



C.T.


Istituto per le attività marine

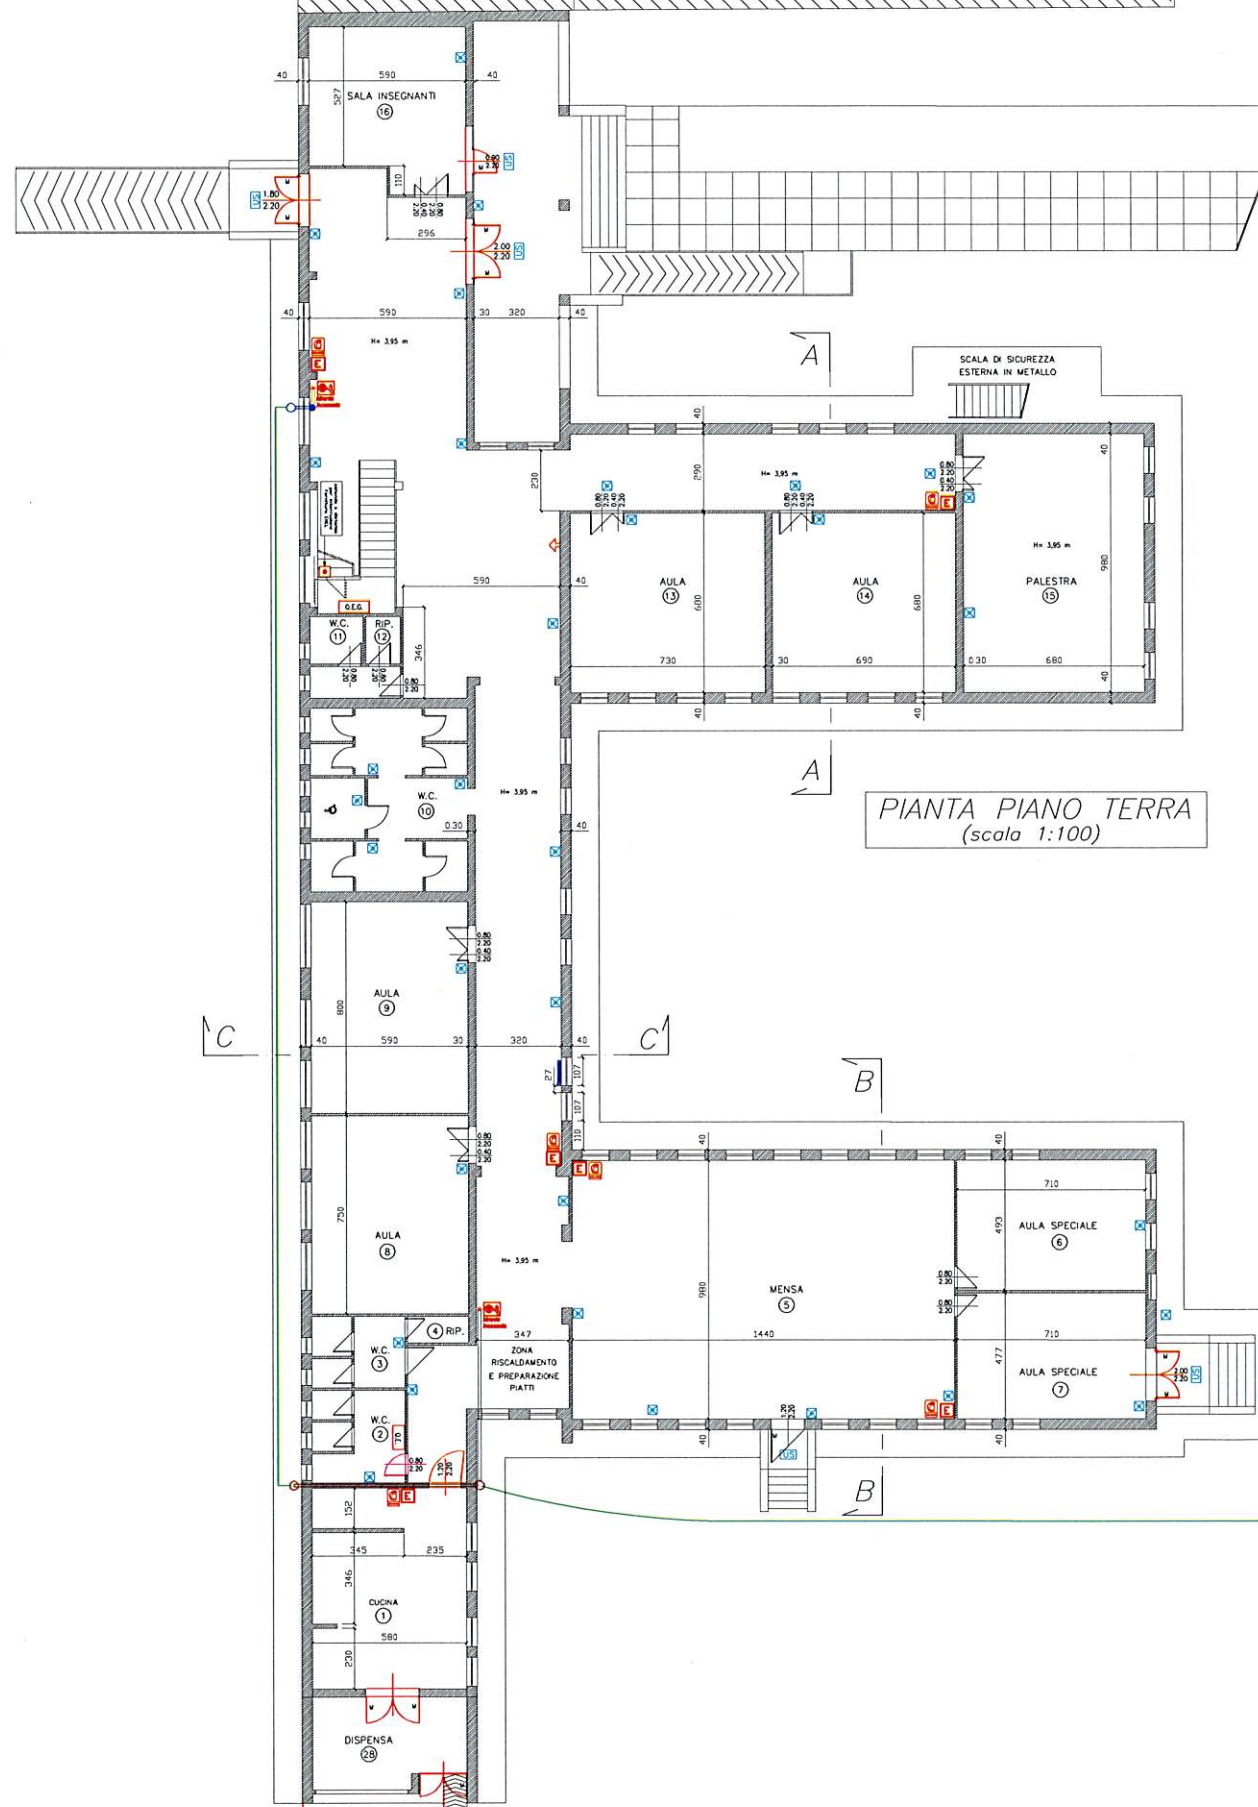


PIANTA PIANO TERRA  
(scala 1:100)

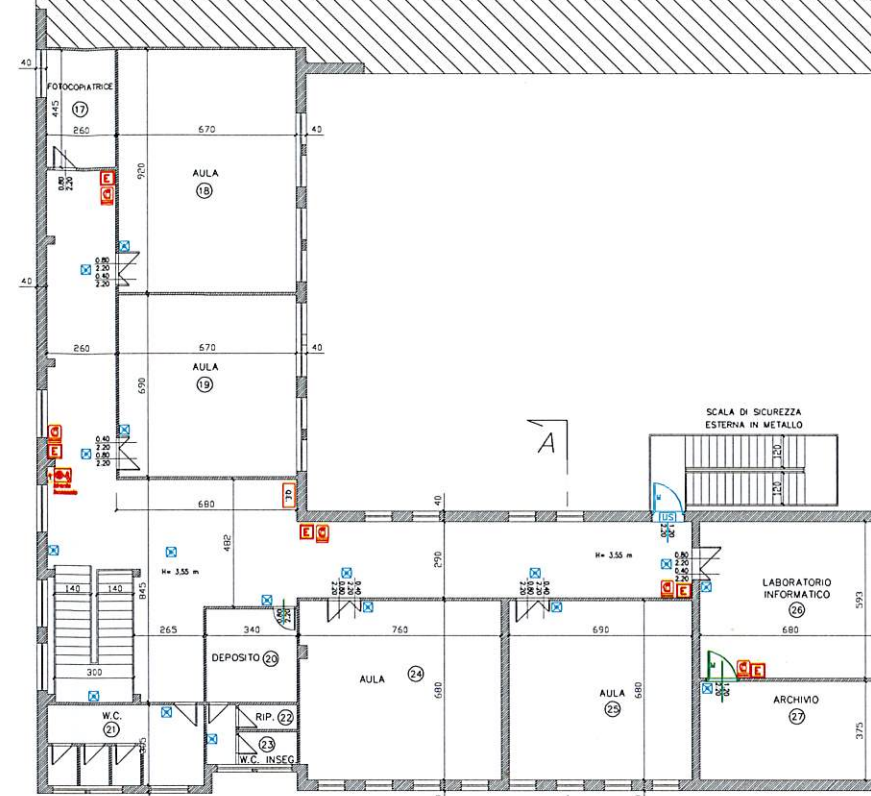


PIANTA PIANO PRIMO  
(scala 1:100)

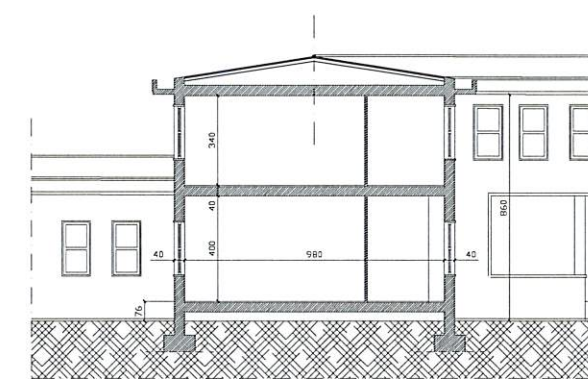


SEZIONE A-A  
(scala 1:100)

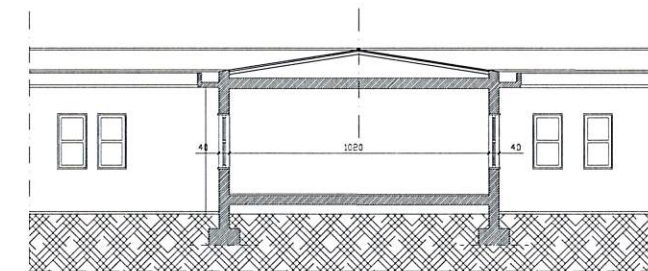

SEZIONE B-B  
(scala 1:100)

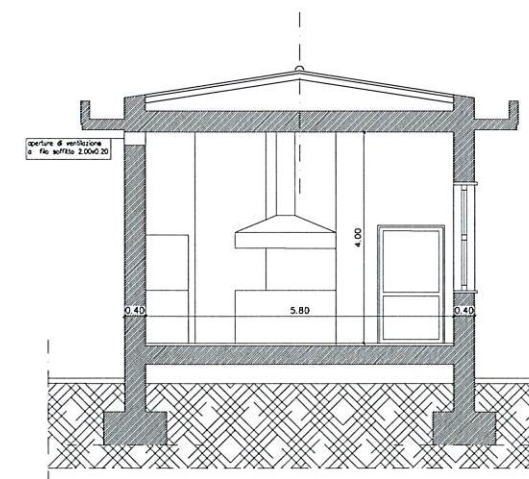

SEZIONE X-X  
(scala 1:50)

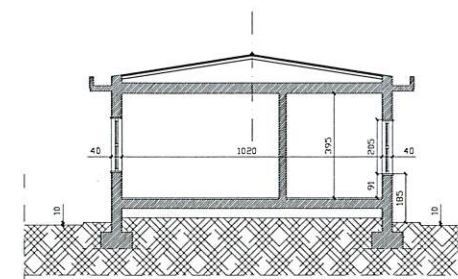

SEZIONE C-C  
(scala 1:100)

Stralcio Aerofotogrammetrico (scala 1:1000)



Contatore gas metano  
con valvola a chiusura rapida

Contatore ENEL con interruttore  
generale di emergenza comandato  
a distanza ed in loco.

<b>COMUNE DI CARRARA</b> U.O. EDILIZIA PUBBLICA	
Committente: <b>COMUNE DI CARRARA</b>	<b>TAV 1</b>
Progetto: <b>LAVORI DI ADEGUAMENTO NORMATIVE ANTINCENDIO          DELLA SCUOLA ELEMENTARE PARADISO B          VIALE GALILEI MARINA DI CARRARA</b>	
Titolo: <b>PIANTE E SEZIONI - STATO ATTUALE</b>	Scala: 1:100 - 1:50 - 1:1000
Disegnato: <b>Cesare Mancinelli</b>	Data: