




locale impianto attacco autopompa VV.F.

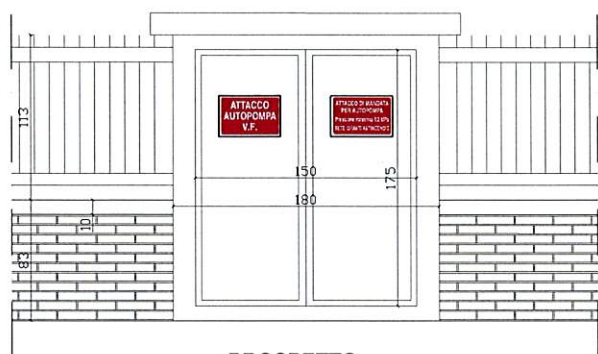


PROSPETTO
SCALA 1:50

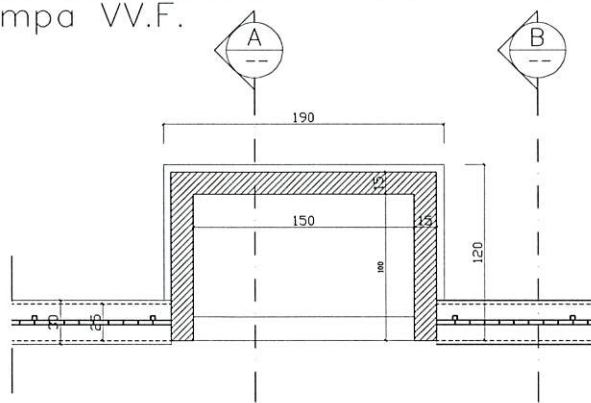

PIANTA
SCALA 1:50

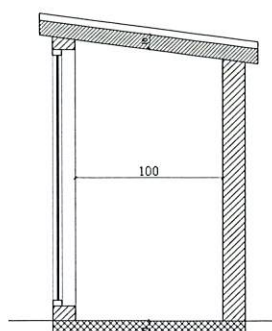

SEZIONE A
SCALA 1:50

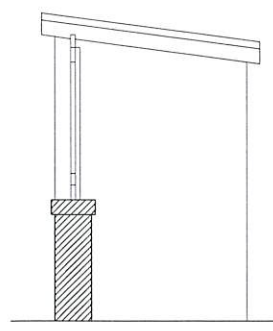

SEZIONE B
SCALA 1:50

COMUNE DI CARRARA
U.O. EDILIZIA PUBBLICA

Committente:
COMUNE DI CARRARA

Progetto:
**LAVORI DI ADEGUAMENTO NORMATIVE
ANTINCENDIO SCUOLA ELEMENATRE PARADISO B
VIALE GALILEI - MARINA DI CARRARA**

TITOLO
**Assonometria rete naspi - Particolare gruppo motopompa -
Particolare locale attacco gruppo motopompa**


AGGIORNAMENTI
Cesare Tracletti

TAV


TAV 3

SCALA

DATA

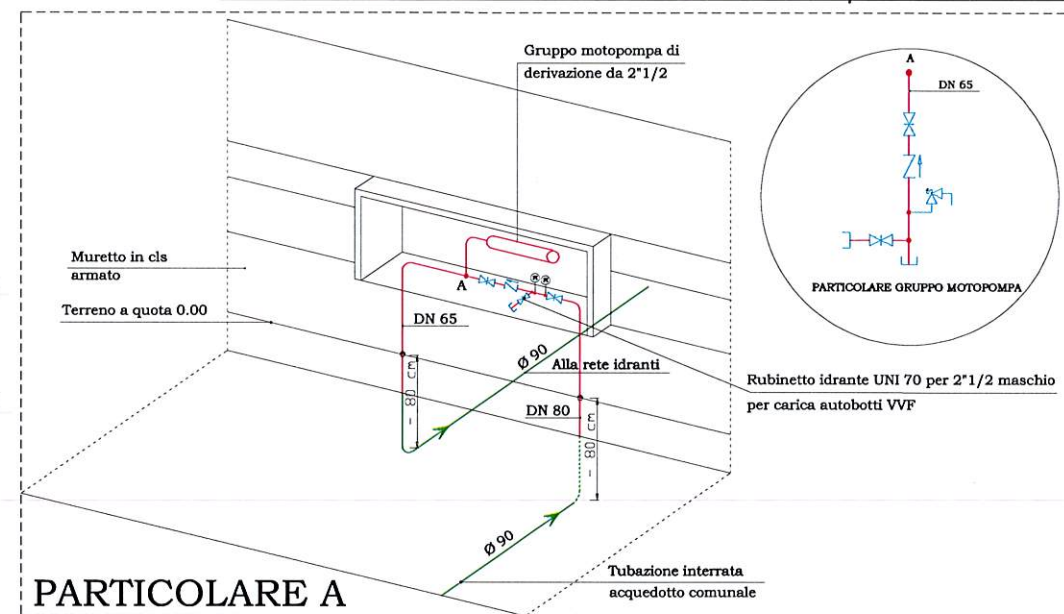


PARTICOLARE A

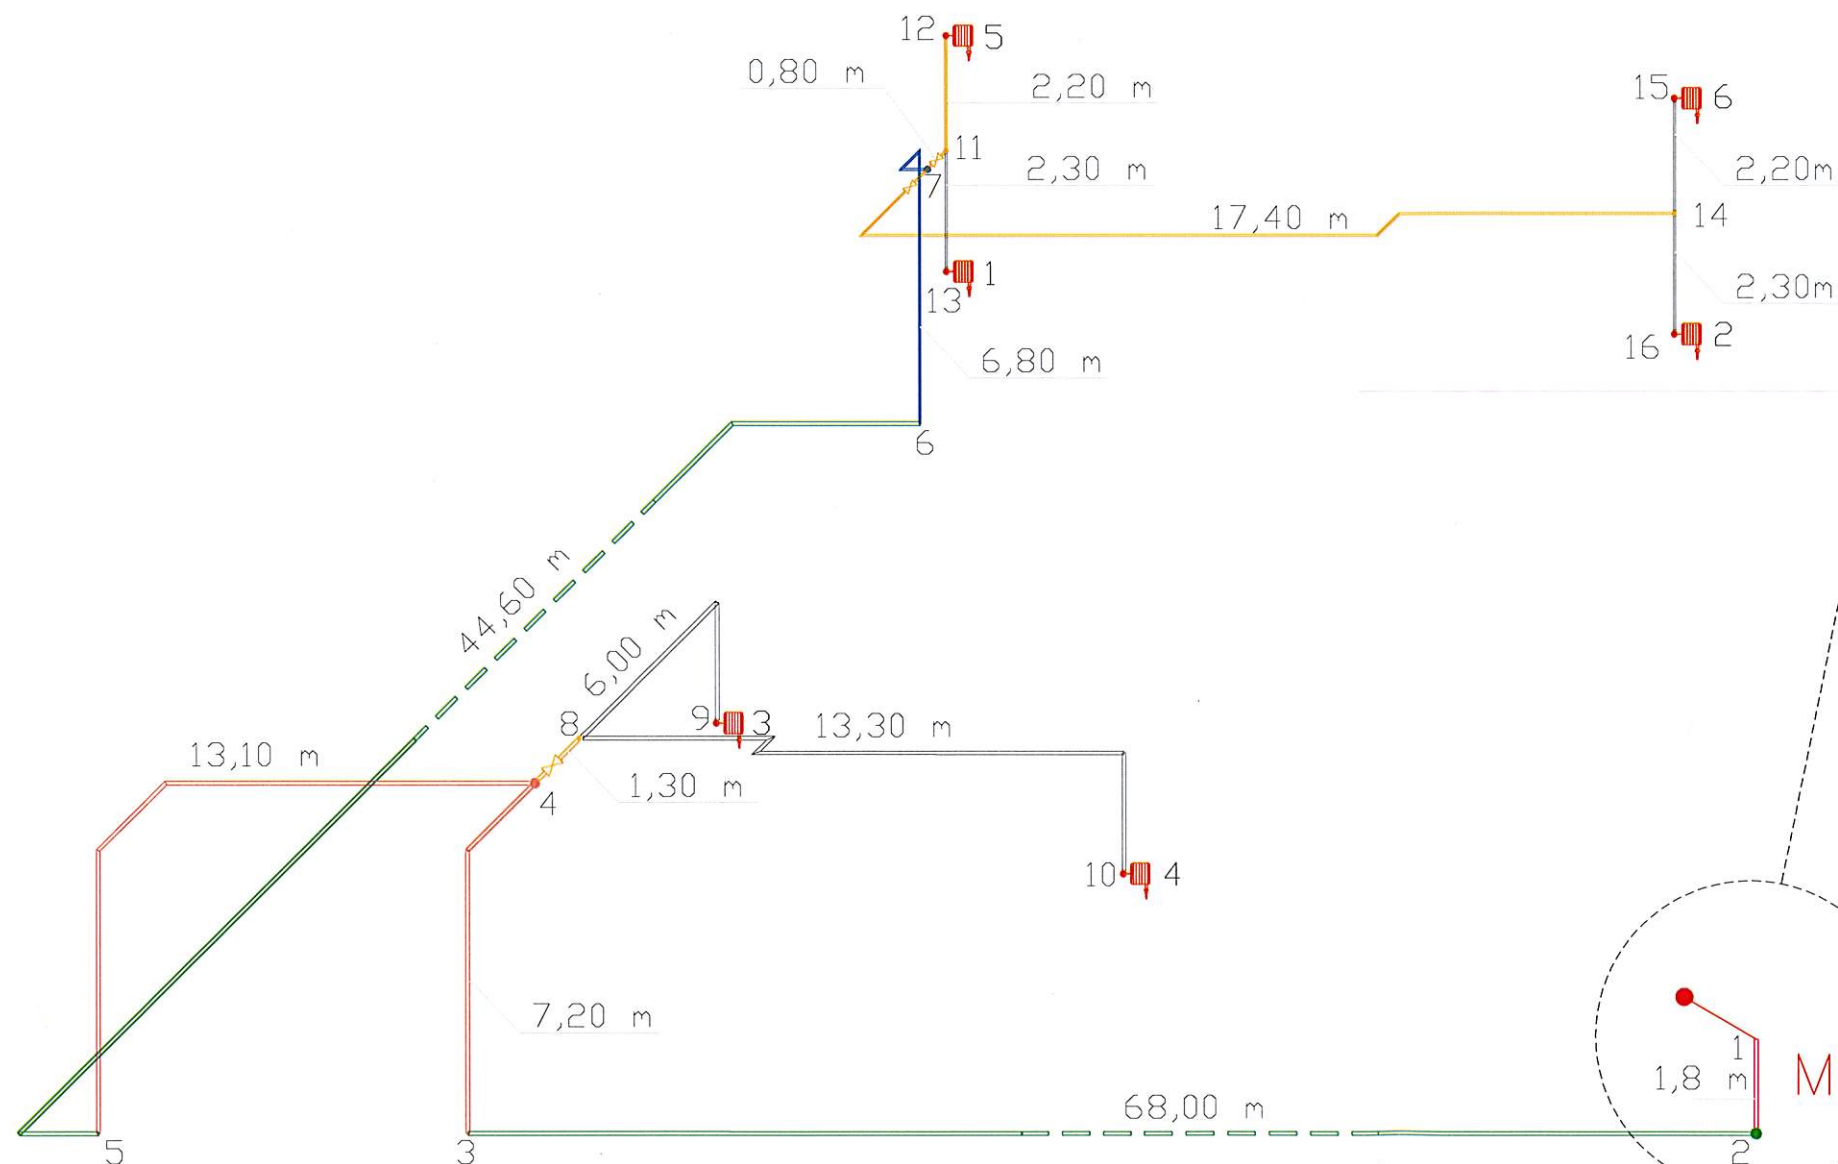

LEGENDA

- | | | | |
|--|---|--|--|
| | Tubo in acciaio zincato DN 65 - posa in vista | | Tubo PE AD Ø 90 PN 16 - posa interrata |
| | Tubo in acciaio zincato DN 50 - posa in vista | | Attacco motopompa |
| | Tubo in acciaio zincato DN 40 - posa in vista | | Naspo UNI 25 |
| | Tubo in acciaio zincato DN 32 - posa in vista | | Cartello naspo |

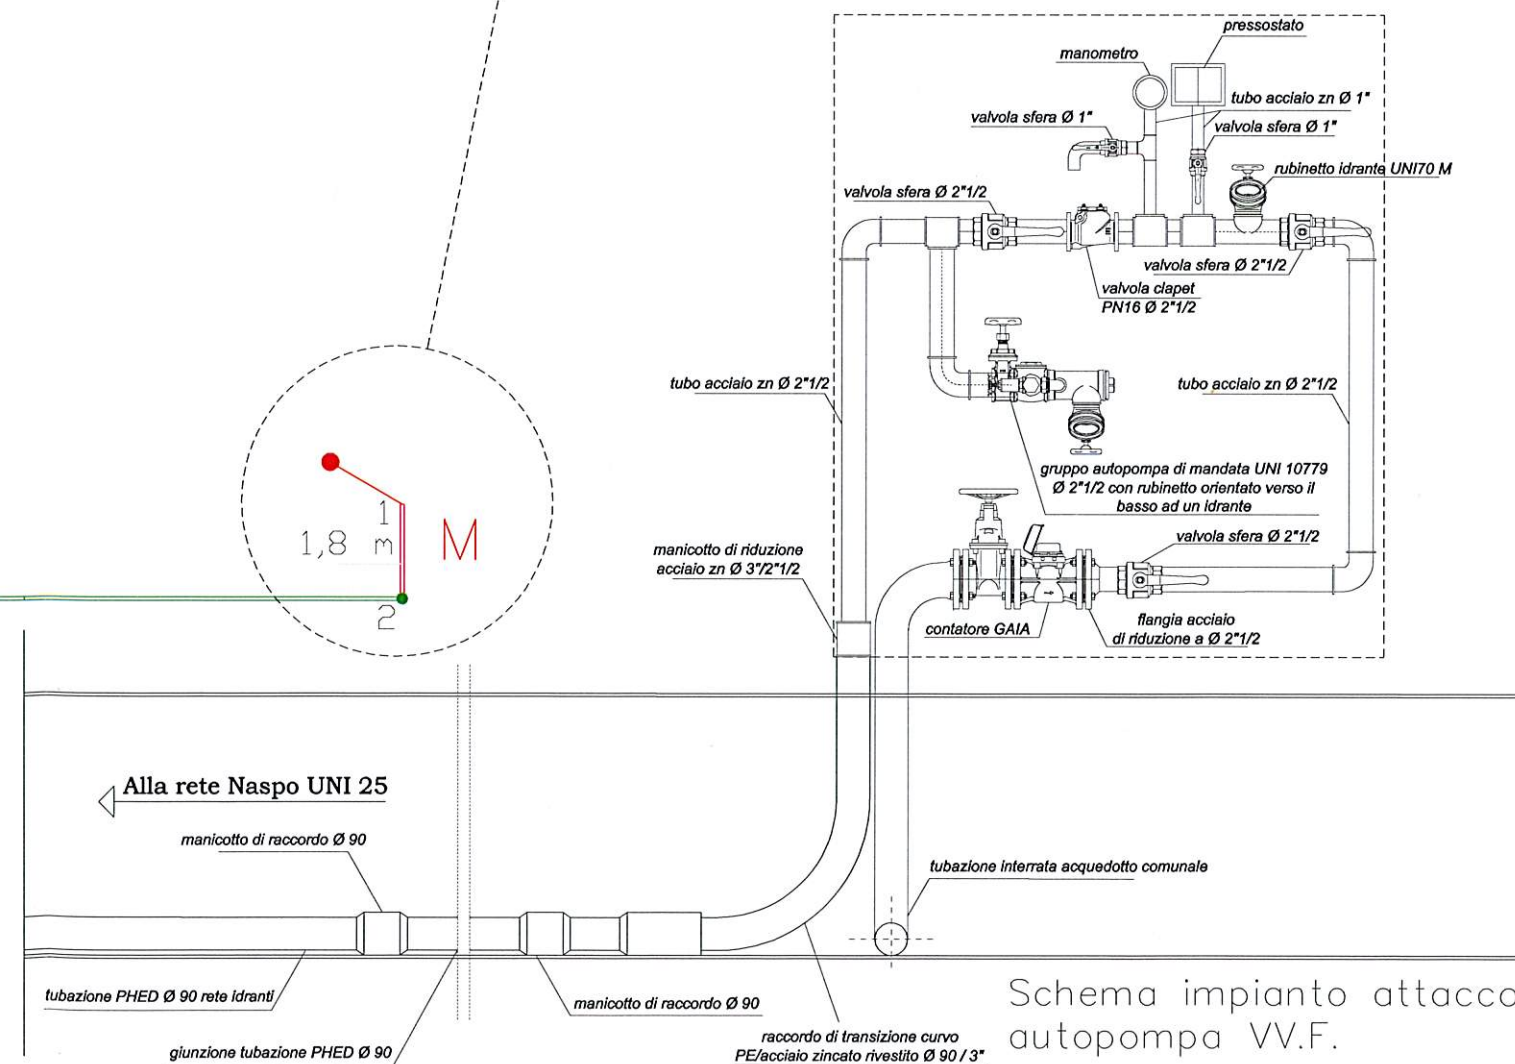

Schema impianto attacco
autopompa VV.F.