






PARTICOLARE PLAFONIERA IP65  
A SOFFITTO A LED

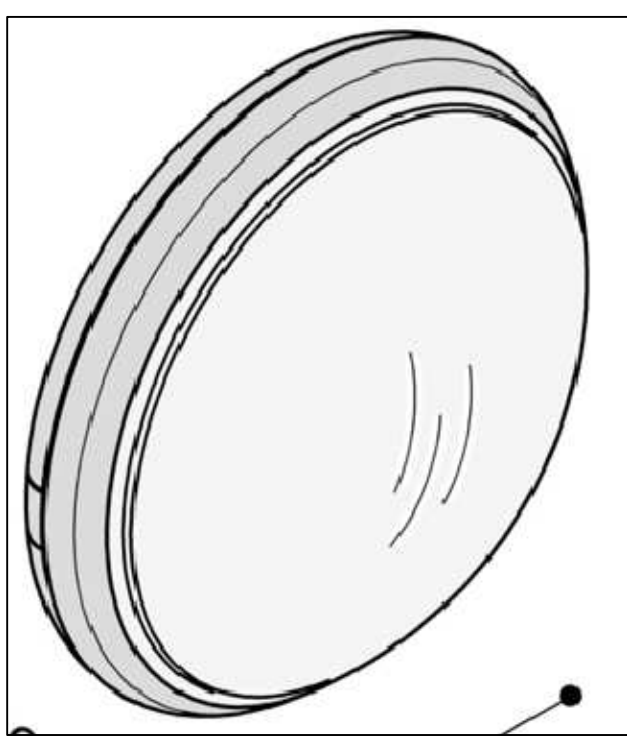

PARTICOLARE PLAFONIERA TONDA  
A PARETE LED

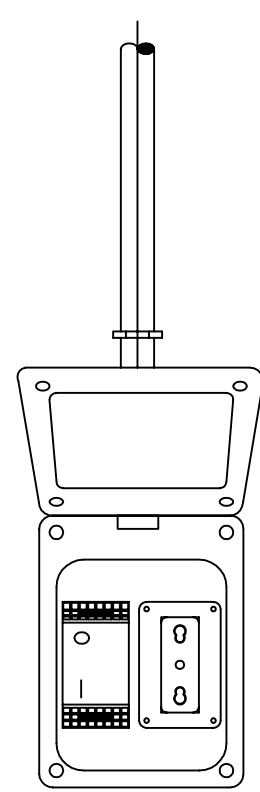


INTERRUTTORI DI COMANDO

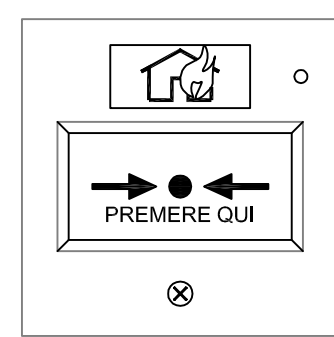


PARTICOLARE PULSANTE DI ALLARME INCENDIO



PARTICOLARE TARGA OTTICO ACUSTICA

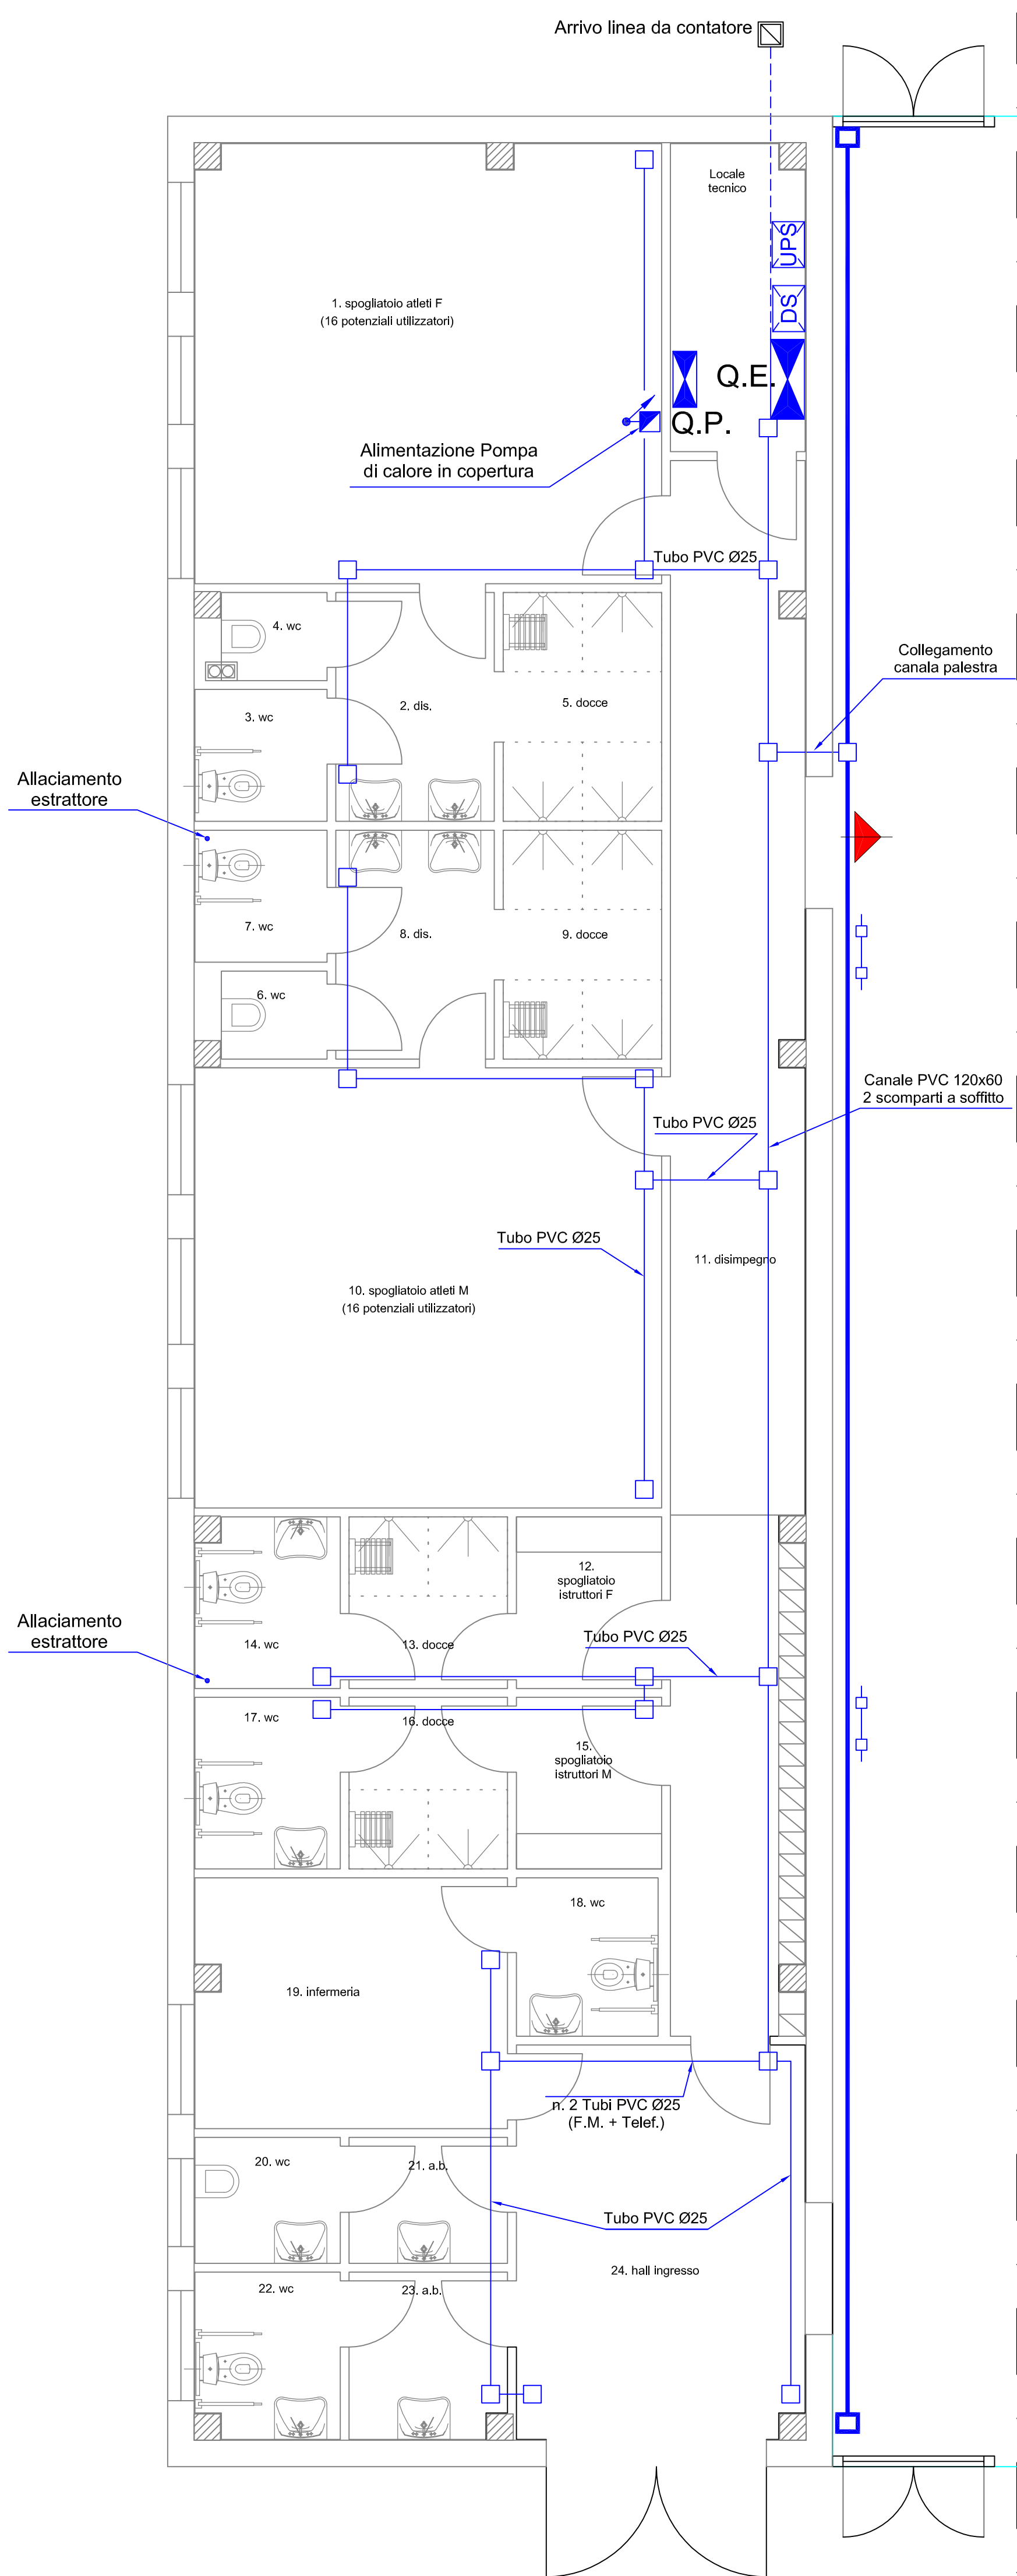

CANALIZZAZIONI PRINCIPALI

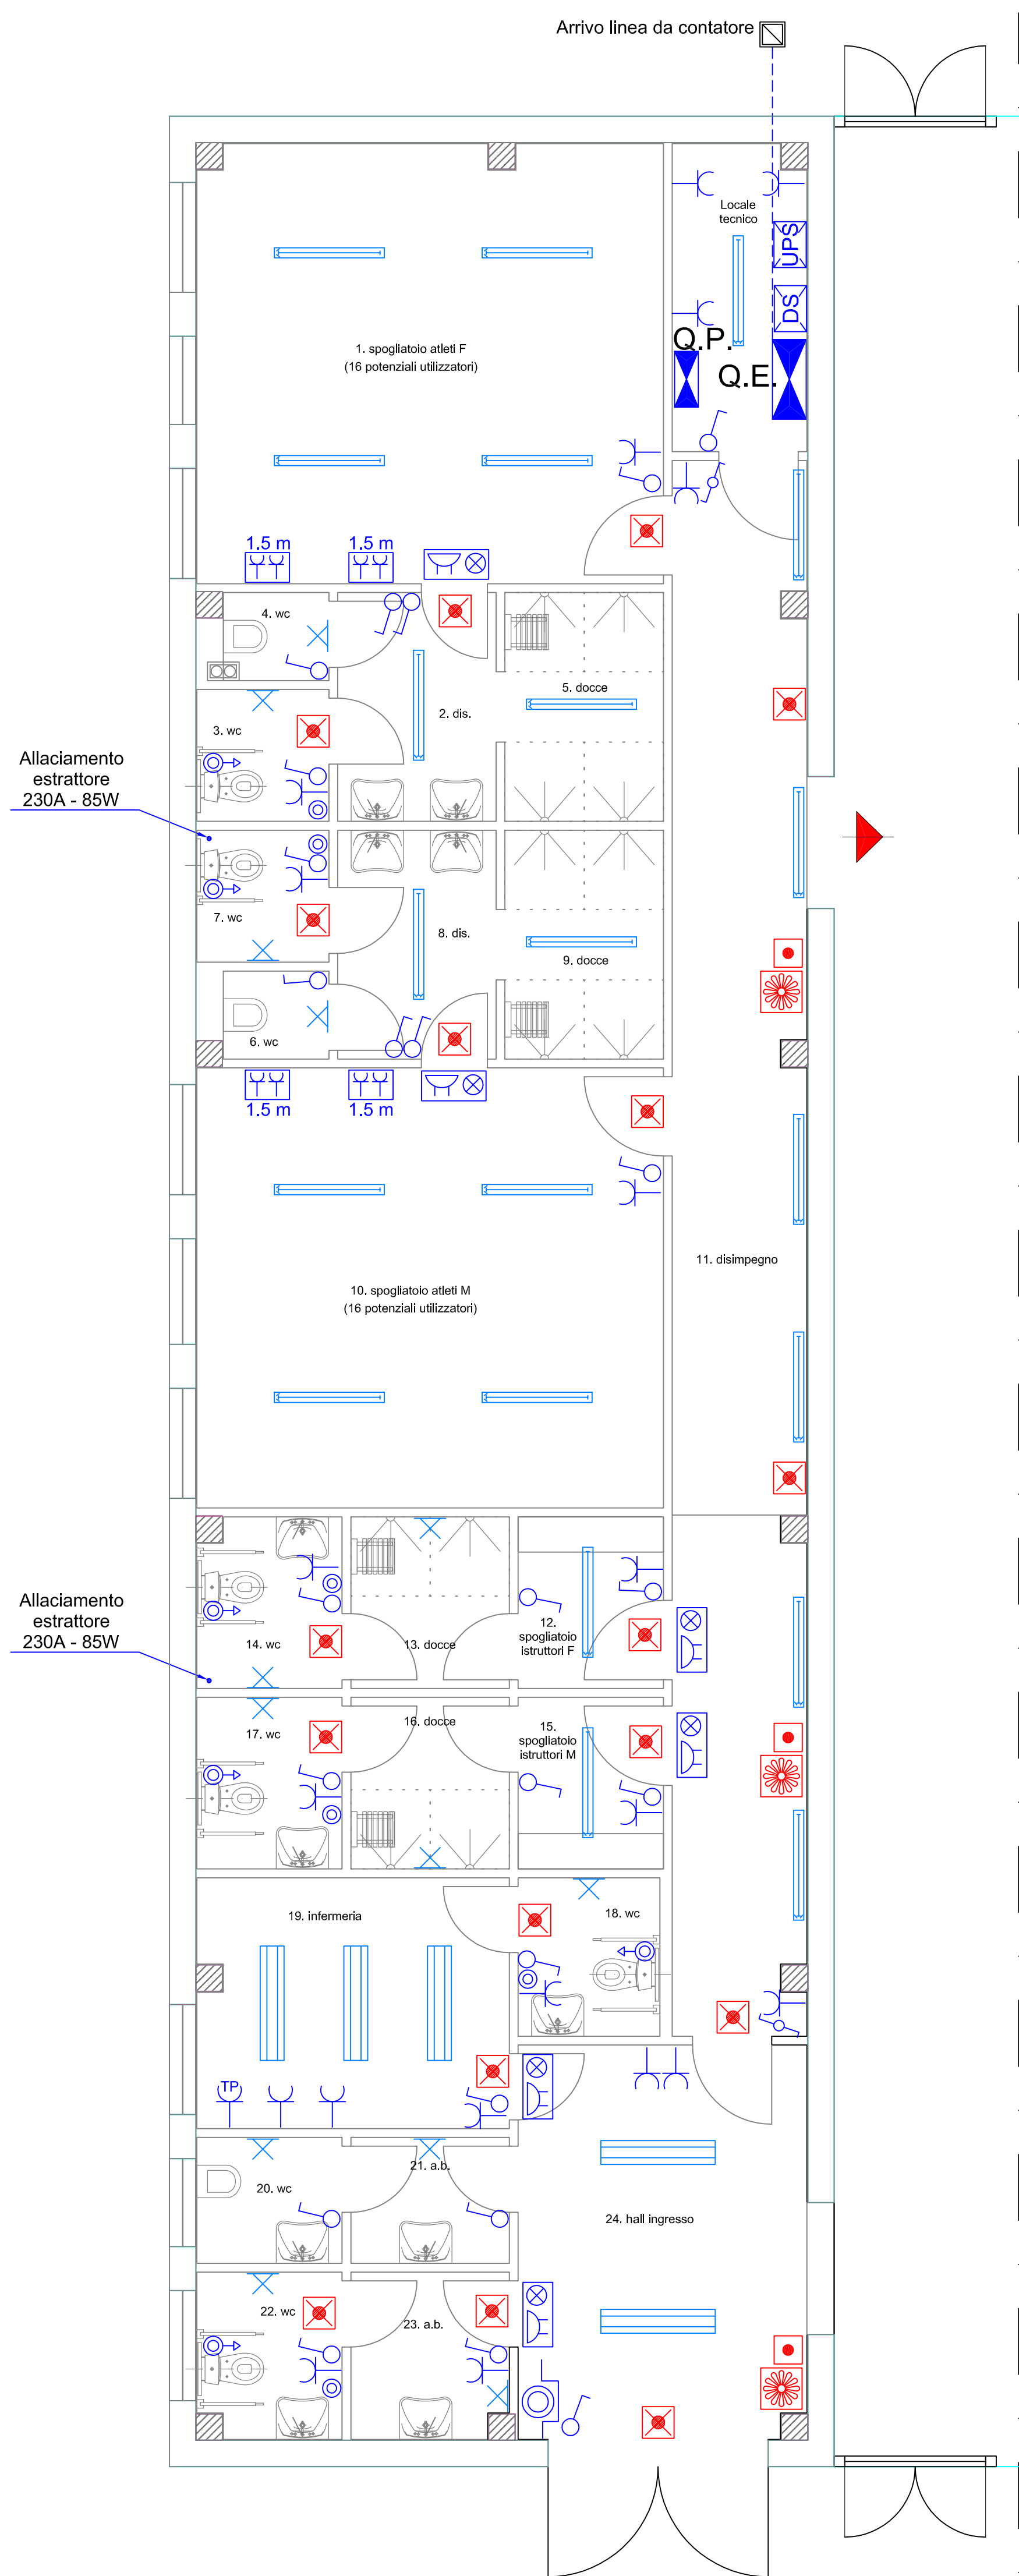

IMPIANTI ELETTRICI

| LEGENDA SIMBOLI |                                 |  |                                    |
|-----------------|---------------------------------|--|------------------------------------|
|                 | QUADRO ELETTRICO                |  | CANALE PVC A 2 SCOMPARTI A PARETE  |
|                 | QUADRO DIFFUSIONE SONORA        |  | CANALIZZAZIONE ESTERNA IN PVC      |
|                 | UPS                             |  | SCATOLA DI DERIVAZIONE             |
|                 | PULSANTE DI SGANCIO EMERGENZA   |  | PLAFONIERA A SOFFITTO A LED 38W    |
|                 | INTERRUTTORE UNIPOLARE          |  | PLAFONIERA A SOFFITTO A LED 20W    |
|                 | DEVIATORE                       |  | LAMPADA TONDA A PARETE A LED       |
|                 | PRESA 230V 10/16A 2P+T          |  | LAMPADA D'EMERGENZA                |
|                 | PRESA TELEFONICA                |  | TARGA OTTICO ACUSTICA              |
|                 | PANNELLO PRESE A 1,5 m          |  | PULSANTE ALLARME ANTINCENDIO       |
|                 | PULSANTE A TIRANTE              |  | MONTANTE DISCENDENTE               |
|                 | PULSANTE TACITAZIONE WCH        |  | POZZETTO E PICCHETTO MESSA A TERRA |
|                 | GRUPPO CHIAMATA D'EMERGENZA WCH |  |                                    |

**COMUNE DI PONSACCO**  
Piazza VIII, 9  
Comune di Ponsacco (PI) - 56038  
tel. 0587-738111  
fax. 0587-733071

REALIZZAZIONE DI  
NUOVO IMPIANTO SPORTIVO COPERTO  
Località I Poggini

PROGETTO ESECUTIVO  
II° STRALCIO

ELABORATI GRAFICI  
IMPIANTI ELETTRICI

PIANTA  
Impianti elettrici spogliatoi

CODICE:  
**EG\_IE\_03**

REV.:  
**a**

SCALA:  
**1:50**

DATA:  
Febbraio 2018  
FILE:  
Cartigli per impianti

PROGETTISTA E DO IMPIANTI ELETTRICI  
Ing. Claudio Stacchini  
Via Venezia 47/25  
Castello Terme (PI) 56035  
Tel. 385 473965  
Email: stacchini.claudio@libero.it

COLLABORATORI TECNICI

RESPONSABILE UNICO  
PROCEDIMENTO  
Arch. Andrea Giannelli

| REV. | DESCRIZIONE     | DATA      | REDATTO           | VERIFICATO        | APPROVATO         |
|------|-----------------|-----------|-------------------|-------------------|-------------------|
| a    | PRIMA EMISSIONE | Feb. 2018 | Ing. C. Stacchini | Ing. C. Stacchini | Ing. C. Stacchini |
| b    |                 |           |                   |                   |                   |
| c    |                 |           |                   |                   |                   |
| d    |                 |           |                   |                   |                   |
| e    |                 |           |                   |                   |                   |

Nome file: Cartigli per impianti