




COMUNE DI PISTOIA

SERVIZIO LAVORI PUBBLICI, PATRIMONIO, VERDE E PROTEZIONE CIVILE
U.O. Edilizia Pubblica e Patrimonio

PROGETTO N. 17029/2018

CIMITERI COMUNALI - COSTRUZIONE OSSARINI
(C.U.P. C55118000230004)

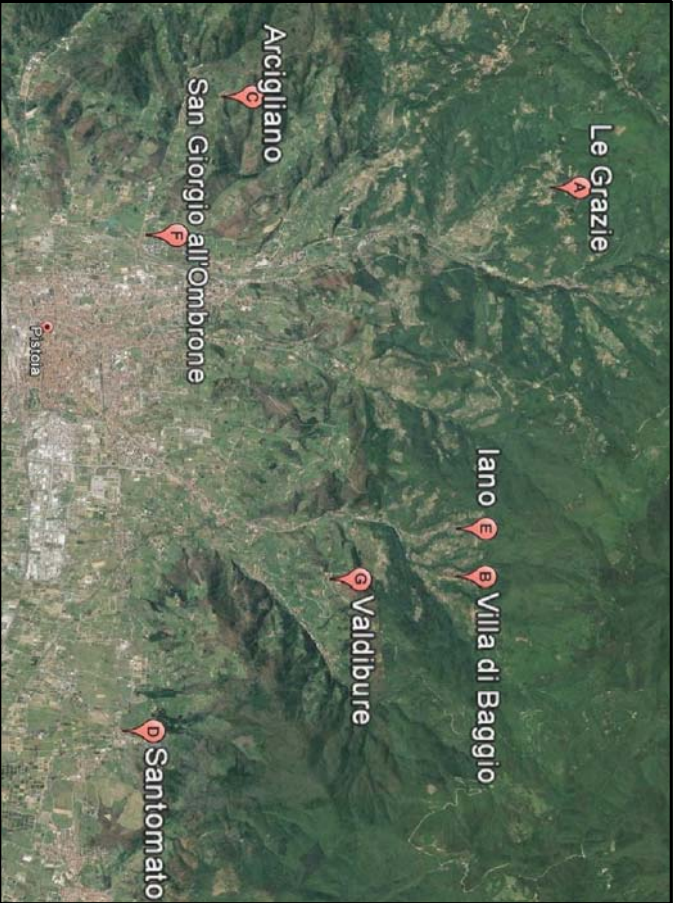

PROGETTO ESECUTIVO

(art.23 comma 8 DLgs.50/2016 e s.m.i.)

Allegato alla Determina Dirigenziale

n° del

Rev. n° del

Rev. n° del


(art.28 D.P.R. 5 ottobre 2010 n.207)

OGGETTO:


**INTERVENTO A
Impianto elettrico nuovi ossari cimitero di Le Grazie**

Comune di Pistoia - Servizio Lavori Pubblici, Patrimonio, Verde e Protezione Civile - Via XXVII Aprile, 17 - 51100 Pistoia Tel.0573/3711 - www.comune.pistoia.it

PIANTA CIMITERO scala 1:200

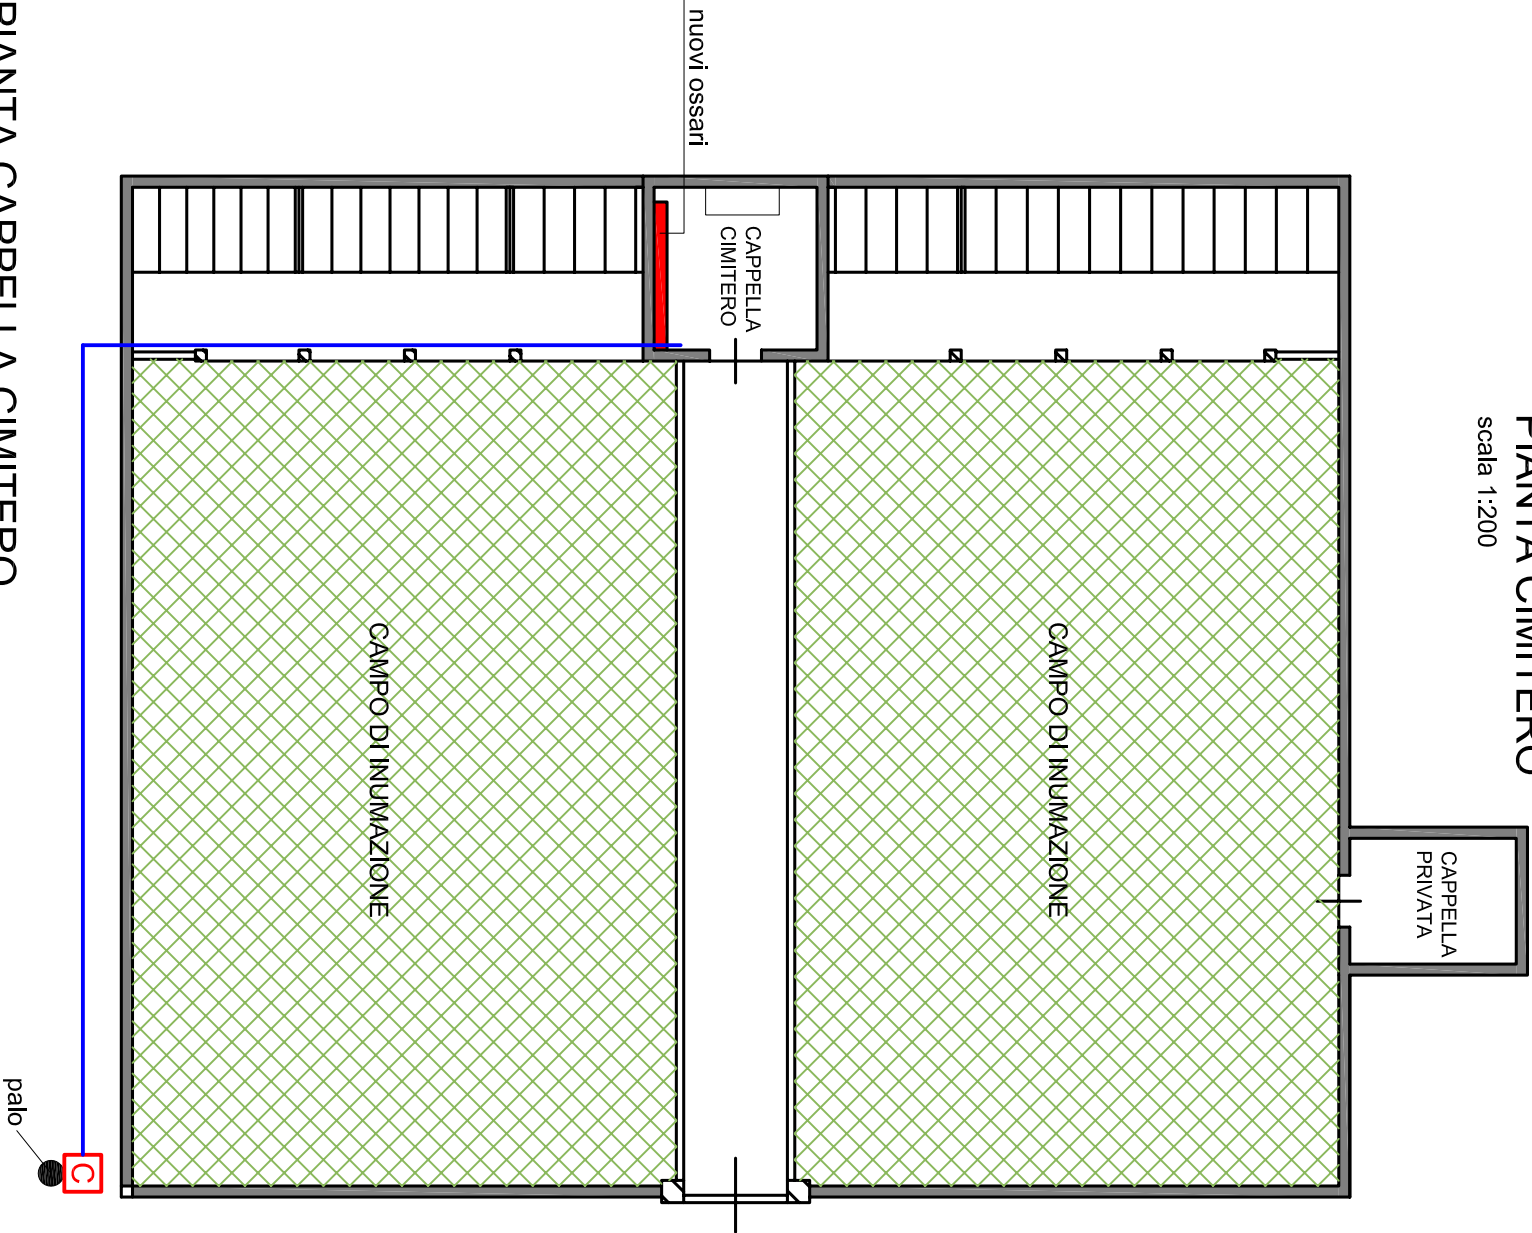

PIANTA CAPPPELLA CIMITERO scala 1:100

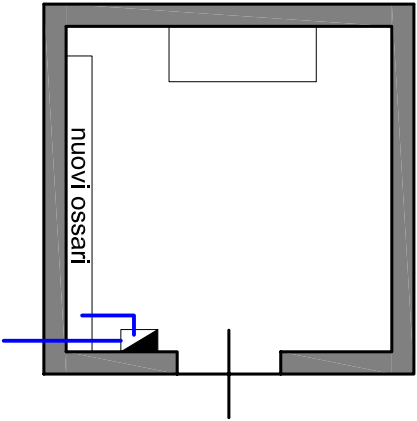

Legenda

Contatore ENEL

Nuovo quadro elettrico linea ossari

Nuova linea di alimentazione in canalina di pvc