




COMUNE DI PISTOIA

SERVIZIO LAVORI PUBBLICI, PATRIMONIO, VERDE E PROTEZIONE CIVILE
U.O. Edilizia Pubblica e Patrimonio

PROGETTO N. 17029/2018

CIMITERI COMUNALI - COSTRUZIONE OSSARINI (C.U.P. C55I18000230004)

Responsabile del Procedimento:
Ing. Giovanna Bianco

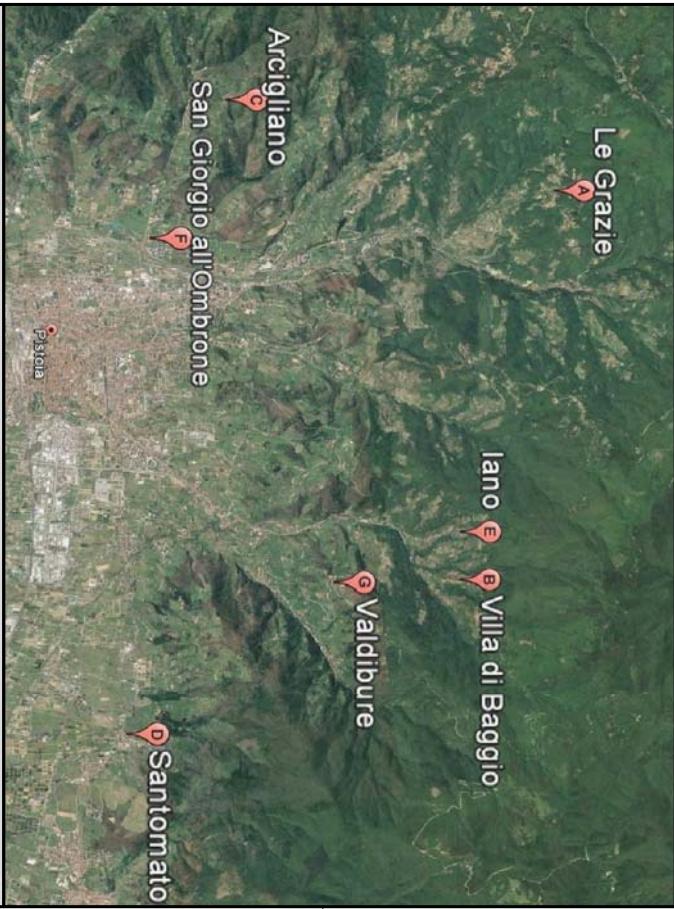

PROGETTO ESECUTIVO

(art.23 comma 8 DLgs.50/2016 e s.m.i.)

Allegato alla Determina Dirigenziale

Collaboratori in fase di Progettazione:
Geom. Francesco Mugnaioni

PIANTA CAPPELLA CIMITERO
scala 1:100

Geom. Sandra Orlandini

P.I. Claudio Biagioni

TAV.
N.2/E



(art.28 D.P.R. 5 ottobre 2010 n.207)

OGGETTO:

INTERVENTO B
Impianto elettrico nuovi ossari cimitero di Villa di Baggio

PIANTA CIMITERO
scala 1:200

CAPPELLA
CIMITERO

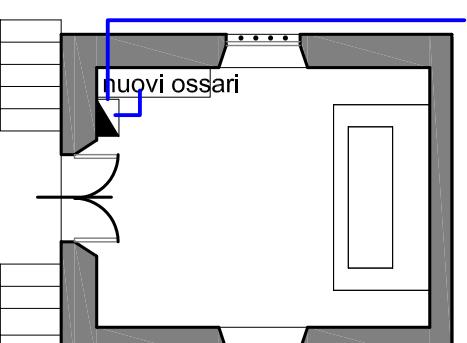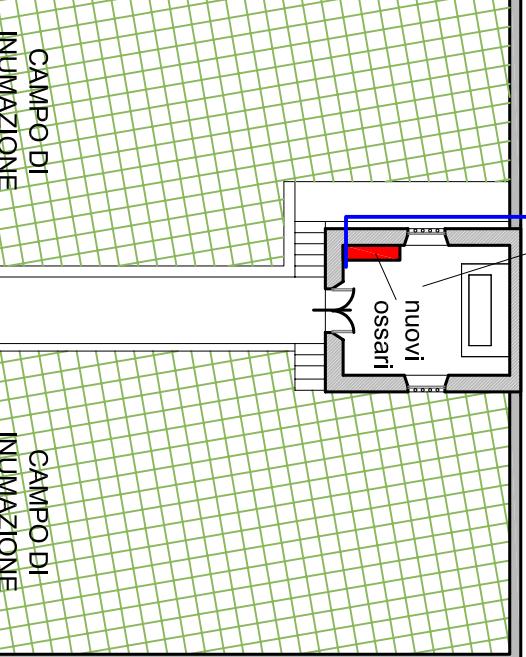

Legenda

■ Contatore ENEL

■ Nuovo quadro elettrico linea ossari

— Nuova linea di alimentazione in
canalina di pvc