




# COMUNE DI PISTOIA

SERVIZIO LAVORI PUBBLICI, PATRIMONIO, VERDE E PROTEZIONE CIVILE  
U.O. Edilizia Pubblica e Patrimonio


## PROGETTO N. 17029/2018

### CIMITERI COMUNALI - COSTRUZIONE OSSARINI (C.U.P. C55I18000230004)

Responsabile del Procedimento:  
Ing. Giovanna Bianco

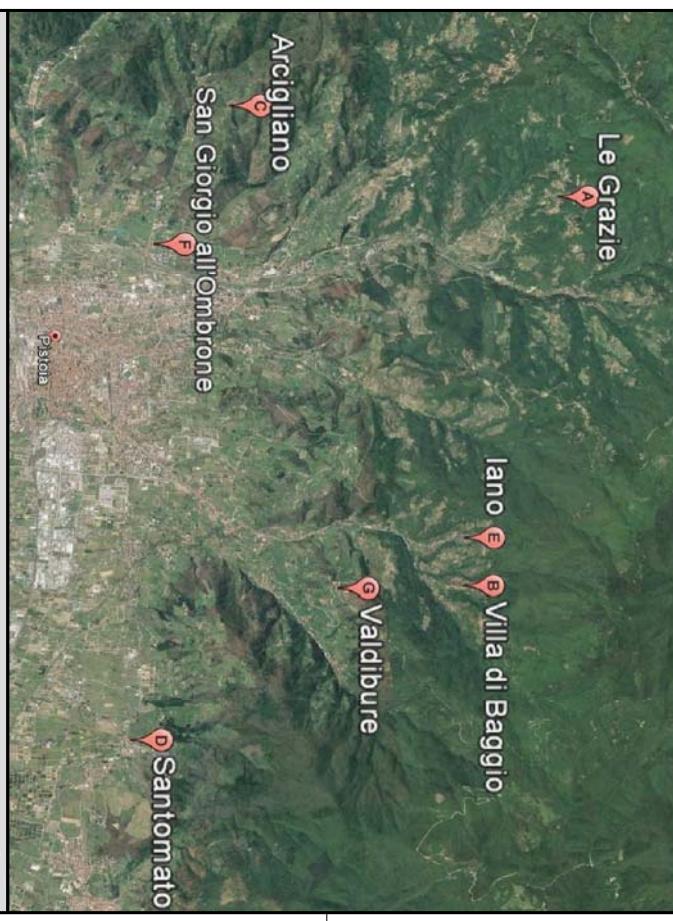

PIANTA CIMITERO  
scala 1:100

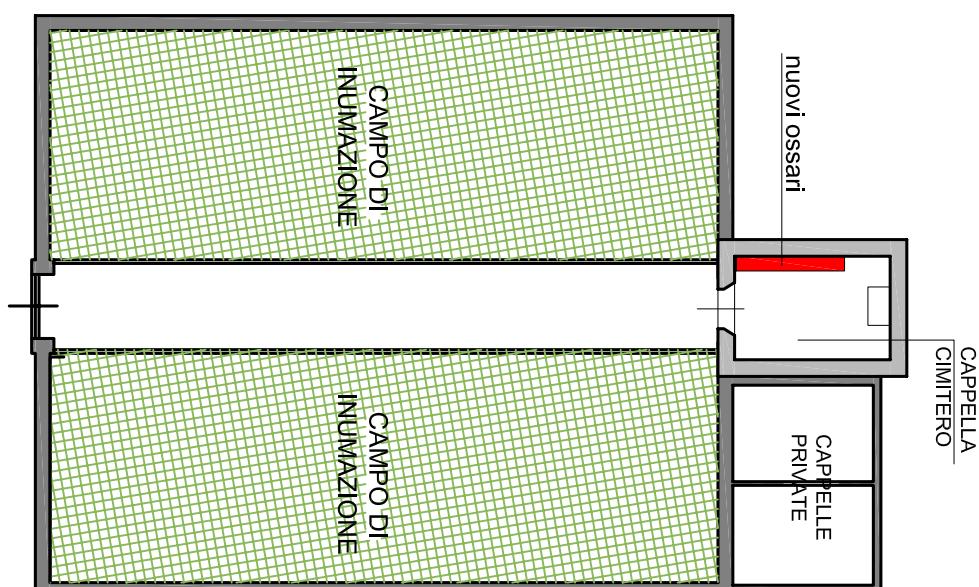

(art.23 comma 8 DLgs.50/2016 e s.m.i.)

Allegato alla Determina Dirigenziale

n° ..... del .....

Collaboratori in fase di Progettazione:  
Geom. Sandra Orlandini  
Geom. Francesco Mugnaioni

TAV.  
N.3/E

P.I. Claudio Biagioni

Rev. n° ..... del .....

Rev. n° ..... del .....

Rev. n° ..... del .....

Legenda



Contatore ENEL



Nuovo quadro elettrico linea ossari

Nuova linea di alimentazione in  
canalina di pvc

OGGETTO:

INTERVENTO C  
Impianto elettrico nuovi ossari cimitero di Arcigliano