




COMUNE DI PISTOIA

SERVIZIO LAVORI PUBBLICI, PATRIMONIO, VERDE E PROTEZIONE CIVILE
U.O. Edilizia Pubblica e Patrimonio

PROGETTO N. 17029/2018

CIMITERI COMUNALI - COSTRUZIONE OSSARINI (C.U.P. C55I18000230004)

Responsabile del Procedimento:
Ing. Giovanna Bianco

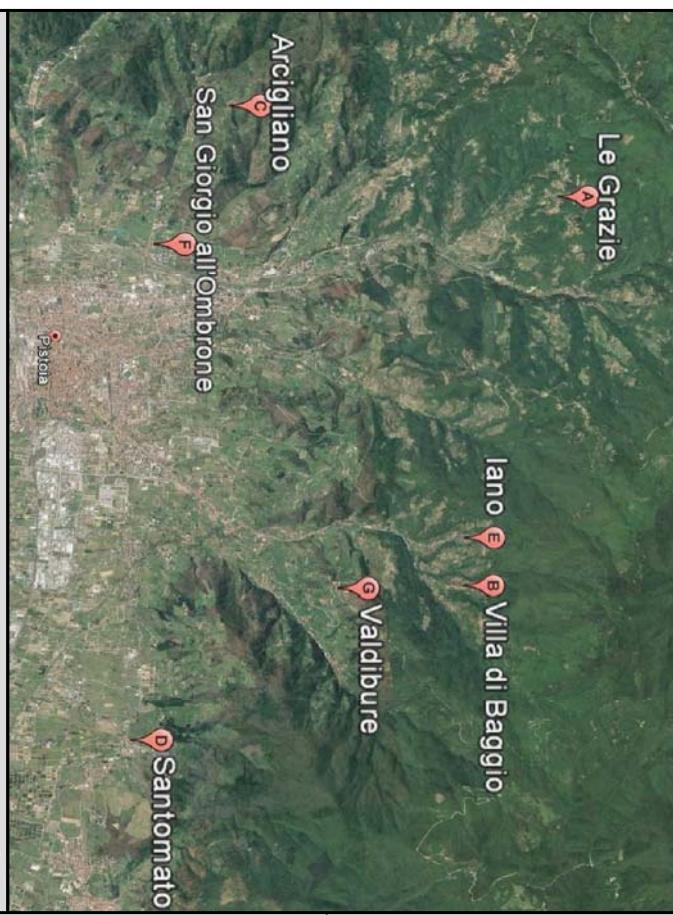

PIANTA CIMITERO
scala 1:100

(art.23 comma 8 DLgs.50/2016 e s.m.i.)

Allegato alla Determina Dirigenziale

n° del

Rev. n° del

Rev. n° del

TAV.
N.5/E

Collaboratori in fase di Progettazione:
Geom. Sandra Orlandini
Geom. Francesco Mugnaioni

(art.28 D.P.R. 5 ottobre 2010 n.207)

Legenda

C Contatore ENEL

■ Nuovo quadro elettrico linea ossari


— Nuova linea di alimentazione in
canalina di pvc

nuovi ossari

CAPPELLA
CIMITERO

palo

PIANTA CIMITERO
scala 1:200

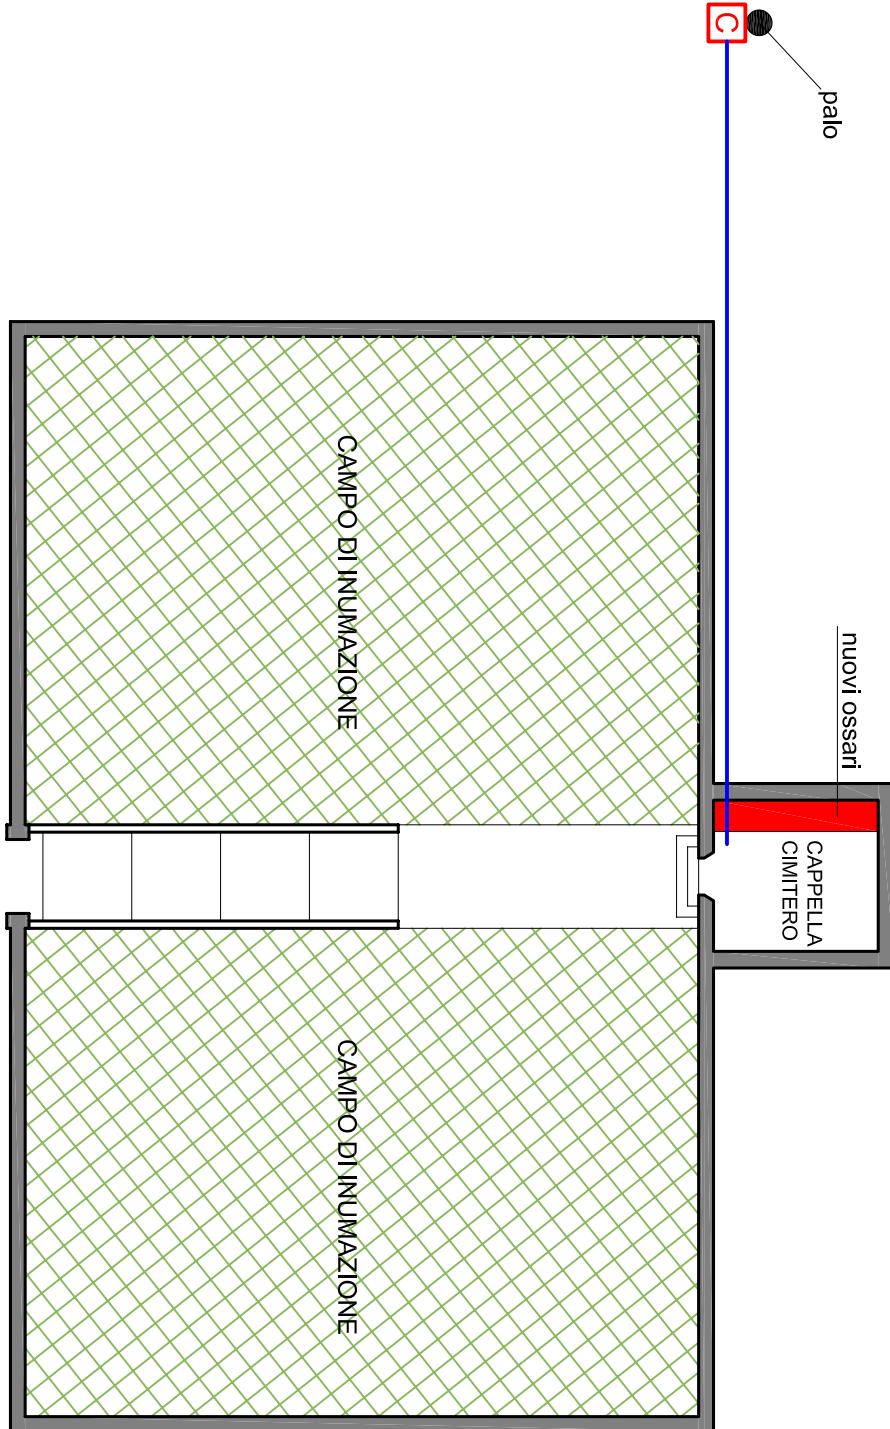

OGGETTO:

INTERVENTO E
Impianto elettrico nuovi ossari cimitero di Iano