

Responsabile del Procedimento

Ing. Luca Moriconi

I Progettisti

Ing. Luca Moriconi

Ing. Francesca Mannucci

ASSISTENTI

assistente tecnico


Geom. Ausilio Cappelli

assistente amministrativo

Agr. Andrea Zanchi

Oggetto: Prog.18023/2018 Interventi di manutenzione su segnaletica stradale
- segnaletica luminosa_CUP C51B18000060004 CIG 7712324B17

VIA MARINI - ATTRAVERSAMENTO CICLOPEDONALE

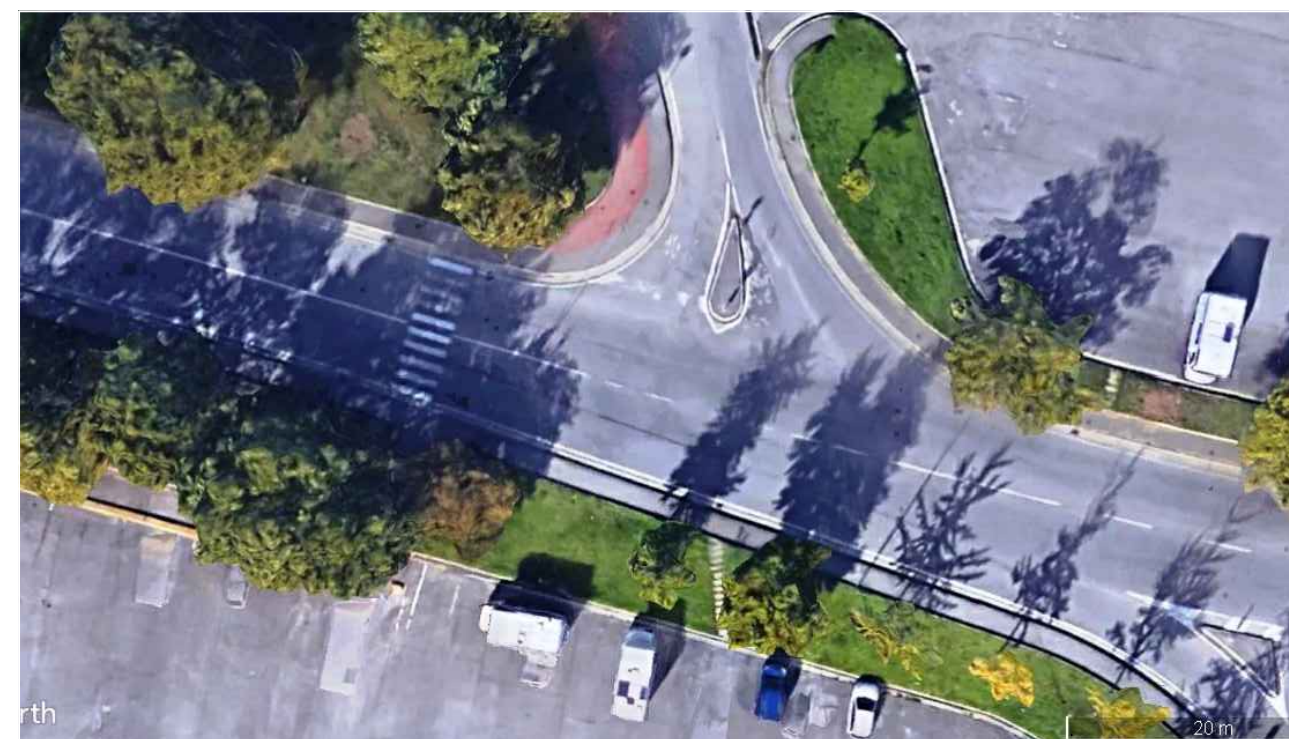


PROGETTO ESECUTIVO

CARTOGRAFIA
PIANTA
RENDERING ATTRAVERSAMENTO
SEZIONE TIPO
PARTICOLARI COSTRUTTIVI


ELABORATO GRAFICO

4



COMUNE DI PISTOIA
Palazzo Comunale - Piazza Duomo, 1 PISTOIA
SERVIZIO INFRASTRUTTURE, PROGETTI SPECIALI e MOBILITA'
U.O. MOBILITA' TRAFFICO e SEGNALETICA
Via Macelli, 11/C - 51100 PISTOIA
tel. 05733711 - www.comune.pistoia.it

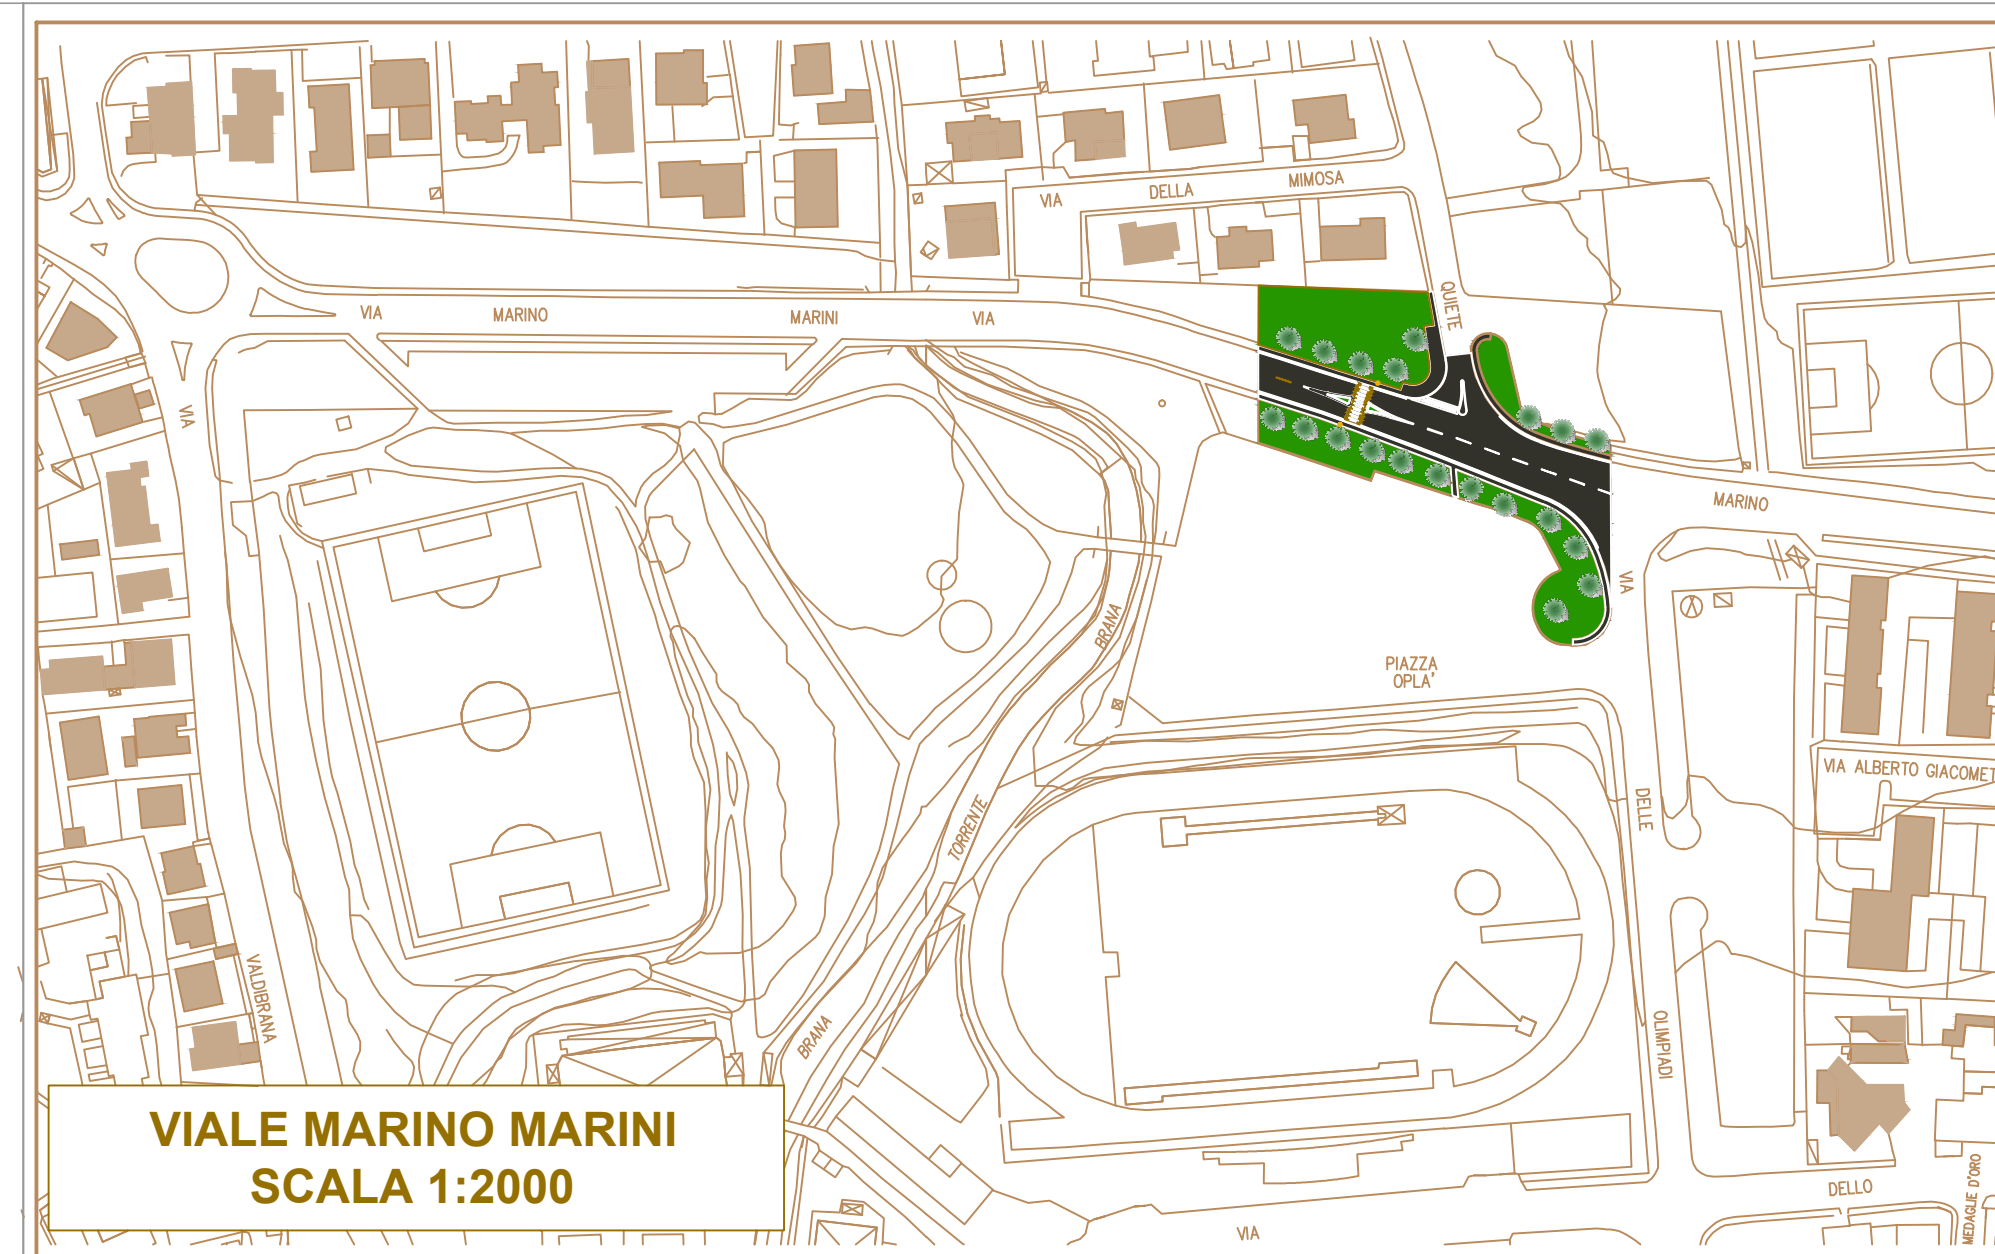

VIALE MARINO MARINI
SCALA 1:2000

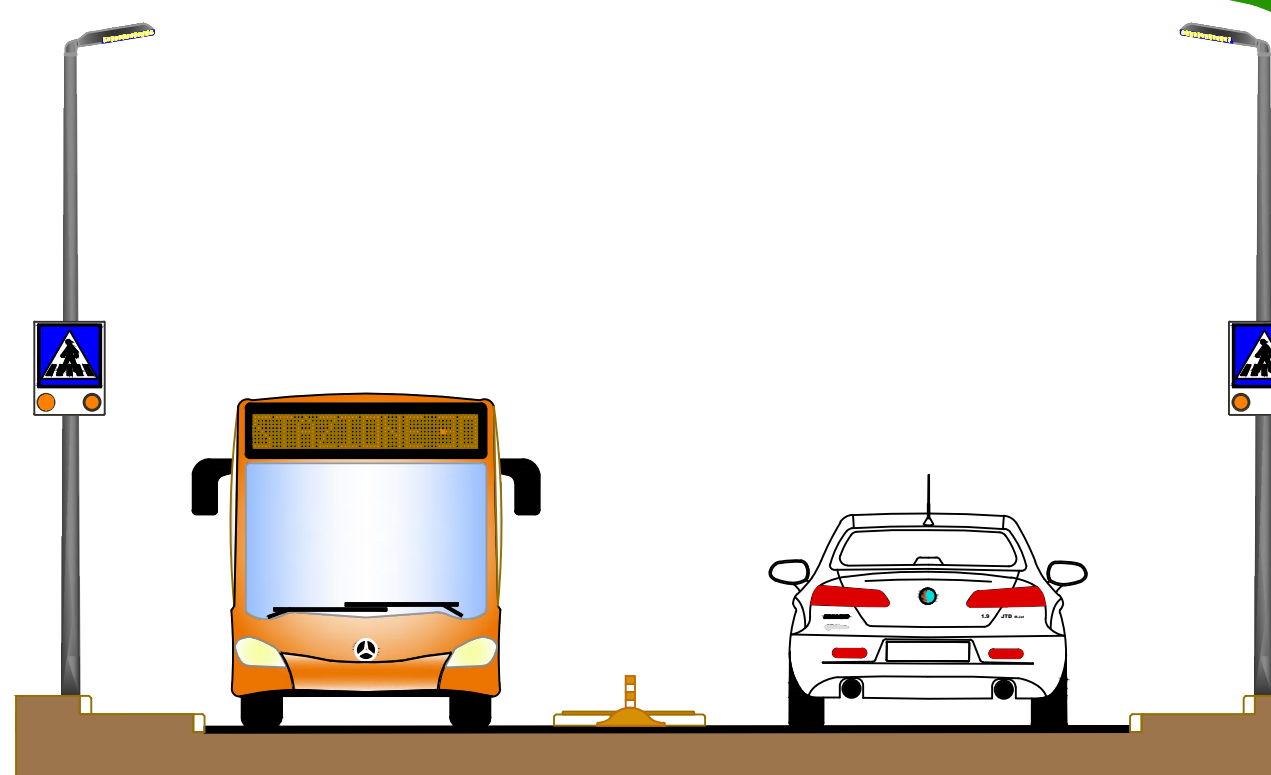


scavo cavidotto impianto elettrico

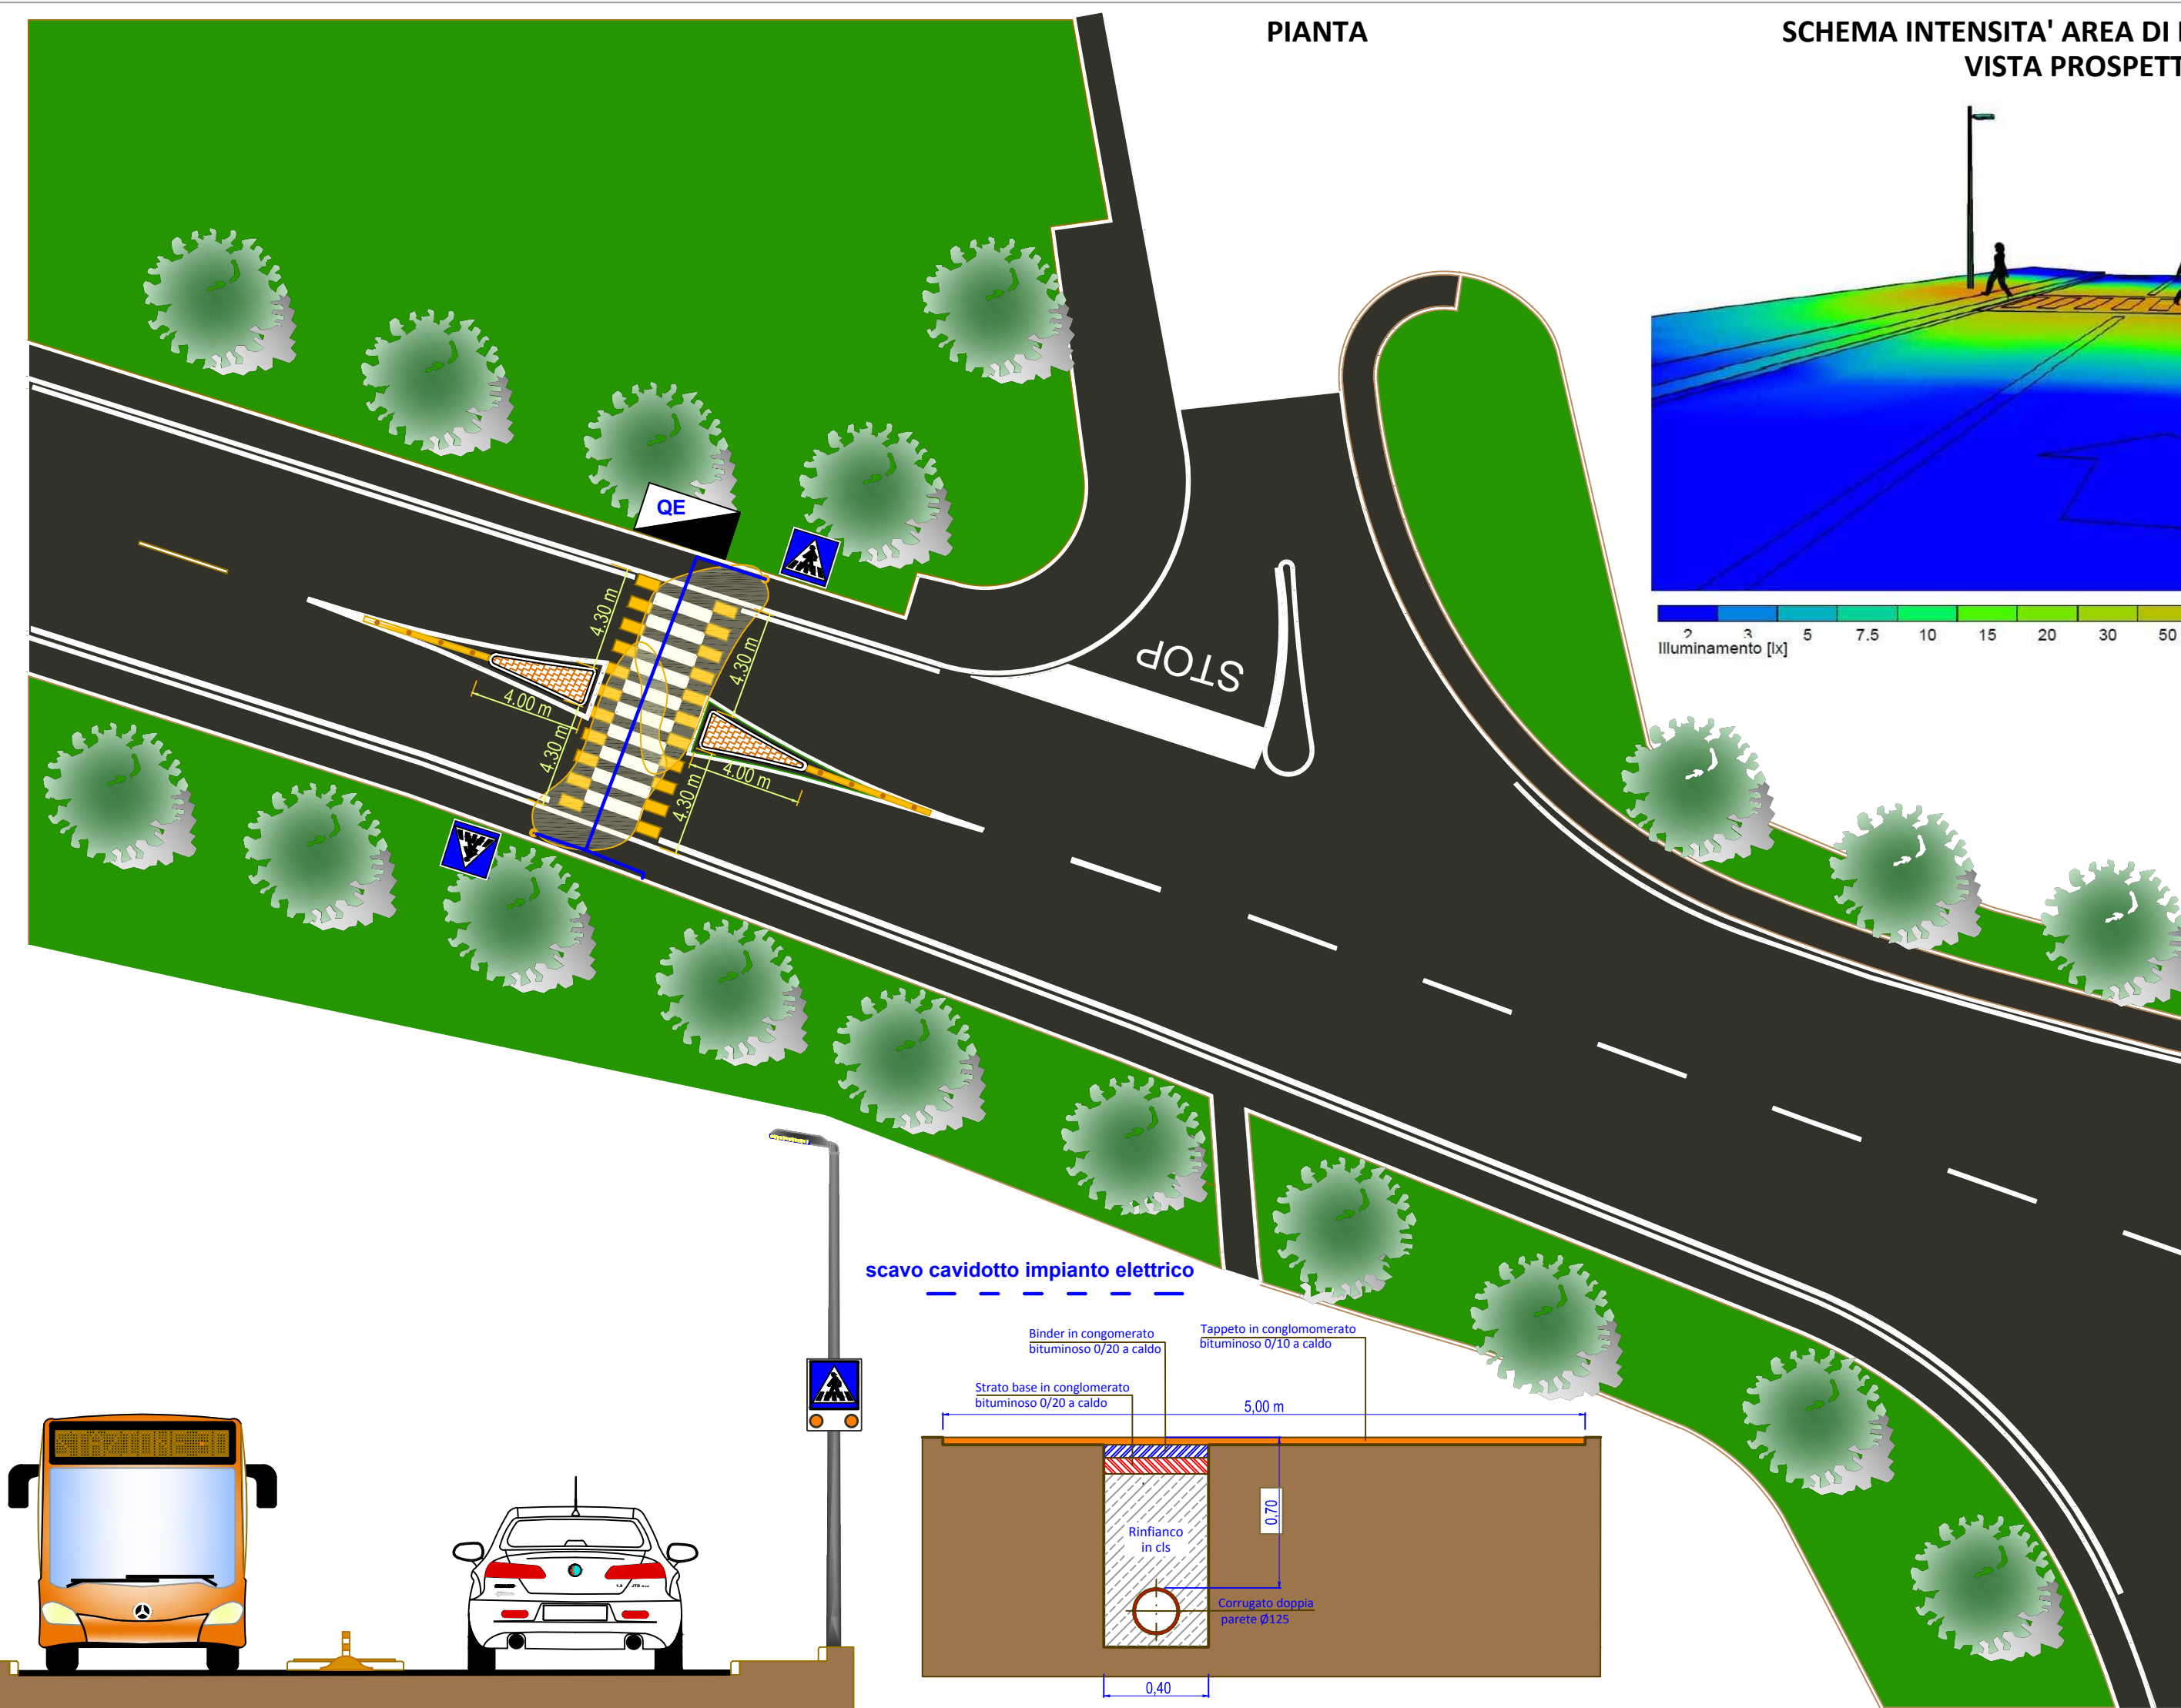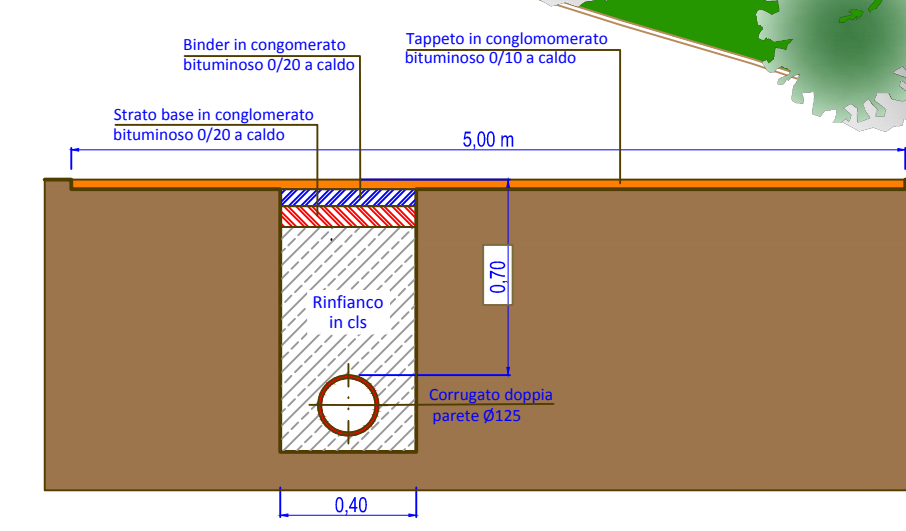


PIANTA

SCHEMA INTENSITA' AREA DI ILLUMINAMENTO
VISTA PROSPETTICA

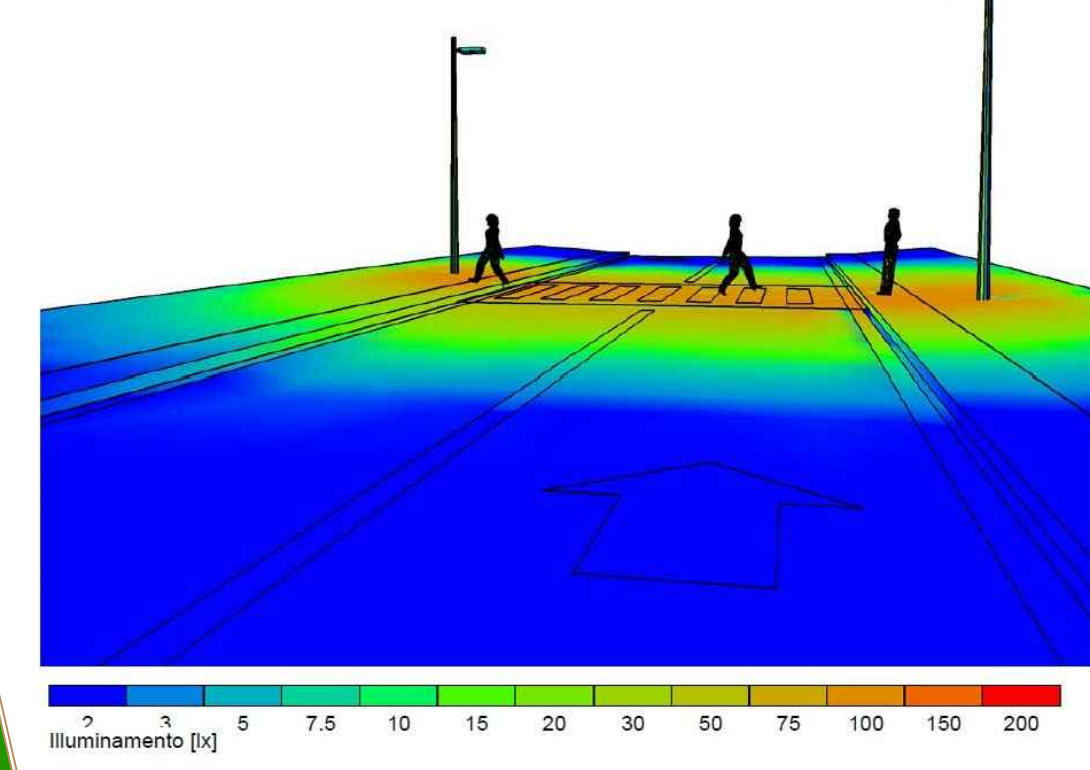


illuminamento [lx]

SCHEMA INTENSITA' AREA DI ILLUMINAMENTO
VISTA IN PIANTA

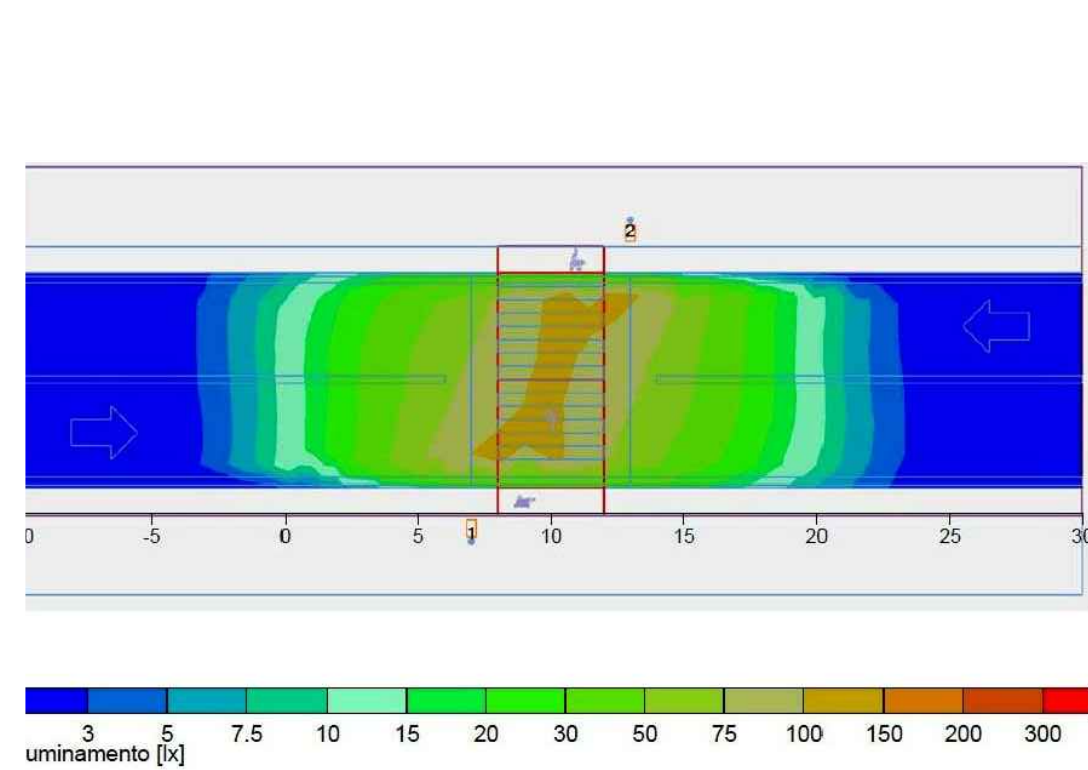

illuminamento [lx]

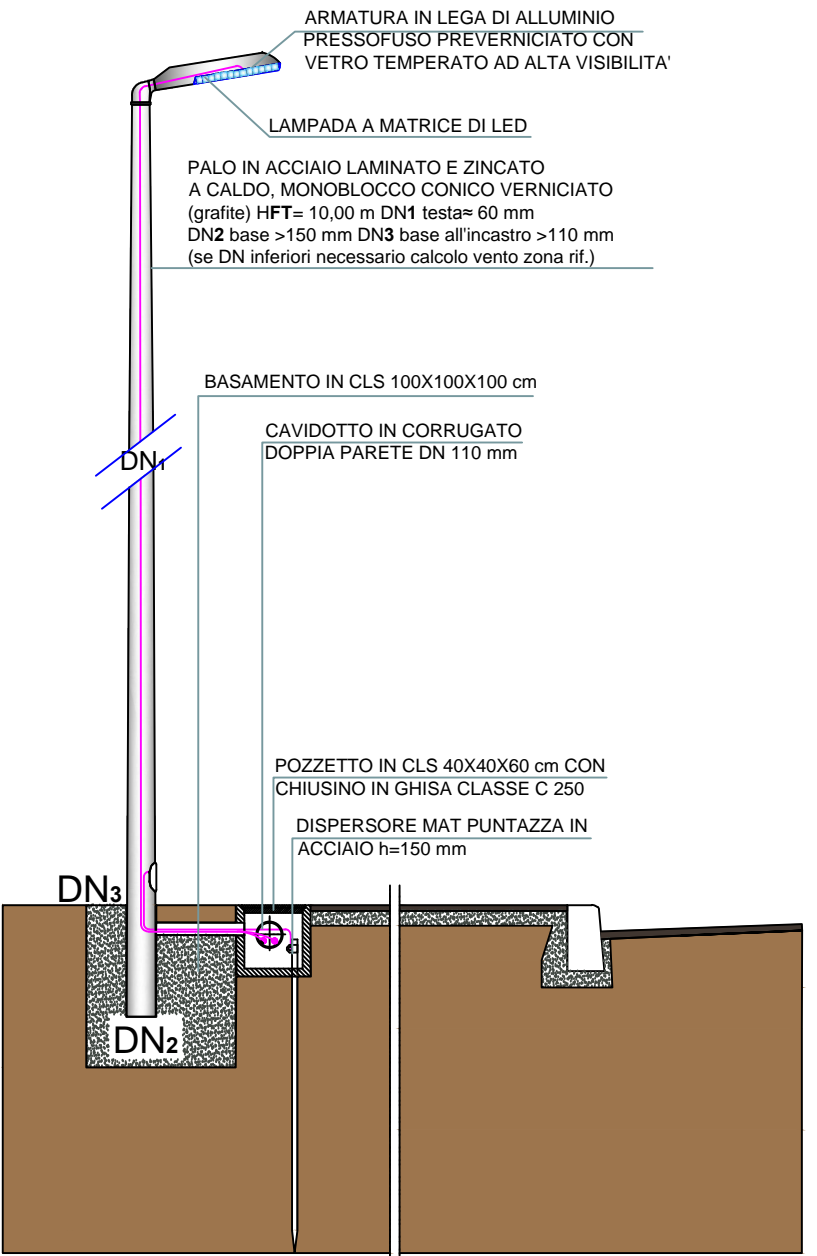

ARMATURA IN LEGA DI ALLUMINIO
"PRESSOFUSO PREFORNICATO CON
VETRO TEMPERATO AD ALTA VISIBILITA'
LAMPADA A MATRICE DI LED

BASAMENTO IN CLS 100X100X100 cm
CAVIDOTTO IN CORRUGATO
DOPPIA PARETE DN 110 mm

POZZETTO IN CLS 40X40X60 cm CON
CHiusINO IN GHISA CLASSE C 250
DISPERISORE MAT PUNTAZZA IN
ACCIAIO T=50 mm