



# COMUNE DI ORBETELLO

(PROVINCIA DI GROSSETO)

PROGETTO COMMISSIONATO DALL'AMINISTRAZIONE COMUNALE

LAVORI DI MANUTENZIONE STRAORDINARIA E RISANAMENTO CONSERVATIVO DEL FABBRICATO DI VIA ALDI N.5, SEDE DELLA A.S.D. CIRCOLO BOCCIOFILO DI ALBINIA

PROGETTO DEFINITIVO - ESECUTIVO  
2° STRALCIO FUNZIONALE

TAV.

5

IMPIANTO DI RILEVAZIONE, ALLARME ED ESTINZIONE INCENDIO

SCALA: 1:100


IL PROGETTISTA:

Dott. Ing. Egidi Oreste  
Via Berlinguer, 1 int. 24 - 58011 Capalbio Scalo (GR)  
C.F. : GDE RST 55T12 GO88R




Data: Novembre 2018

LEGENDA			
	Segnalazione luminosa uscita di emergenza		Centralina antincendio
	Naspo Antincendio		Apparecchio rivelatore ottico di fumo
	Estintore portatile a polvere		Rivelatori ottici lineari di fumo
	Estintore portatile a CO2		Segnalatore ottico-acustico per allarme antincendio
			Pulsante di emergenza sottovetro con lampada spia
			Quadro di distribuzione
			Avvisatore ausiliario di incendio con funzione di pulsante
			Complesso autonomo di illuminazione di sicurezza

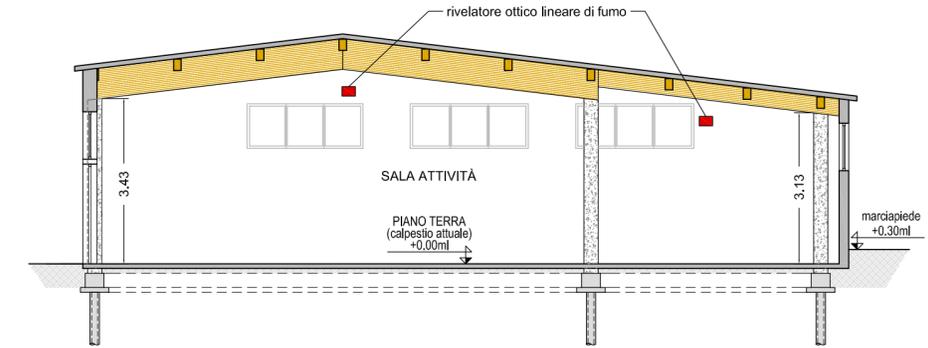

Sezione Trasversale Scala 1:100

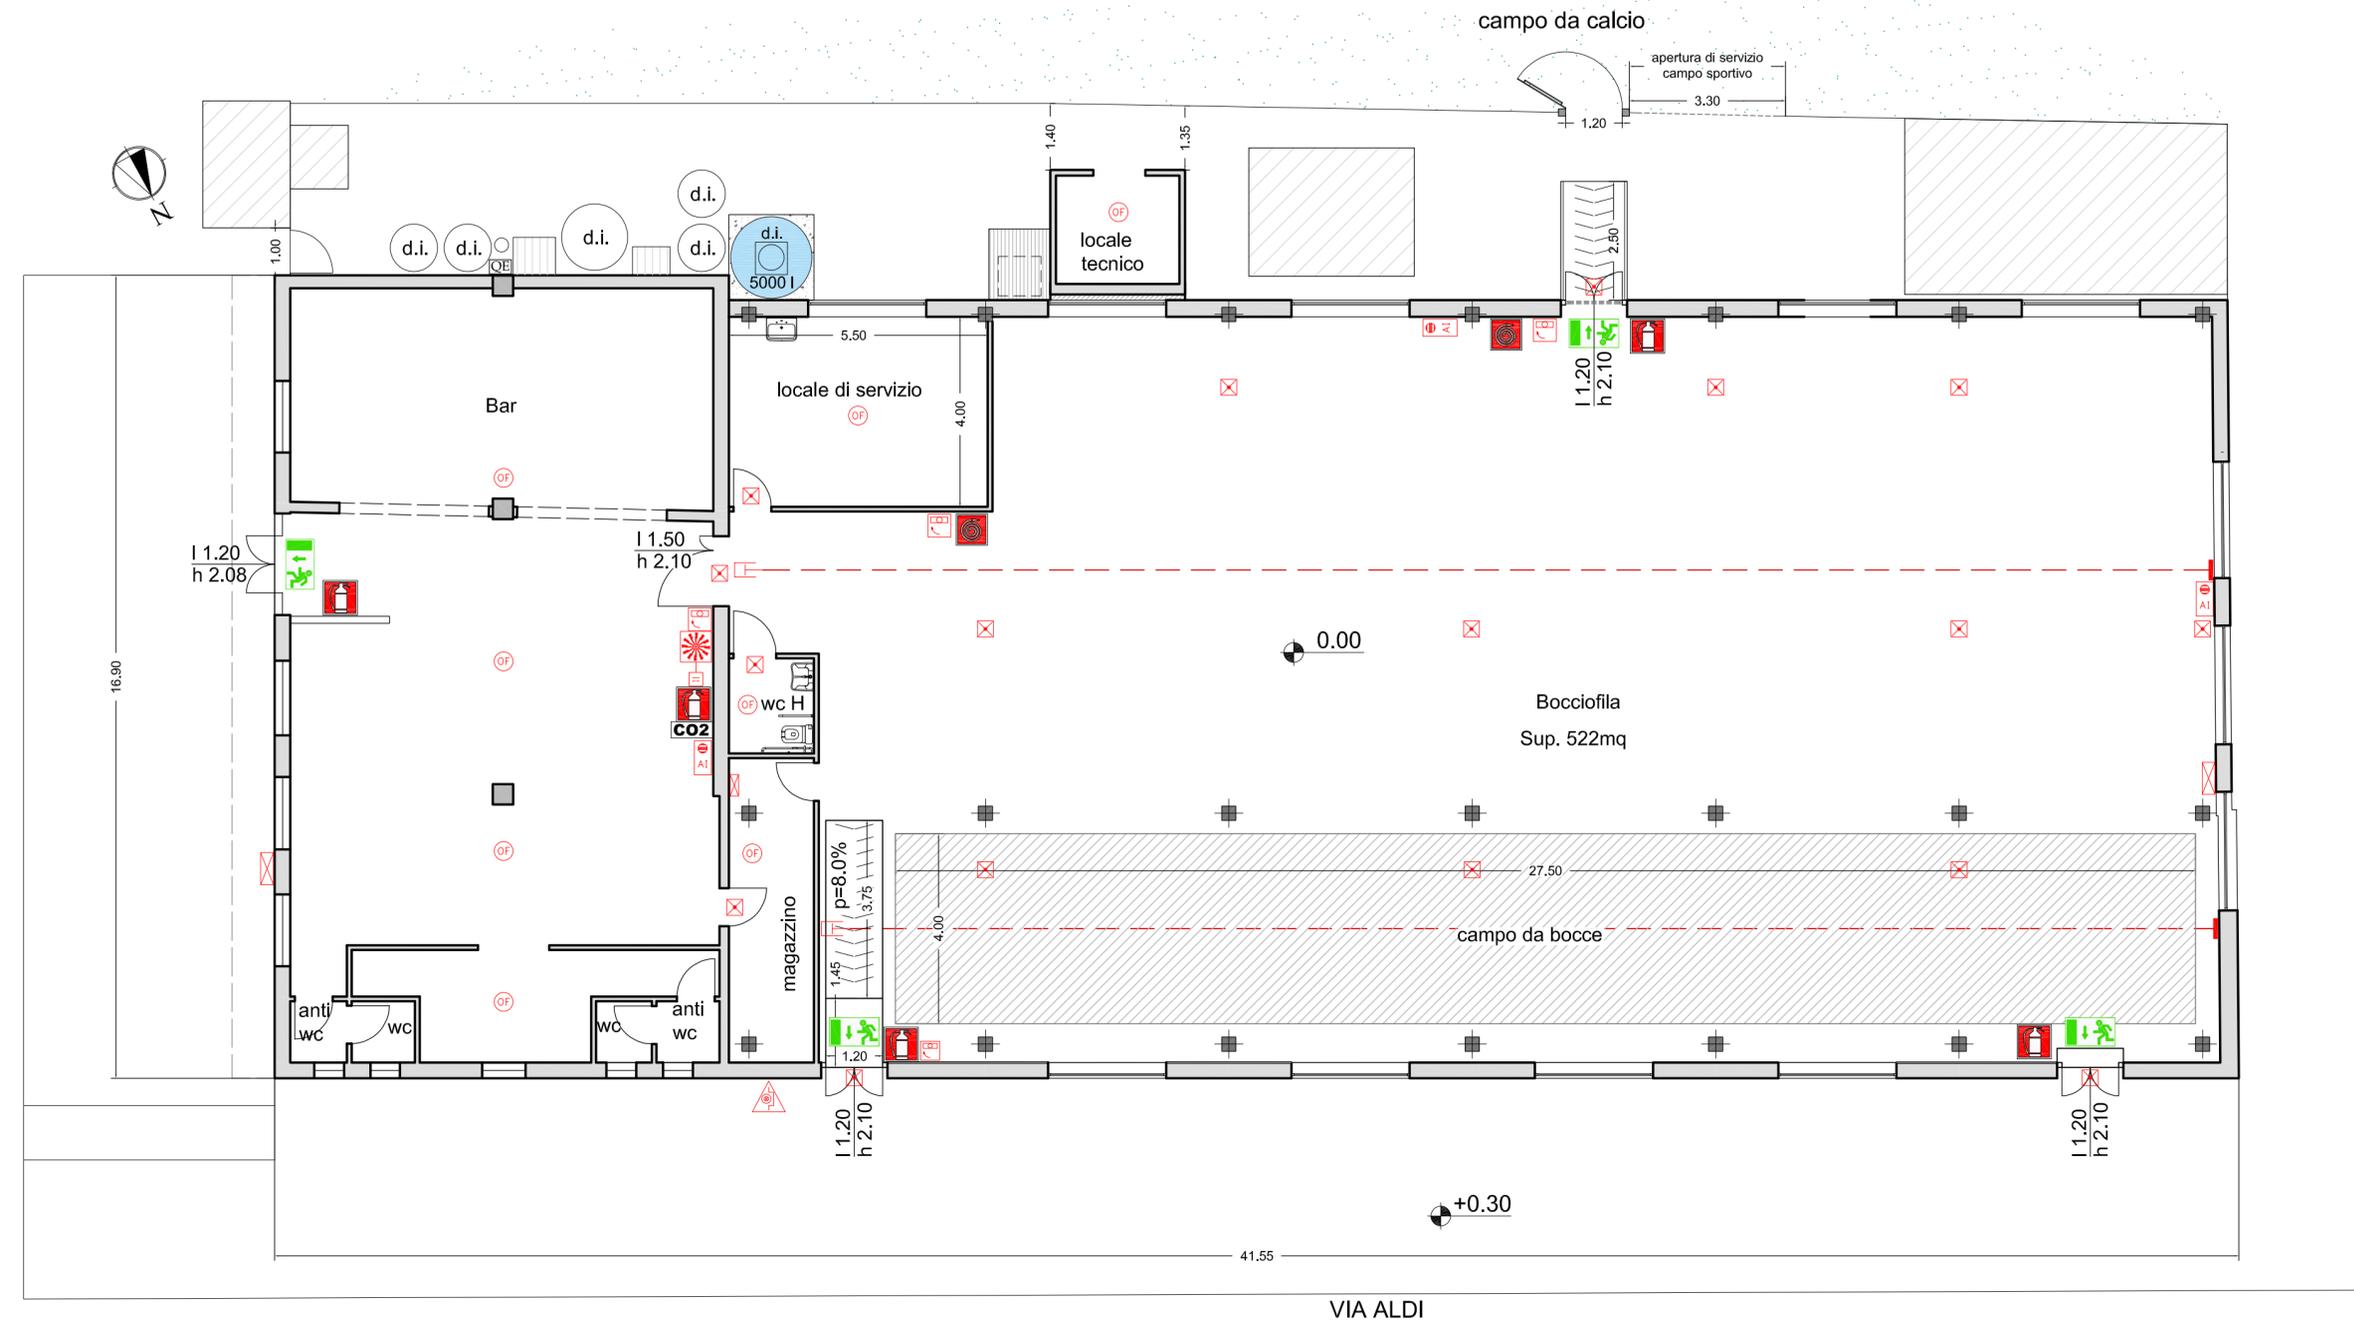

VIA ALDI