




FILE NAME : 380SUBSELEPTA0002_43.mxd
SAVED : mercoledì 25 gennaio 2018
RED VELL GREEN CYAN BLUE MAG WHITE
0.1m 0.2m 0.3m 0.4m 0.5m 0.6m 0.7m 0.8m 0.9m 1.0m
PLOTING SCALE
PEN 8 - 285
0.1m 0.2m 0.3m 0.4m 0.5m 0.6m 0.7m 0.8m 0.9m 1.0m

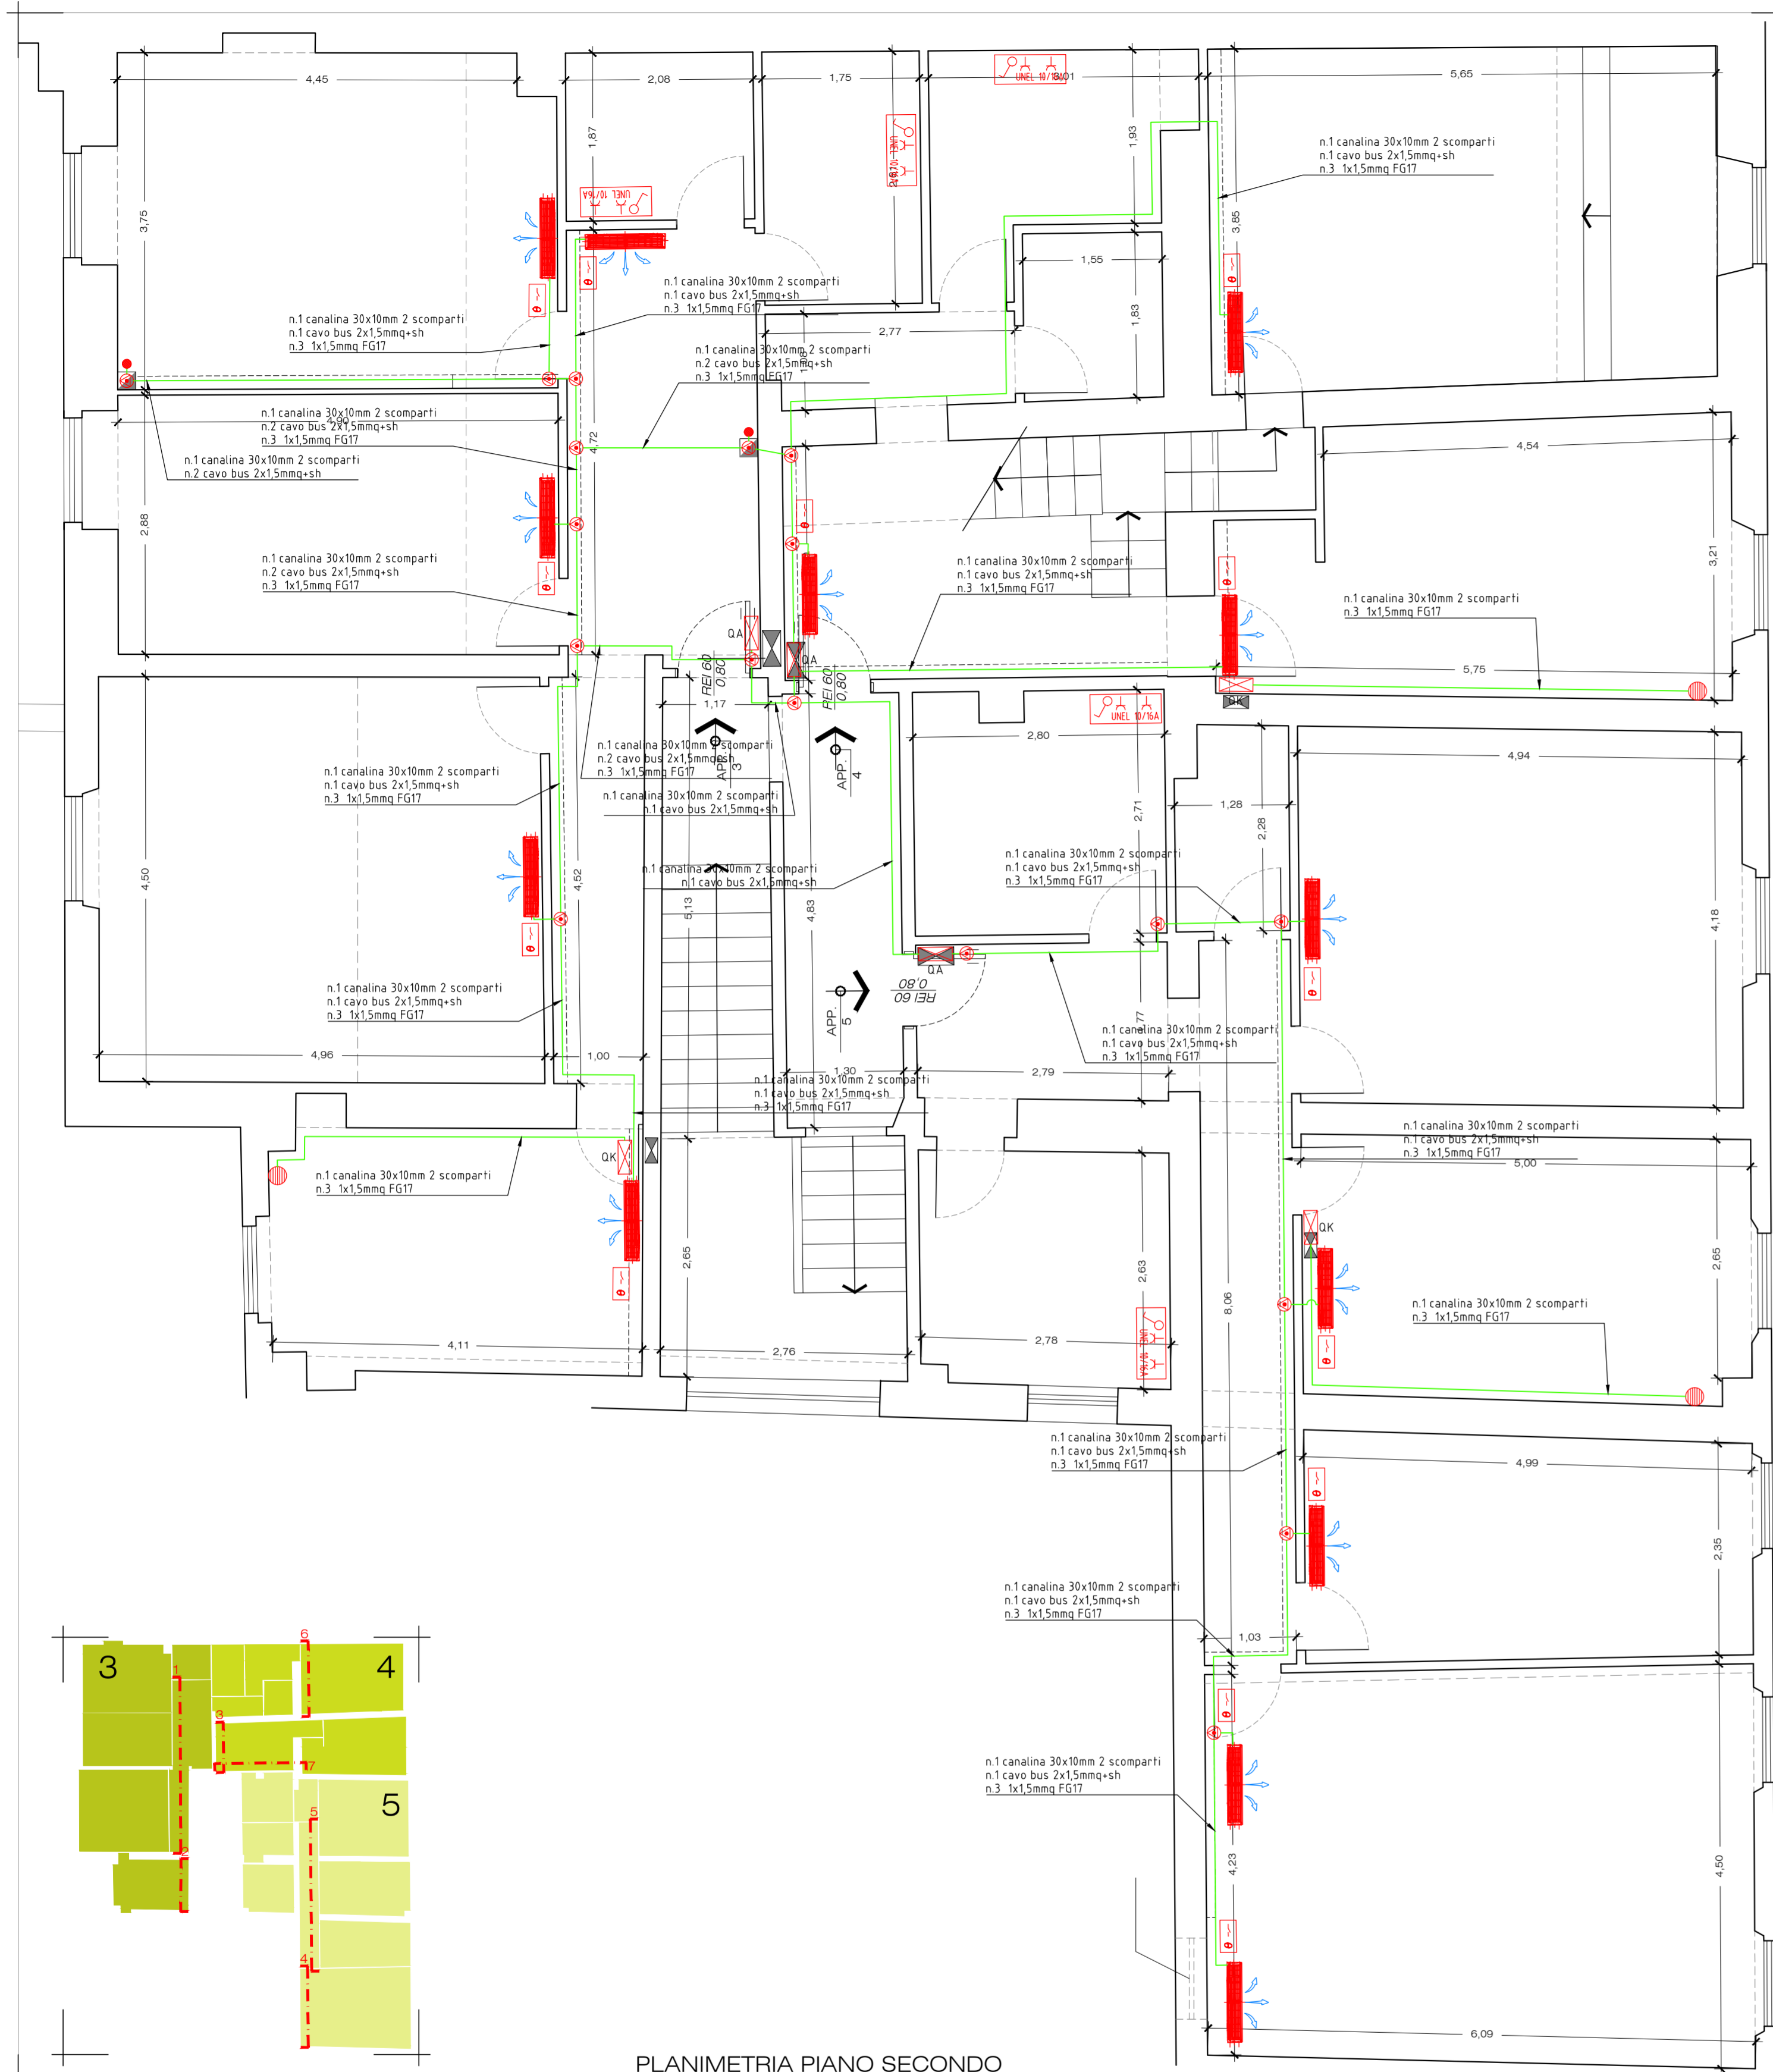


PLANIMETRIA PIANO SECONDO

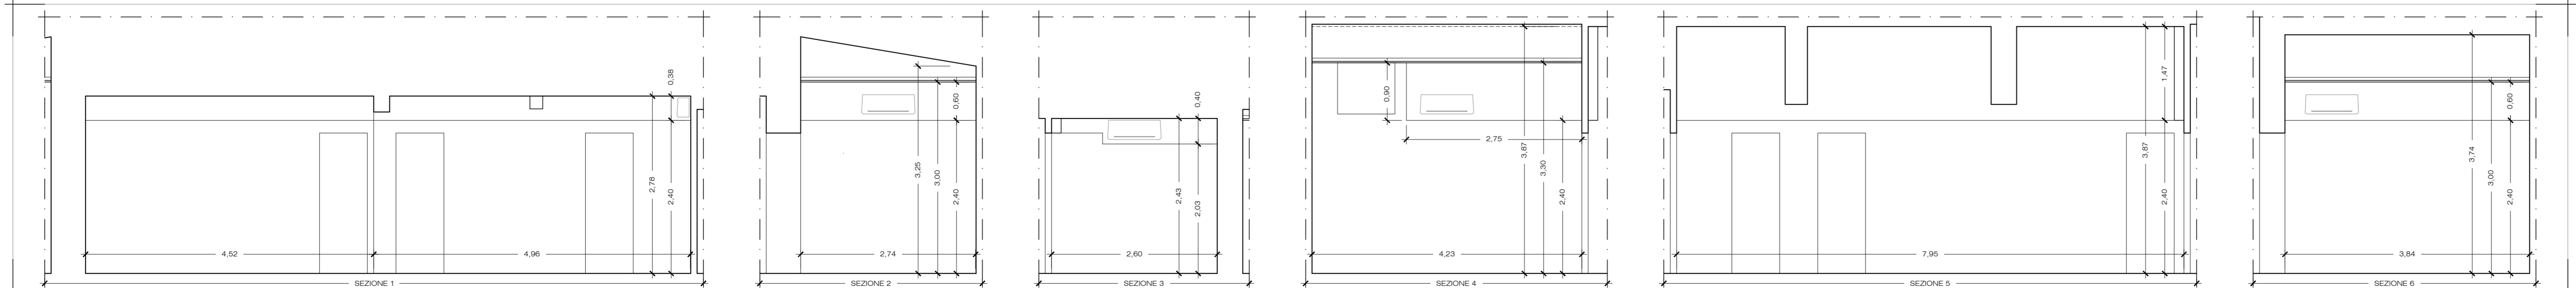

SEZIONI

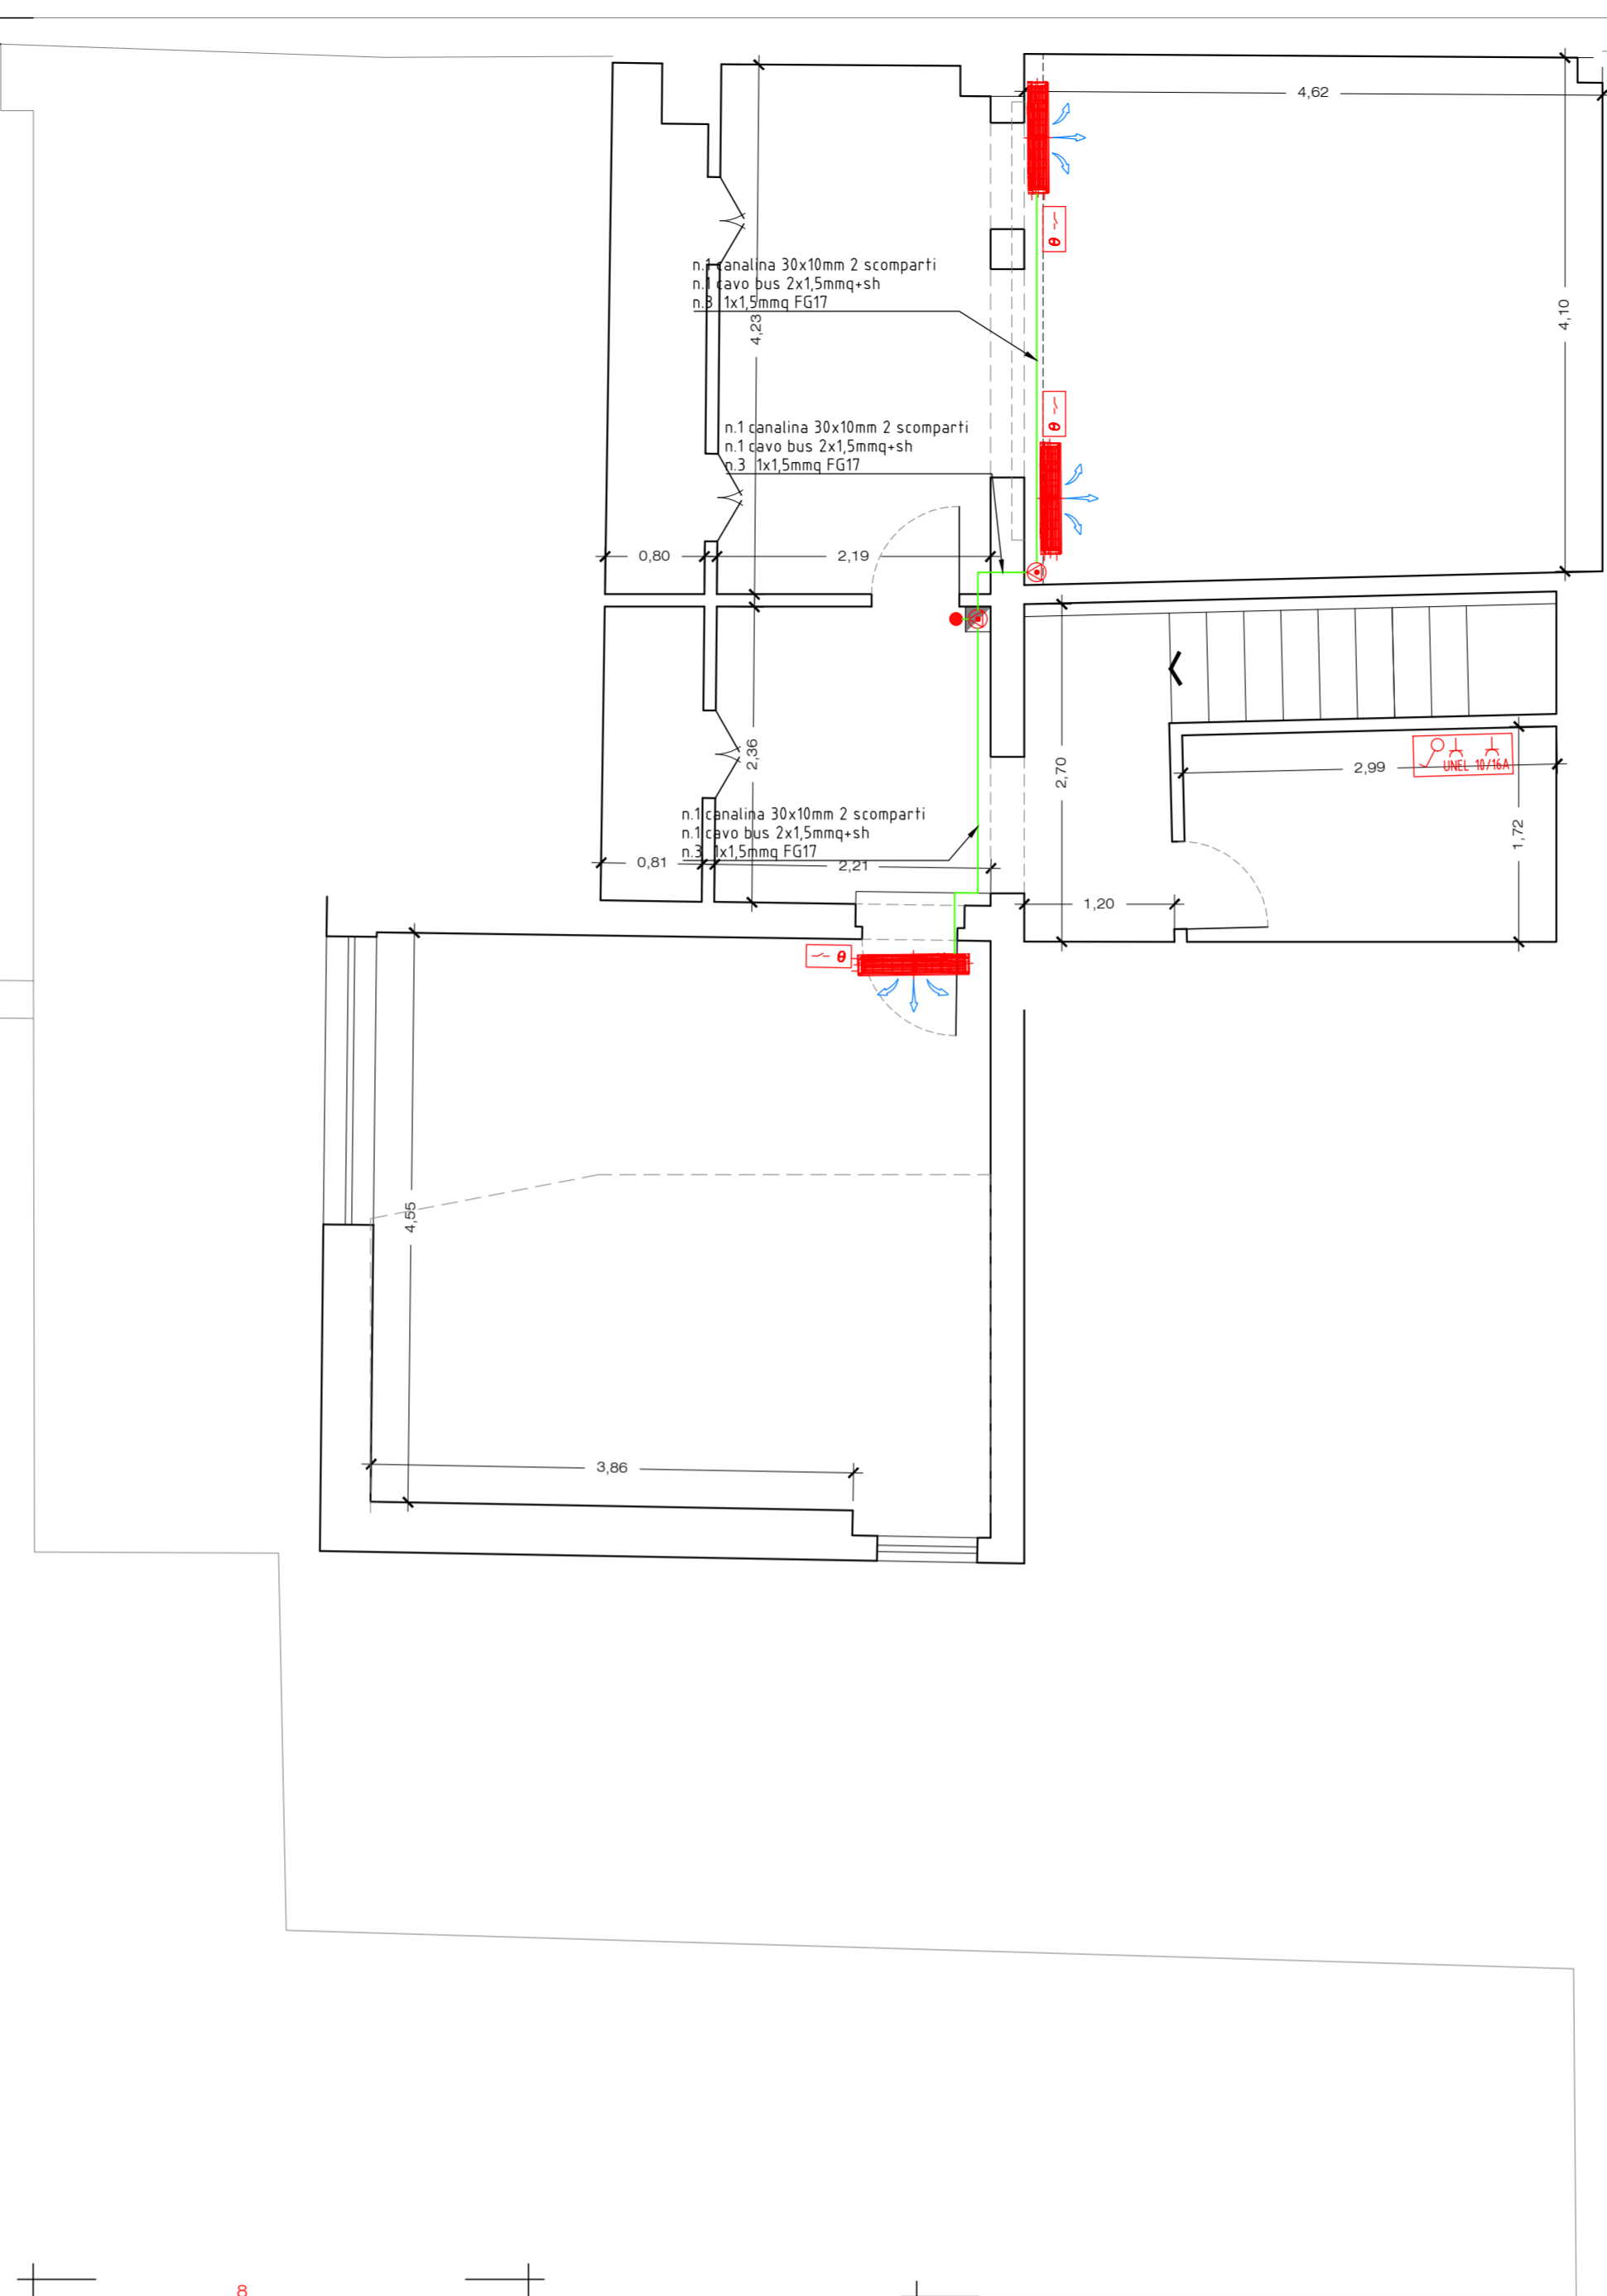


PLANIMETRIA PIANO TERZO

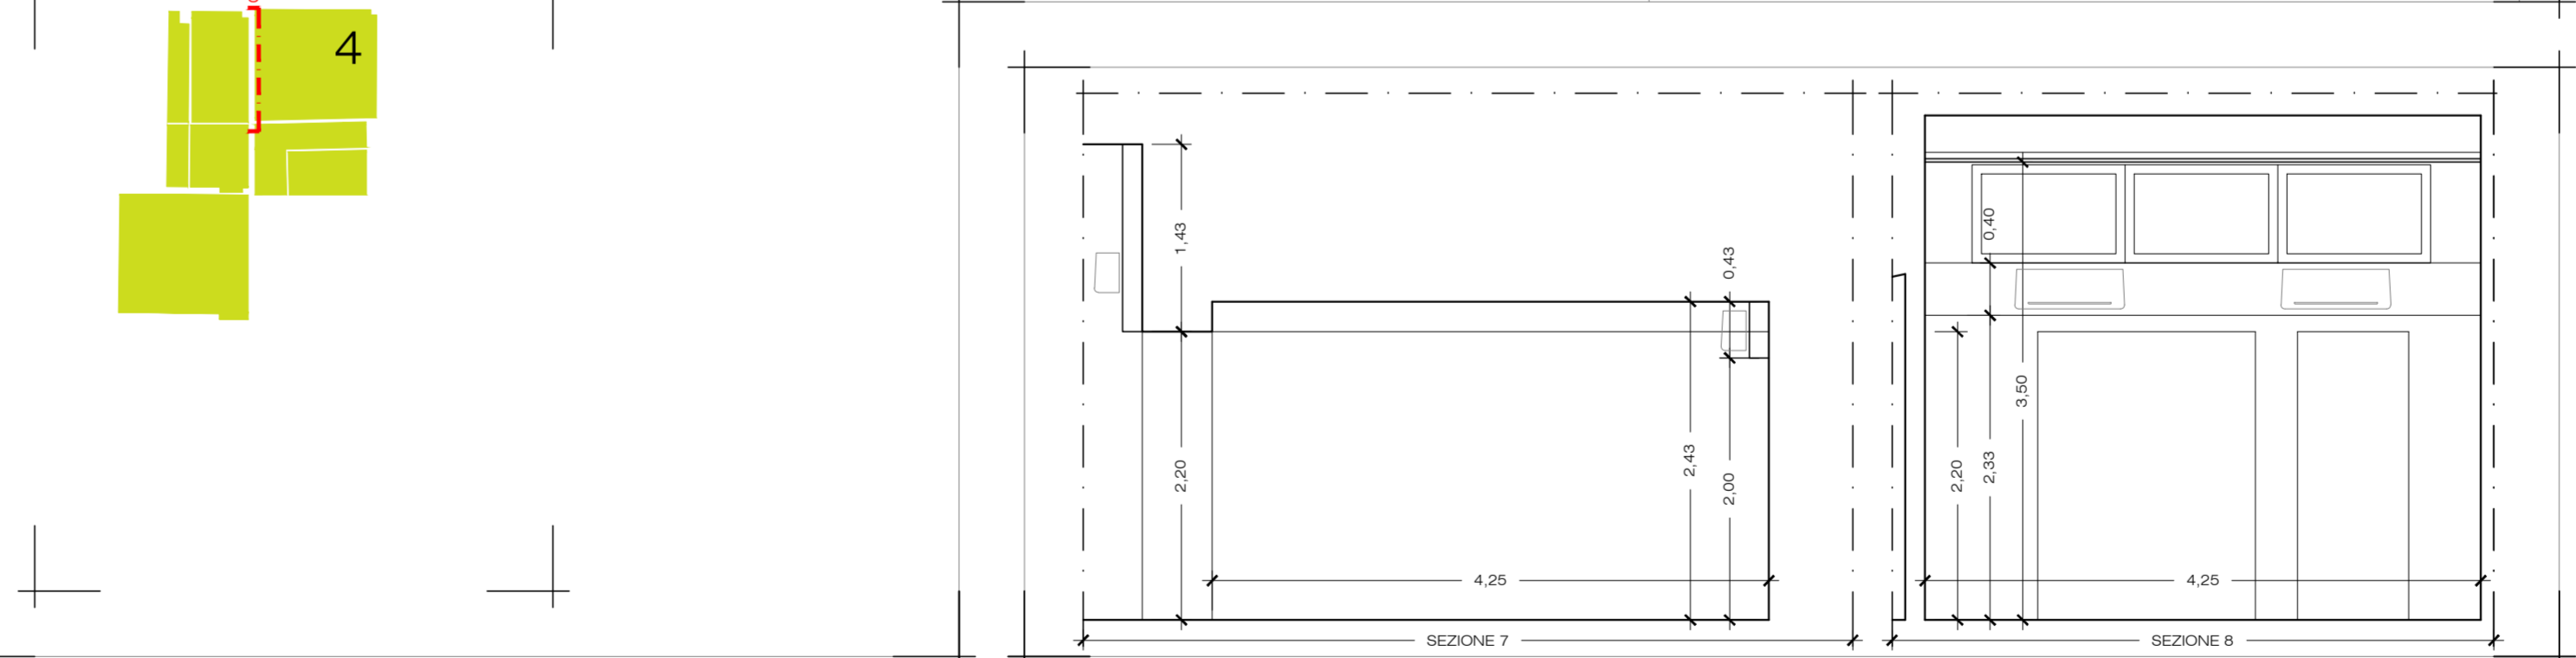

SEZIONI

LEGENDA

- PUNTO DI CONSEGNA
- CASSETTA DI CONNESSIONE/DERIVAZIONE DA PARETE
- PROTEZIONE LINEA MONTANTE UNITA' ABITATIVA ESISTENTE
- QUADRO DI DISTRIBUZIONE
- PERCORSO MONTANTI BUS
- MORSETTERIA ENEL
- MOTORIZZAZIONE PORTONE AUTOMATICO
- TERMOSTATO AMBIENTE
- PANNELLO REMOTO COMANDO MACCHINE DI CLIMATIZZAZIONE
- LETTORE BADGE PER APERTURA SERRATURA ELETTRICA
- CAMPANA PER ALLARME ANTINCENDIO
- ALIMENTAZIONE DI LINEA 24DC AUSILIARIA
- CENTRALINA ANTINCENDIO
- AVVISATORE AUSILIARIO DI INCENDIO CON FUNZIONE DI PULSANTE
- PULSANTE DI EMERGENZA SOTTOVETRO CON LAMPADA SPIA
- SEGNALE OTTICO PER ALLARME ANTINCENDIO
- GRUPPO PRESE SPECCHIERA WC, COMPOSTO DA:
N.1 SCATOLA 504 DA PARETE A 4 POSTI, N.1 INTERRUTTORE LUCE,
N.1 PRESA 2X10/16+T, N.1 PRESA UNEL
- BOILER
- CONDUTTORA ELETTRICA IN CANALINA IN PVC
- CONDUTTORA ELETTRICA IN TUBO TAZ
- CONDUTTORA ELETTRICA IN CANALA IN ACCIAIO ZINCATO

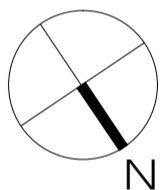

Azienda regionale per il diritto allo studio universitario della Toscana

ADEGUAMENTO ALLA NORMATIVA DI PREVENZIONE
INCENDI DELLA RESIDENZA UNIVERSITARIA DI VIA
S. GALLO, 58 FIRENZE
(CUP C14H16001270002 - CIG 71194850E2)

PROGETTO ESECUTIVO

COMMITTENTE

Resp. Unico del Procedimento Geom. Fabio Silvi

PROGETTAZIONE

STUDIO TECNICO ASSOCIATO ROBERTO ZOMPI E ISABELLA MANNINO, ARCHITETTI
via Giaroso Puppato 41-45, 50149 Torino - tel 011 8523 7313 - www.011associati.it

firmo

ZEROUNO ASSOCIATI
WORK IN PROGRESS

Resp. della progettazione Arch. Isabella Mannino

Progettazione impianti Per. Ind. Emanuele Mucci

Coordinamento Sicurezza Arch. Roberto Zompi

Giovane professionista Arch. Valentino D'Agostino

ELABORATO NUMERO

41

ARGOMENTO

IMPIANTO ELETTRICO FM

TITOLO

IMPIANTO FM
PLANIMETRIE E SEZIONI EDIFICIO 1 - 2/2

SCALA

1:50

CODIFICA

NUM	OGG	FASE	RAQ	ARG	ELA	PROG	REV
41	DSU	ESE	ELE	INT	PL	003	00

REV. DATA

EMMISSIONE	REDATTO	CONTROLLATO	APPROVATO
00 07.12.2018	PER APPROVAZIONE	V. PISTILLO	V. D'AGOSTINO I. MANNINO