
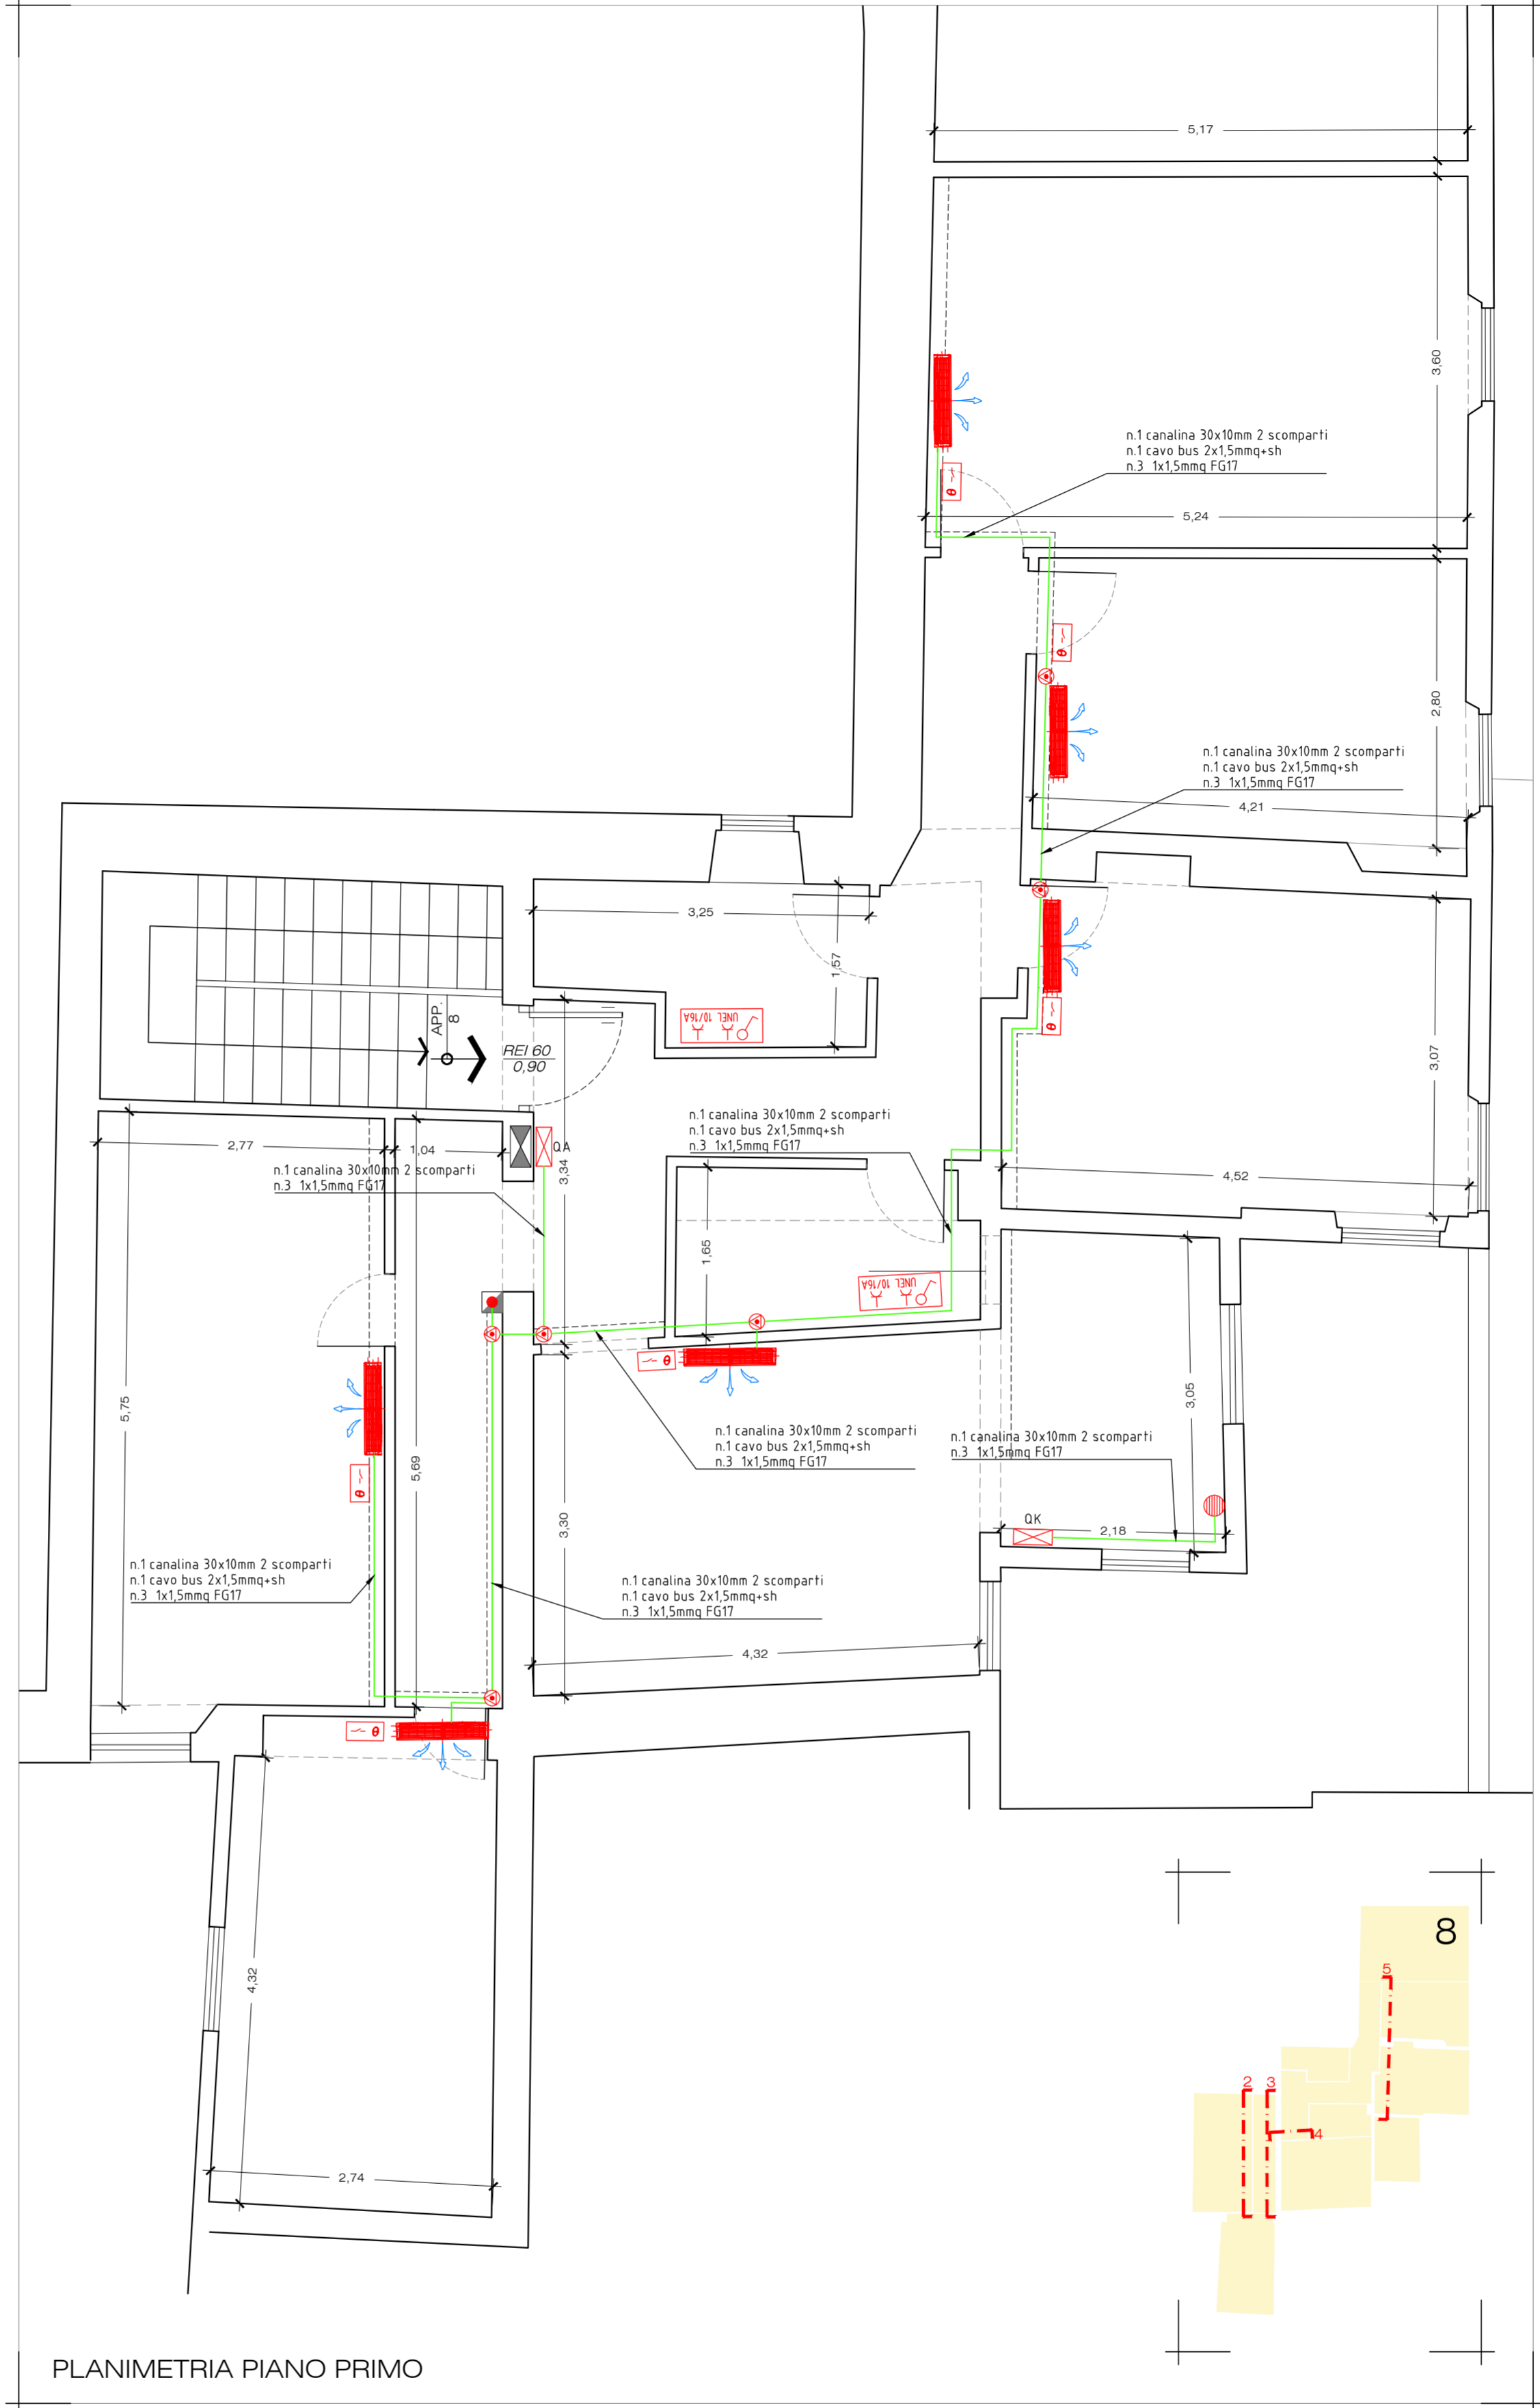
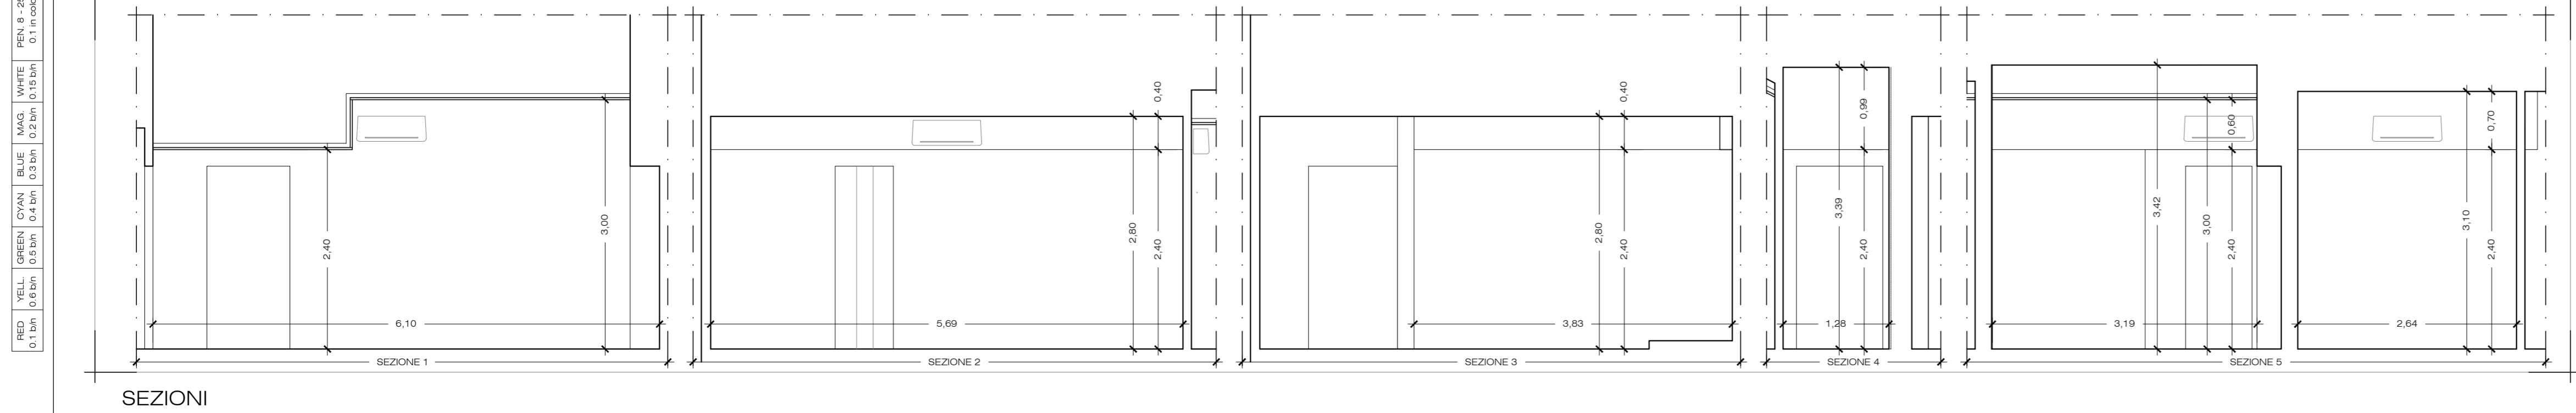


FILE NAME : 3003UESELENTPL00100\_08.dwg  
SAVED  
mercoledì 5 dicembre 2018

PLOTTING SCALE: 1:1  
RED: 0.1 mm | GREEN: 0.5 mm | BLUE: 0.2 mm | WHITE: 0.1 mm | MAG: 0.3 mm | C/M: 0.2 mm | B/L: 0.1 mm

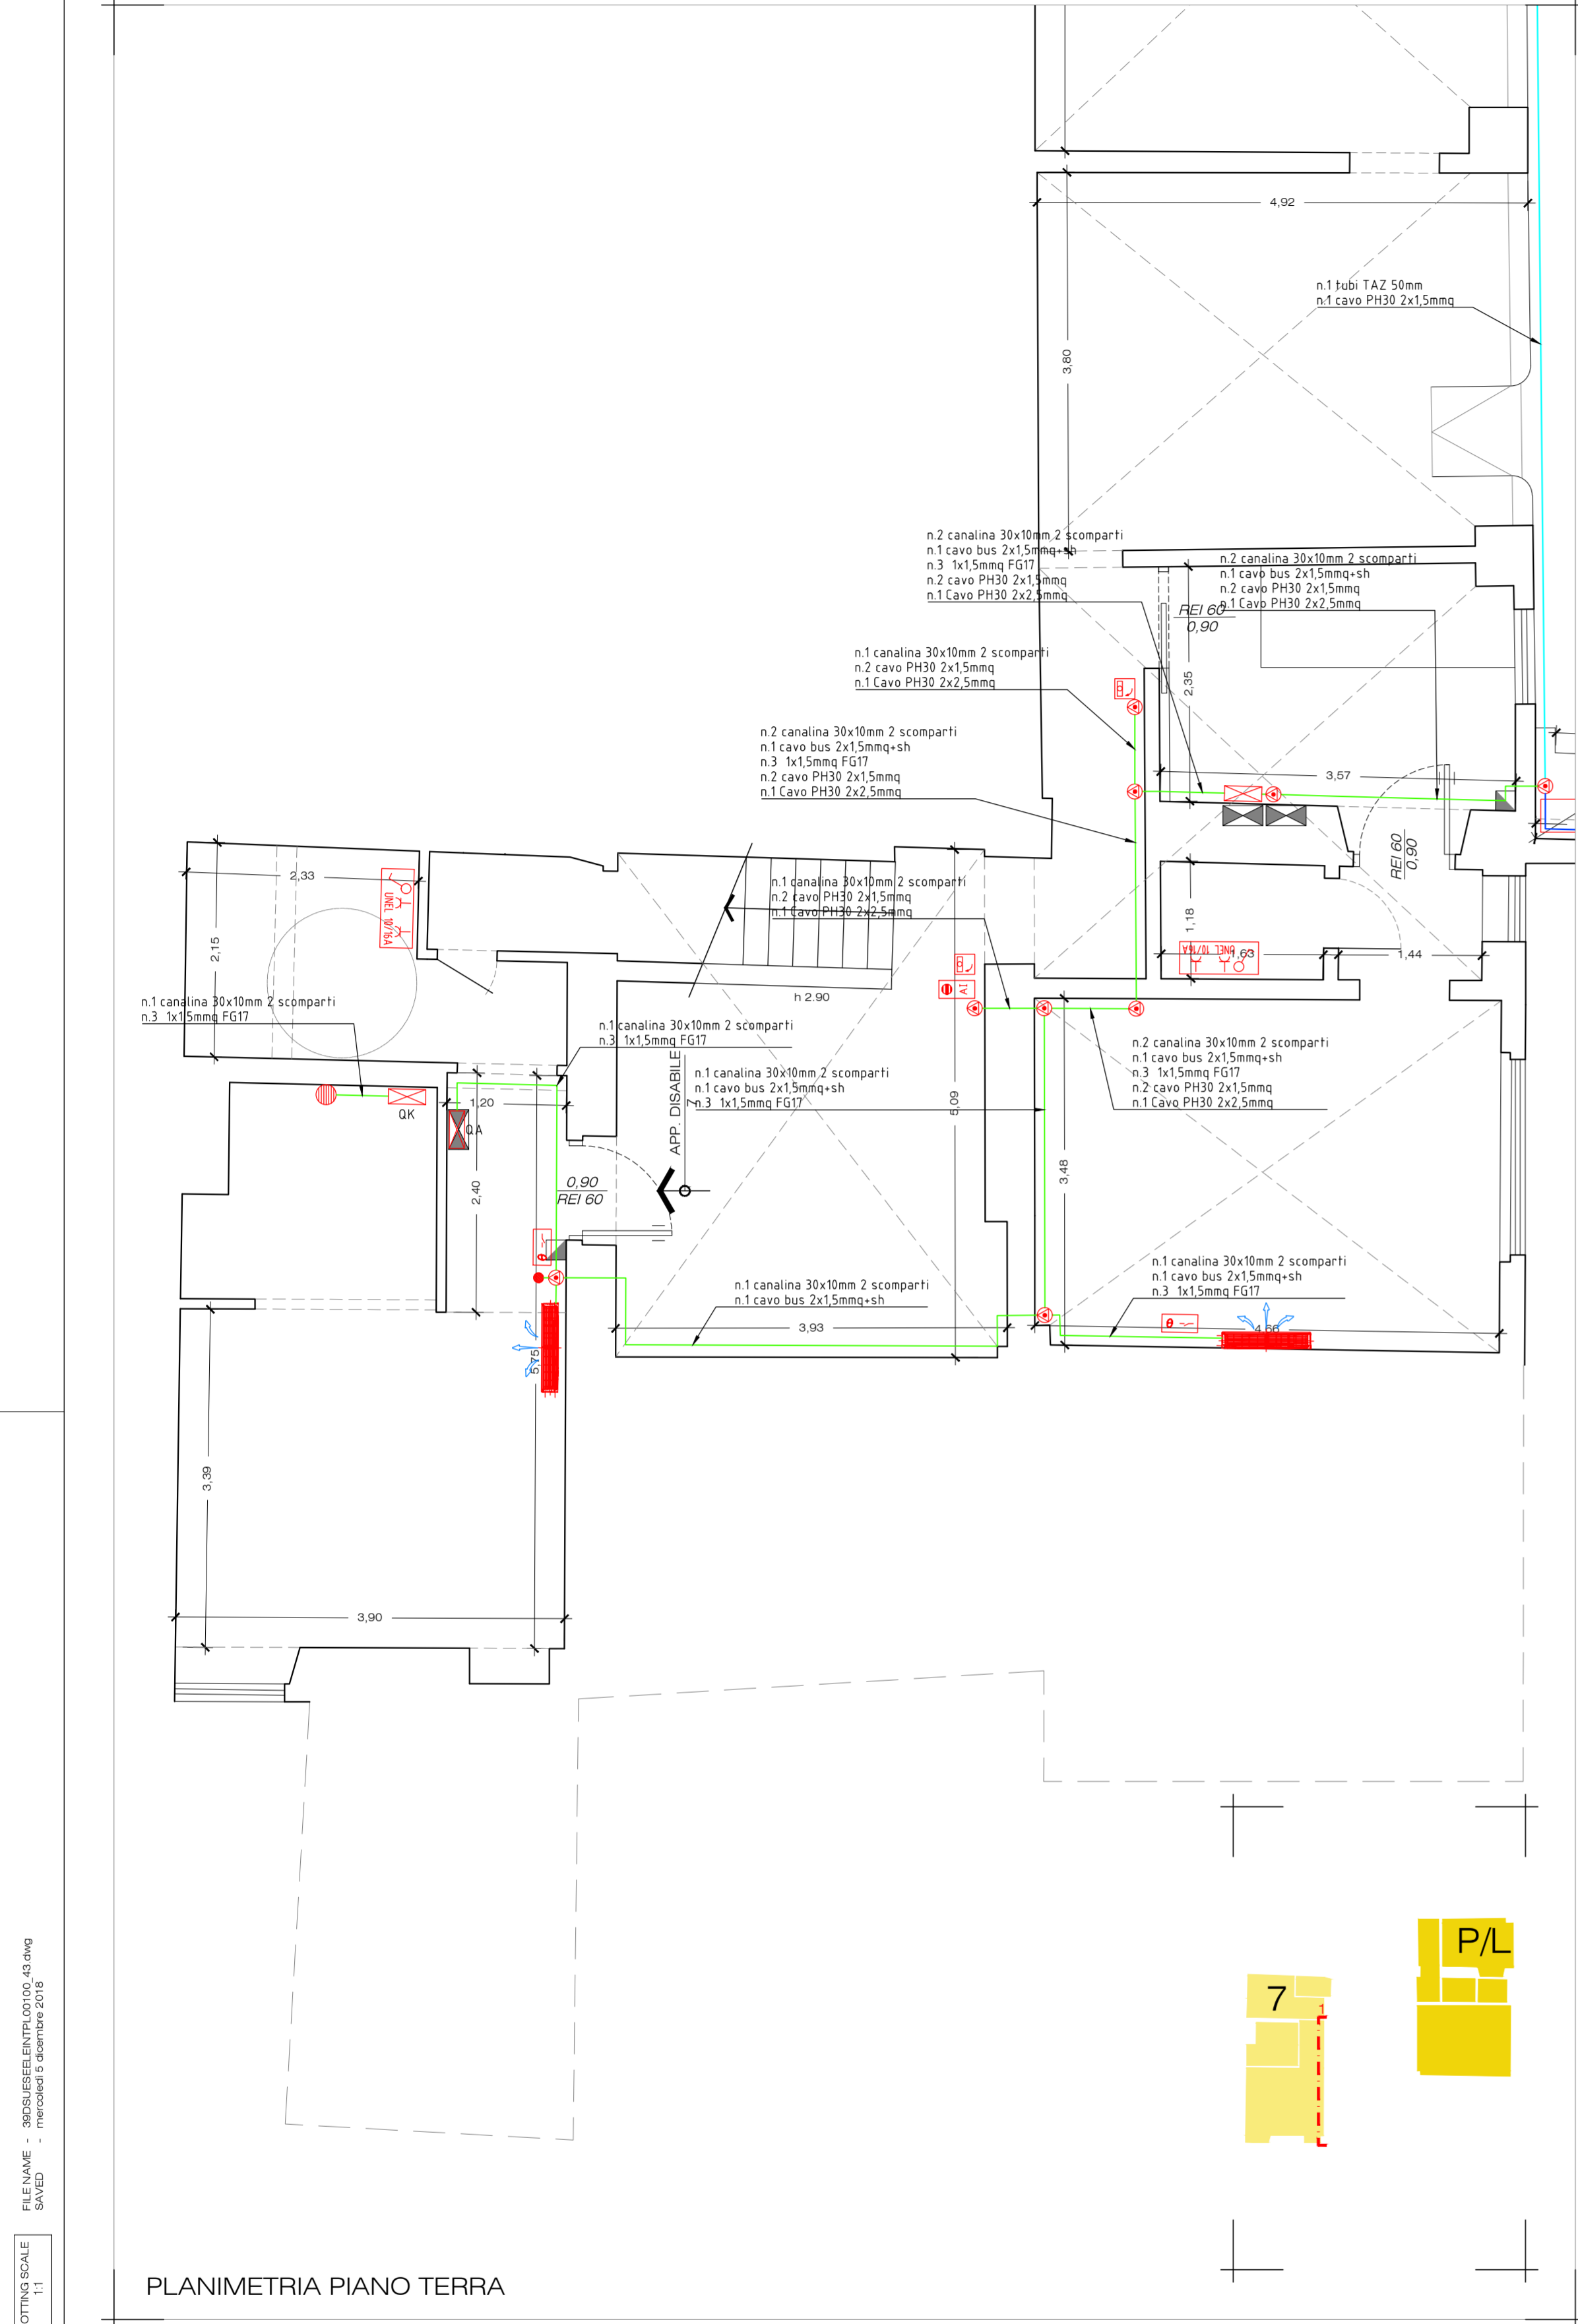

LEGENDA

PUNTO DI CONSEGNA

CASSETTA DI CONNESSIONE/DERIVAZIONE DA PARETE

PROTEZIONE LINEA MONTANTE UNITA' ABITATIVA ESISTENTE

QUADRO DI DISTRIBUZIONE

PERCORSO MONTANTI BUS

MORSETTIERA ENEL

MOTORIZZAZIONE PORTONE AUTOMATICO

TERMOSTATO AMBIENTE

PANNELLO REMOTO COMANDO MACCHINE DI CLIMATIZZAZIONE

LETTORE BADGE PER APERTURA SERRATURA ELETTRICA

CAMPANA PER ALLARME ANTINCENDIO

ALIMENTAZIONE DI LINEA 24DC AUSILIARIA

CENTRALINA ANTINCENDIO

AVVISATORE AUSILIARIO DI INCENDIO CON FUNZIONE DI PULSANTE

PULSANTE DI EMERGENZA SOTTOVETRO CON LAMPADA SPIA

SEGNALATORE OTTICO PER ALLARME ANTINCENDIO

GRUPPO PRESE SPECCHIERA WC, COMPOSTO DA:  
N.1 SCATOLA 504 DA PARETE A 4 POSTI, N.1 INTERRUTTORE LUCE,  
N.1 PRESA 2X10/16+T, N.1 PRESA UNEL

BOILER

CONDUTTURA ELETTRICA IN CANALINA IN PVC

CONDUTTURA ELETTRICA IN TUBO TAZ

CONDUTTURA ELETTRICA IN CANALA IN ACCIAIO ZINCATO

Azienda regionale per il diritto allo studio universitario della Toscana

ADEGUAMENTO ALLA NORMATIVA DI PREVENZIONE  
INCENDI DELLA RESIDENZA UNIVERSITARIA DI VIA  
S.GALLO, 58 FIRENZE  
(CUP C14H16001270002 - CIG 71194850E2)

PROGETTO ESECUTIVO

COMMITTENTE

Geom. Fabio Silvi

PROGETTAZIONE

Arch. Isabella Mannino

RESP. UNICO DEL PROCEDIMENTO

Geom. Fabio Silvi

PROGETTAZIONE

Per. Ind. Emanuele Mucci

COORDINAMENTO SICUREZZA

Arch. Roberto Zompi

GIOVANE PROFESSIONISTA

Arch. Valentino D'Agostino

firm

ZEROUNO ASSOCIATI

WORKING PROGRESS

ELABORATO NUMERO 42

ARGOMENTO

IMPIANTO ELETTRICO FM

TITOLO

IMPIANTO FM  
PLANIMETRIE E SEZIONI EDIFICIO 2

SCALA

1:50

CODIFICA

NUM	OGG	FASE	RAG	ARG	ELA	PROG	REV
42	DSU	ESE	ELE	INT	PL	004	00

REV. DATA

EMISSIONE	REDATTO	CONTROLLATO	APPROVATO
00 07.12.2018	PER APPROVAZIONE	V. PISTILLO	V. D'AGOSTINO