




FILE NAME - 380585ELETR00100_43.dwg
SAVED - mercoledì 3 settembre 2014
11
PLOTTING SCALE
RED VELL GREEN CYAN BLUE MAG WHITE
0.1mm 0.1mm 0.1mm 0.1mm 0.1mm 0.1mm
PRN E-285
0.1mm

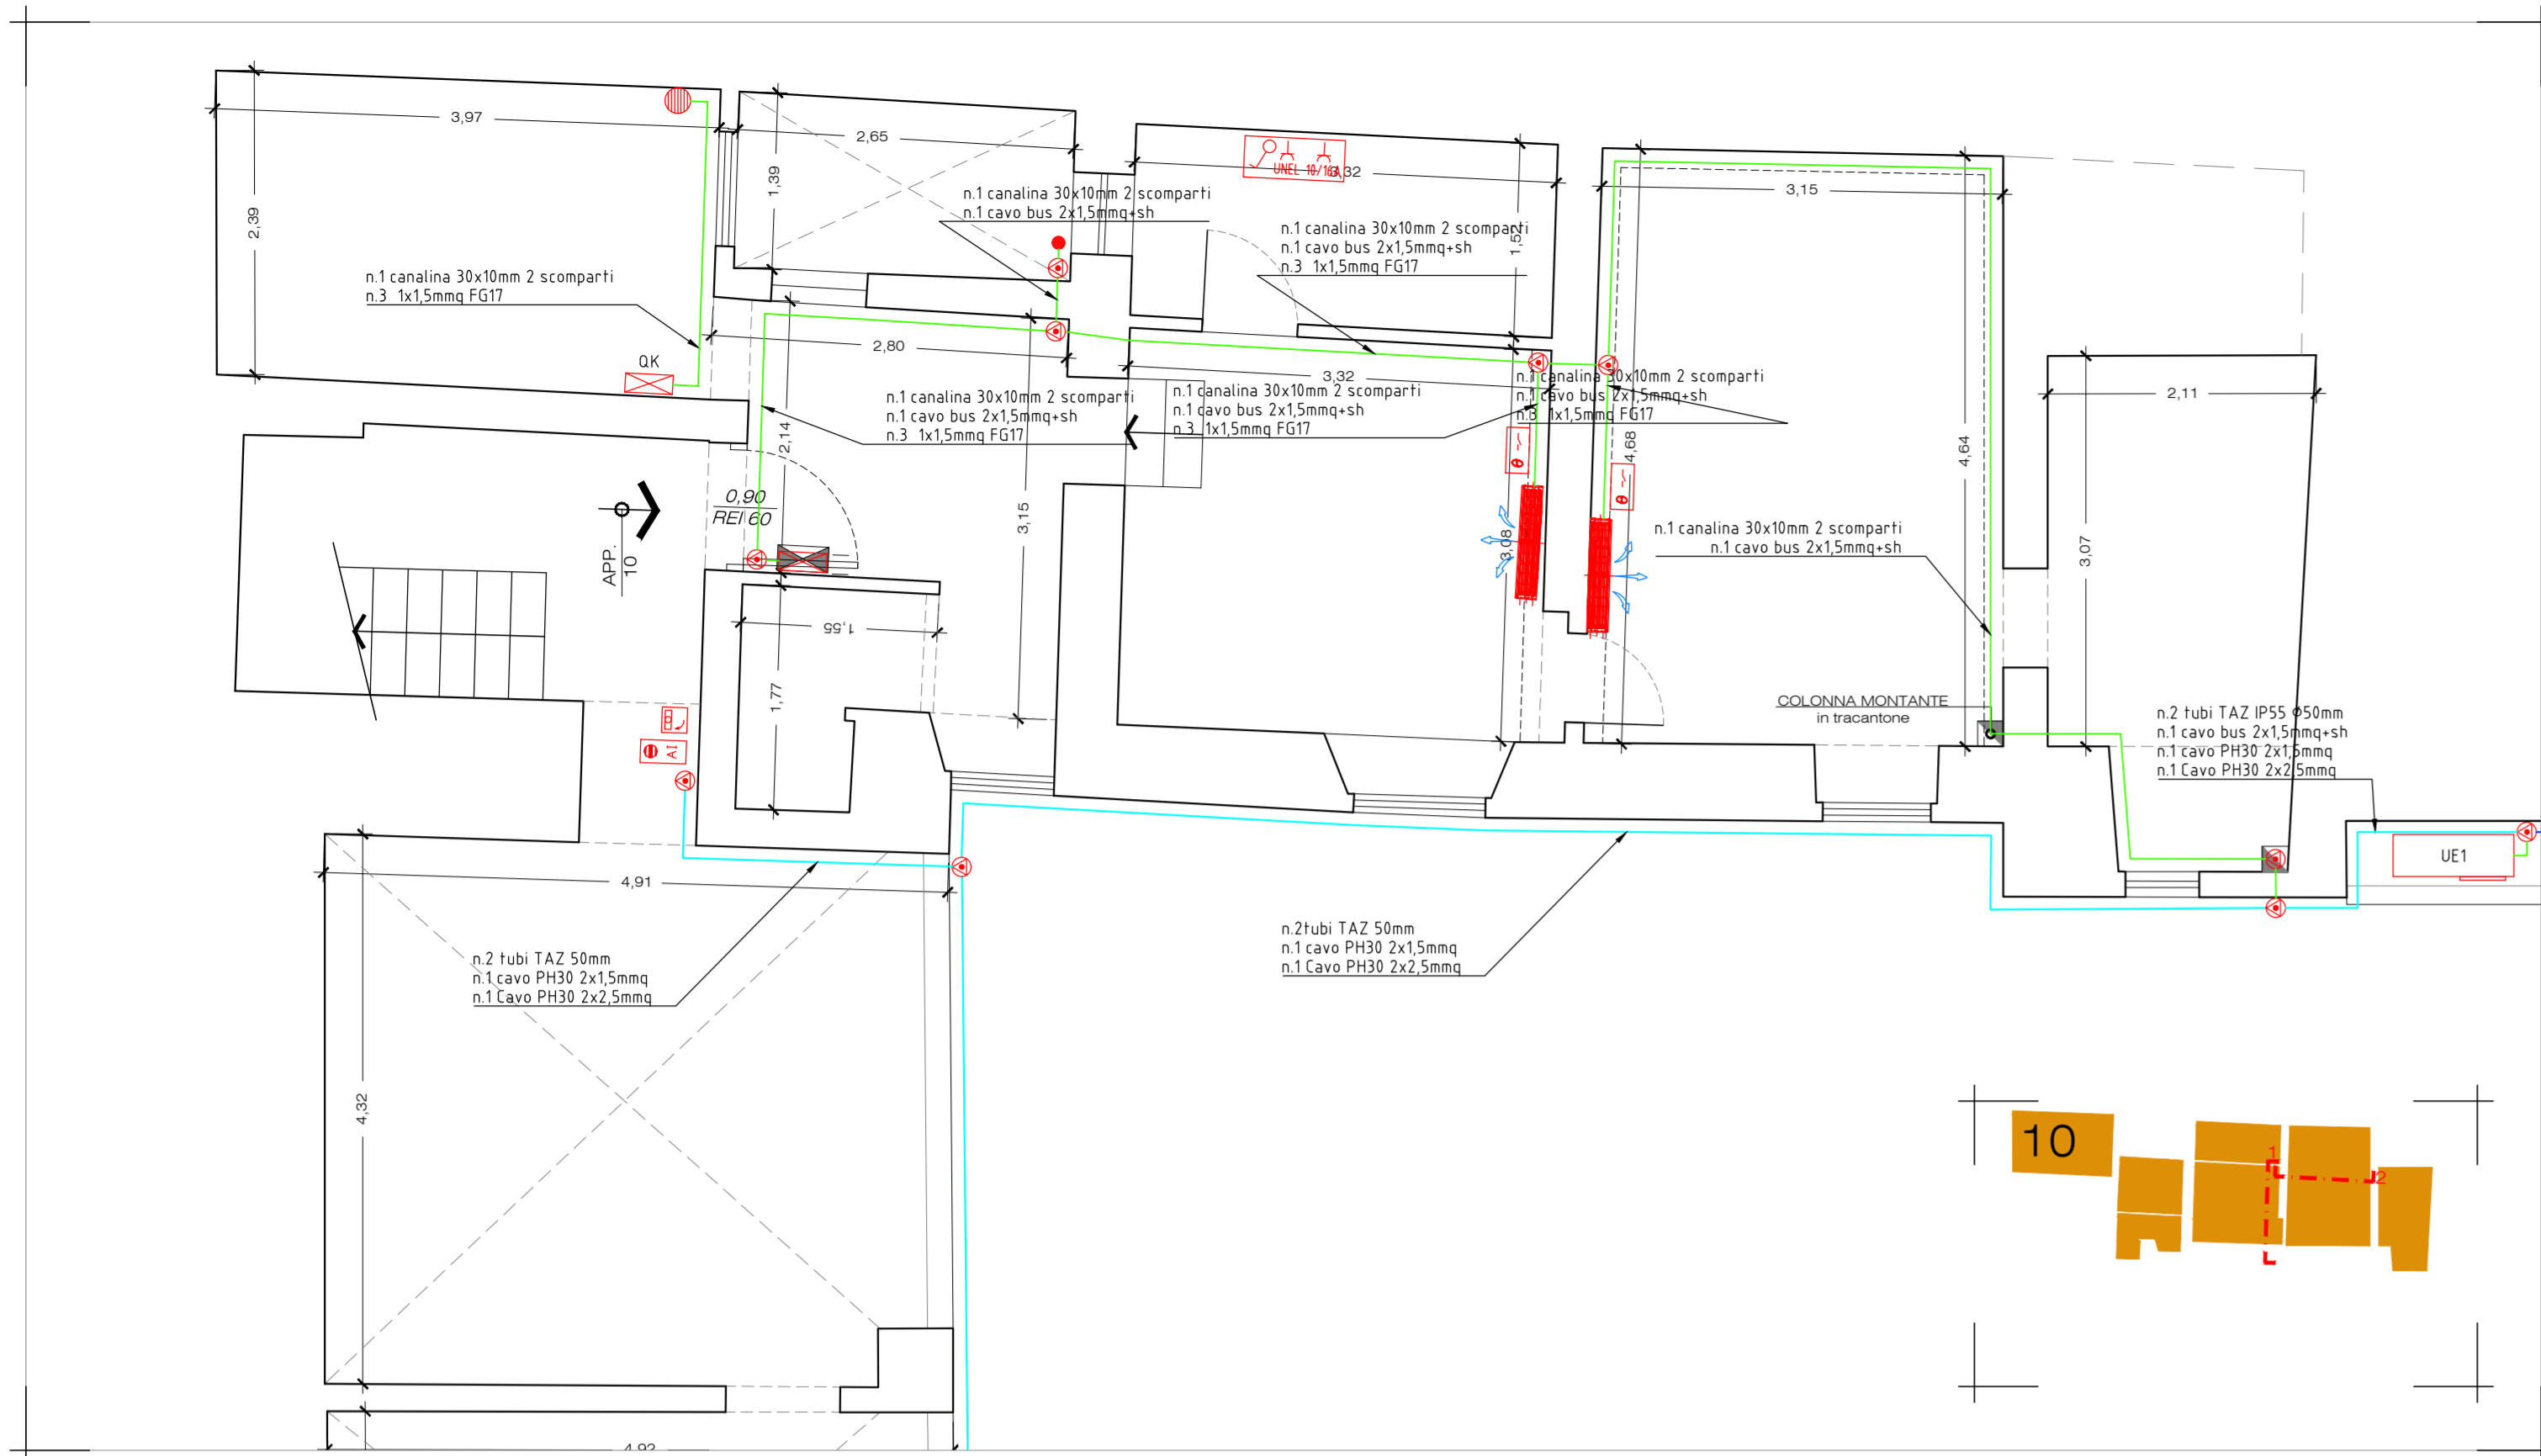


PLANIMETRIA PIANO TERRA

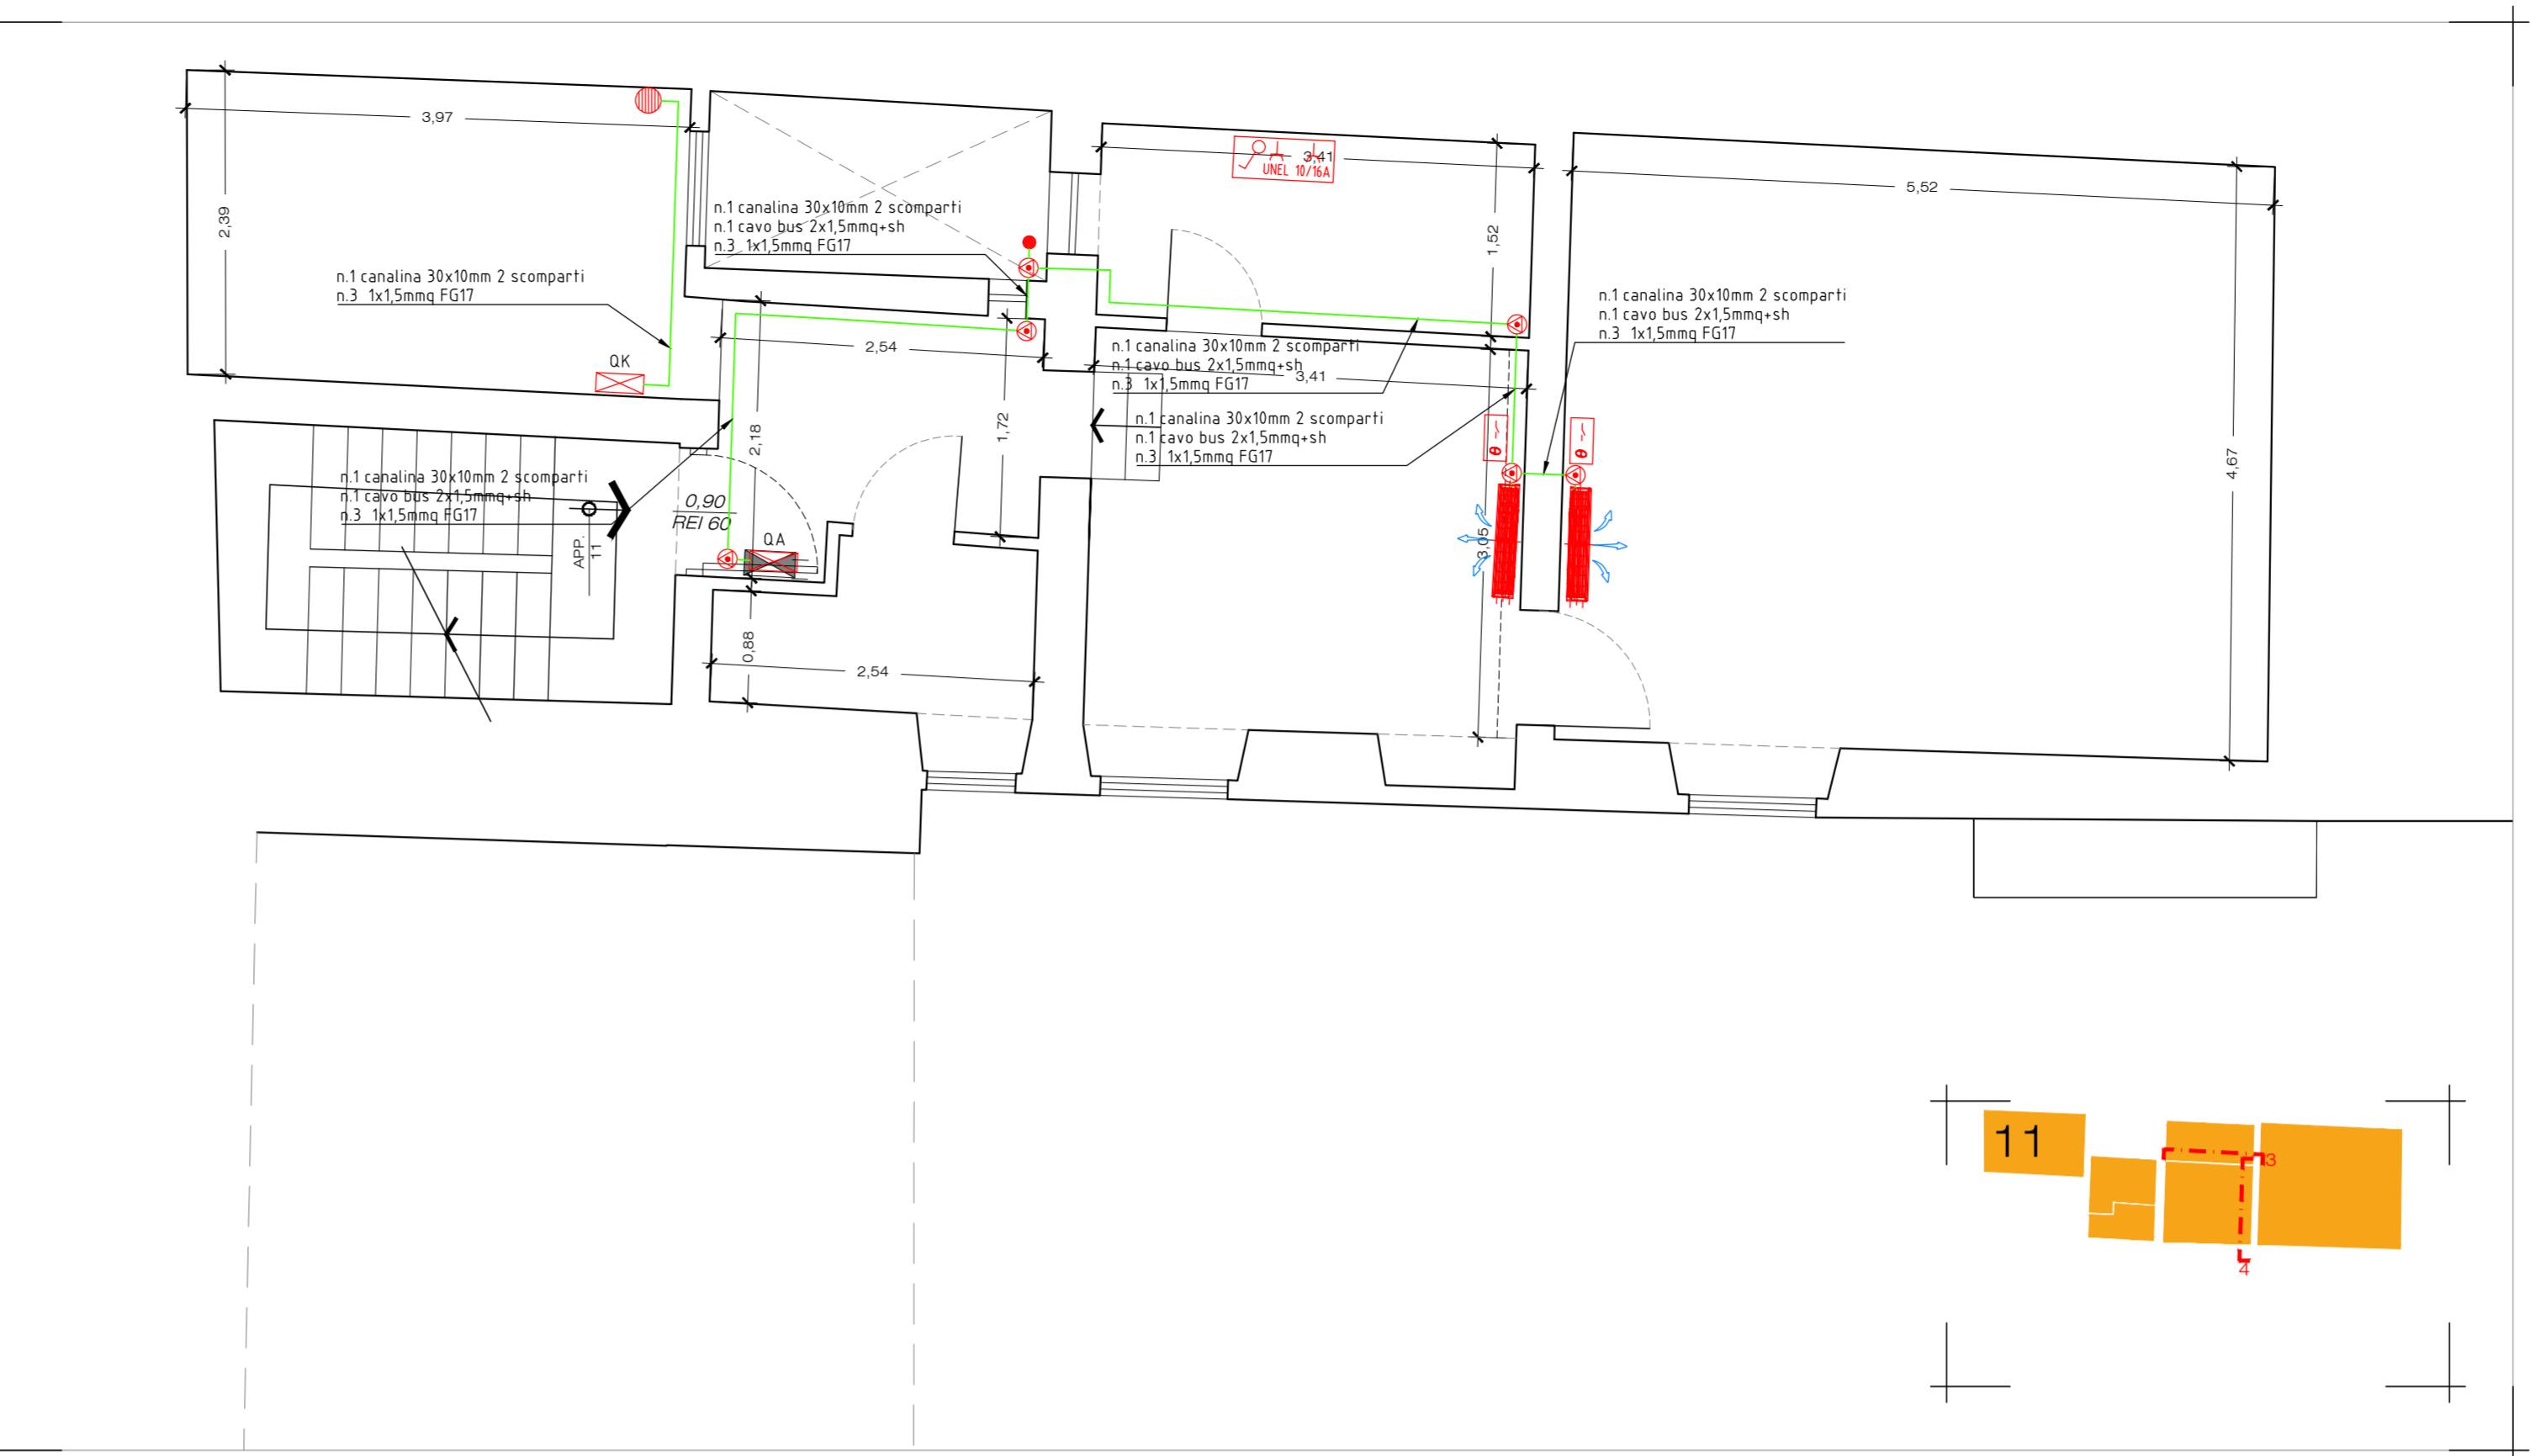


PLANIMETRIA PIANO PRIMO

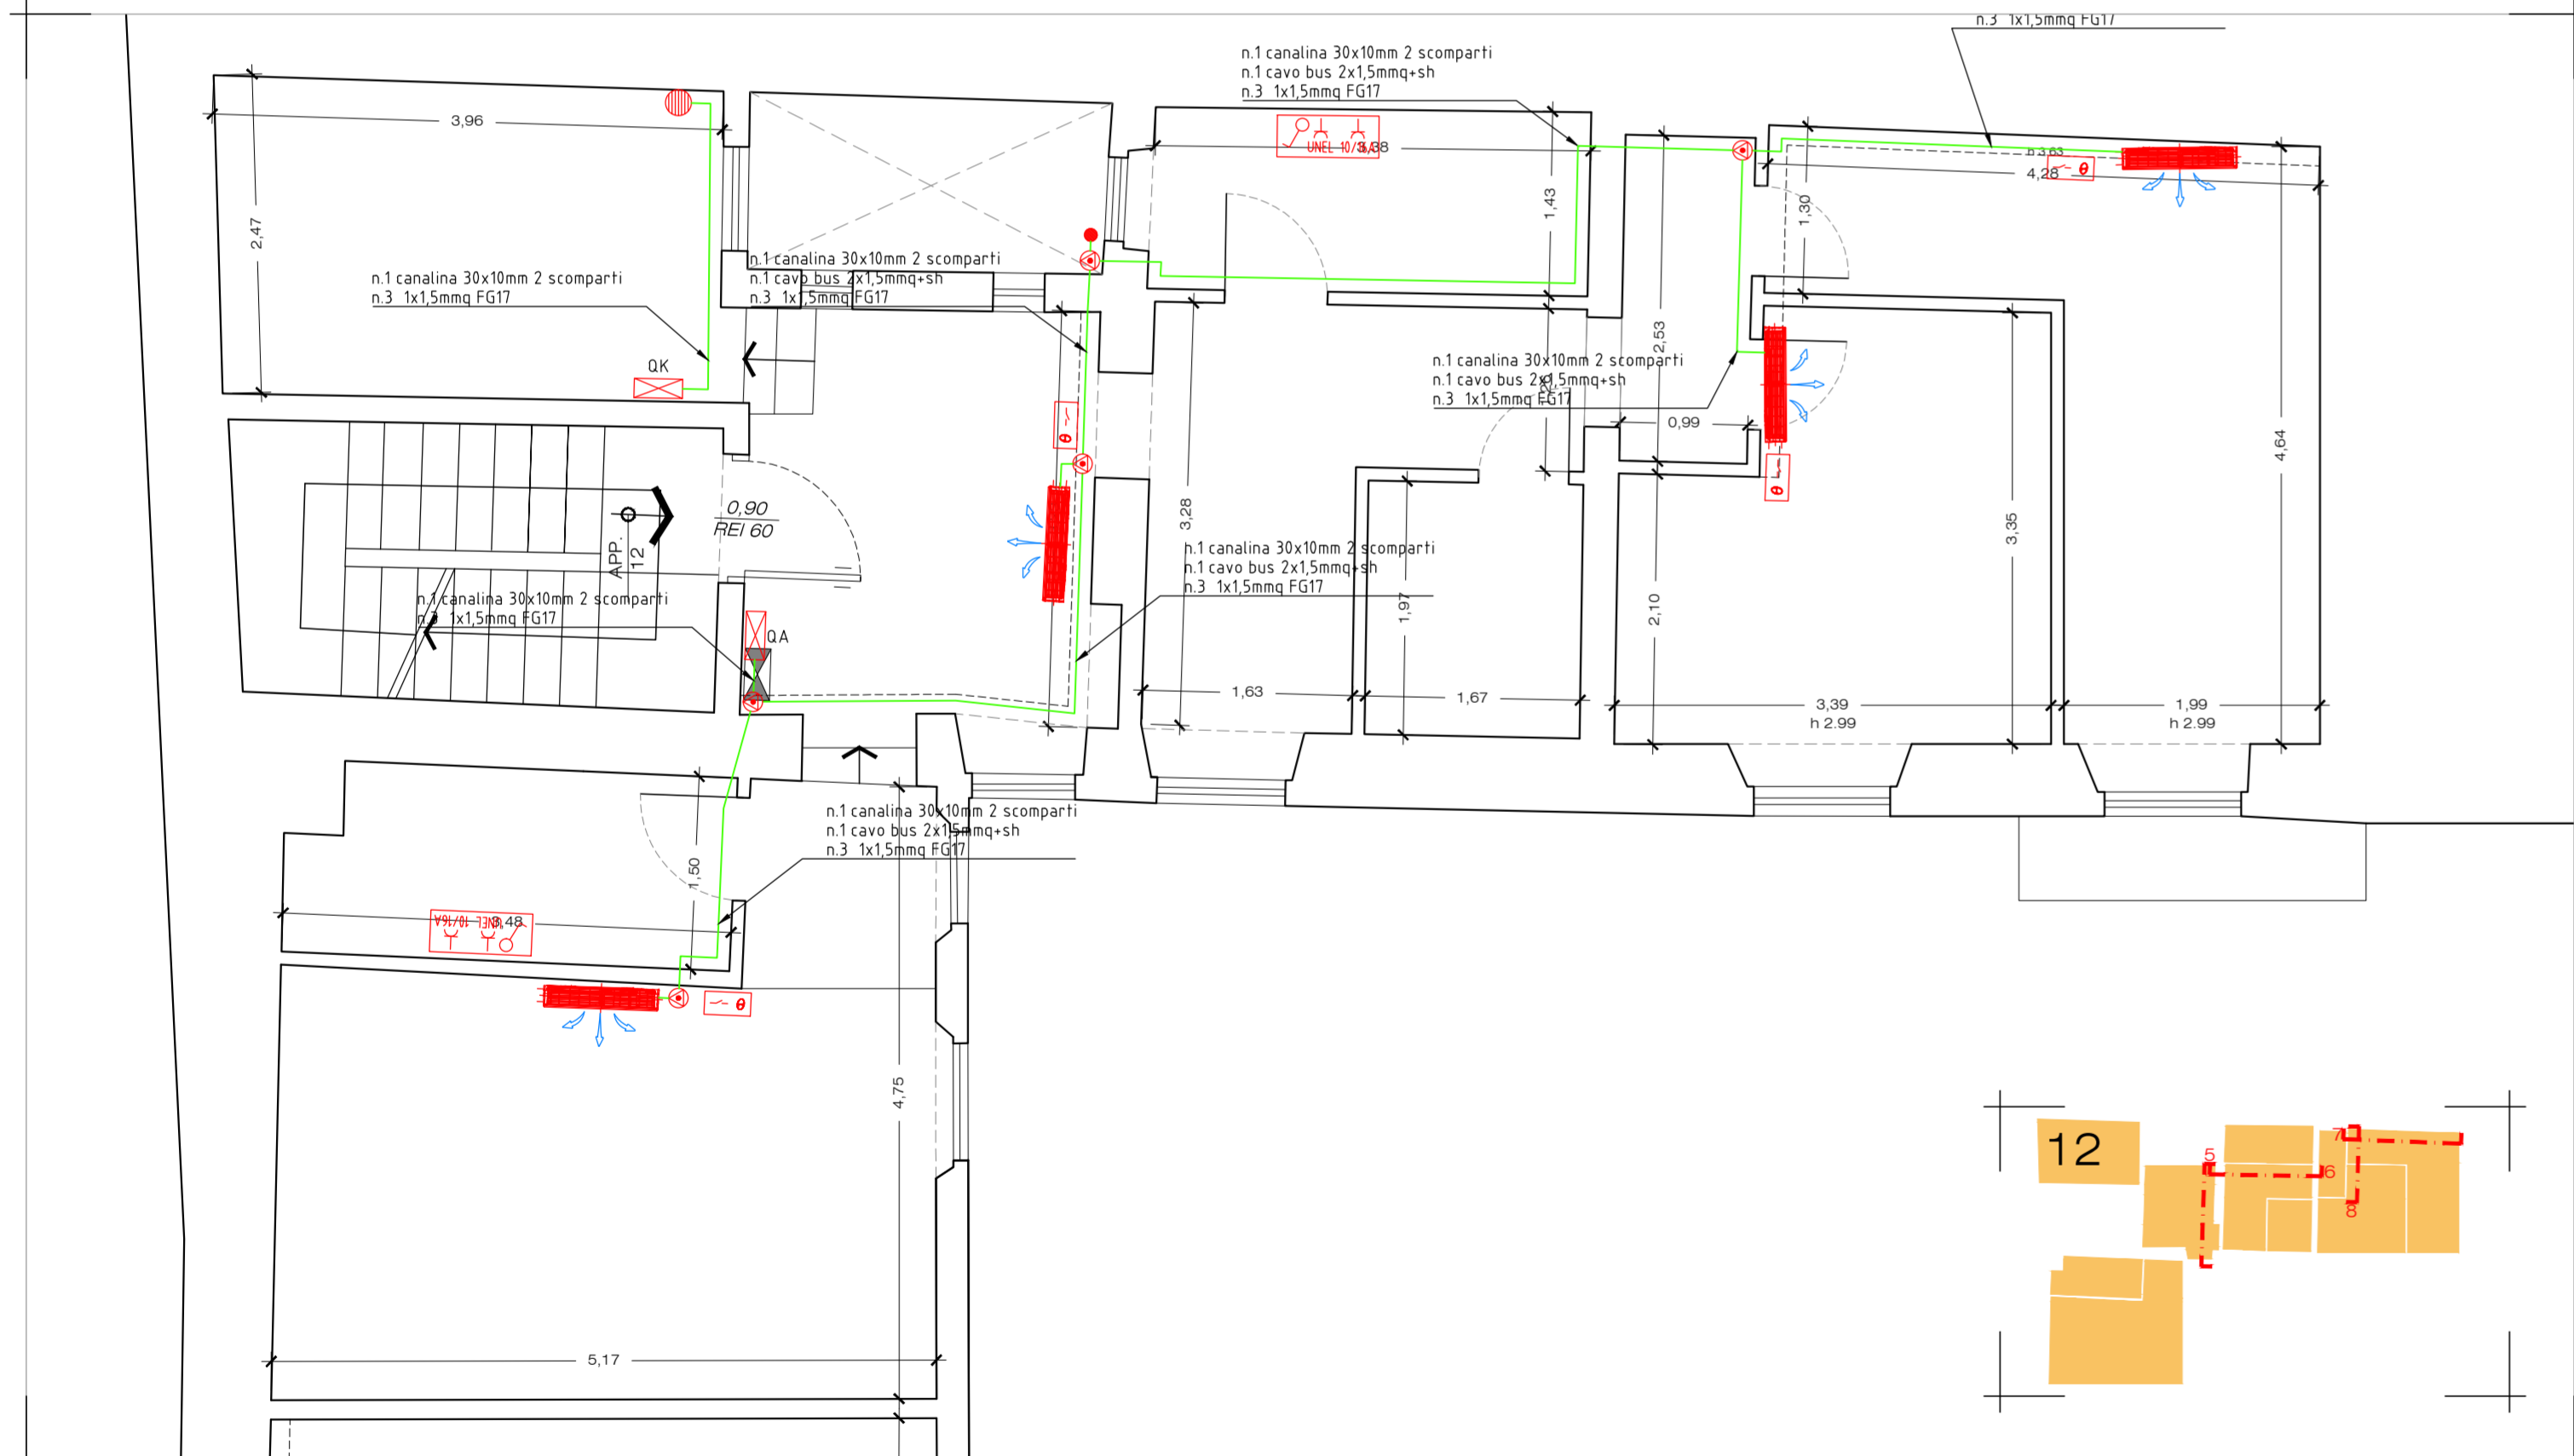

PLANIMETRIA PIANO SECONDO

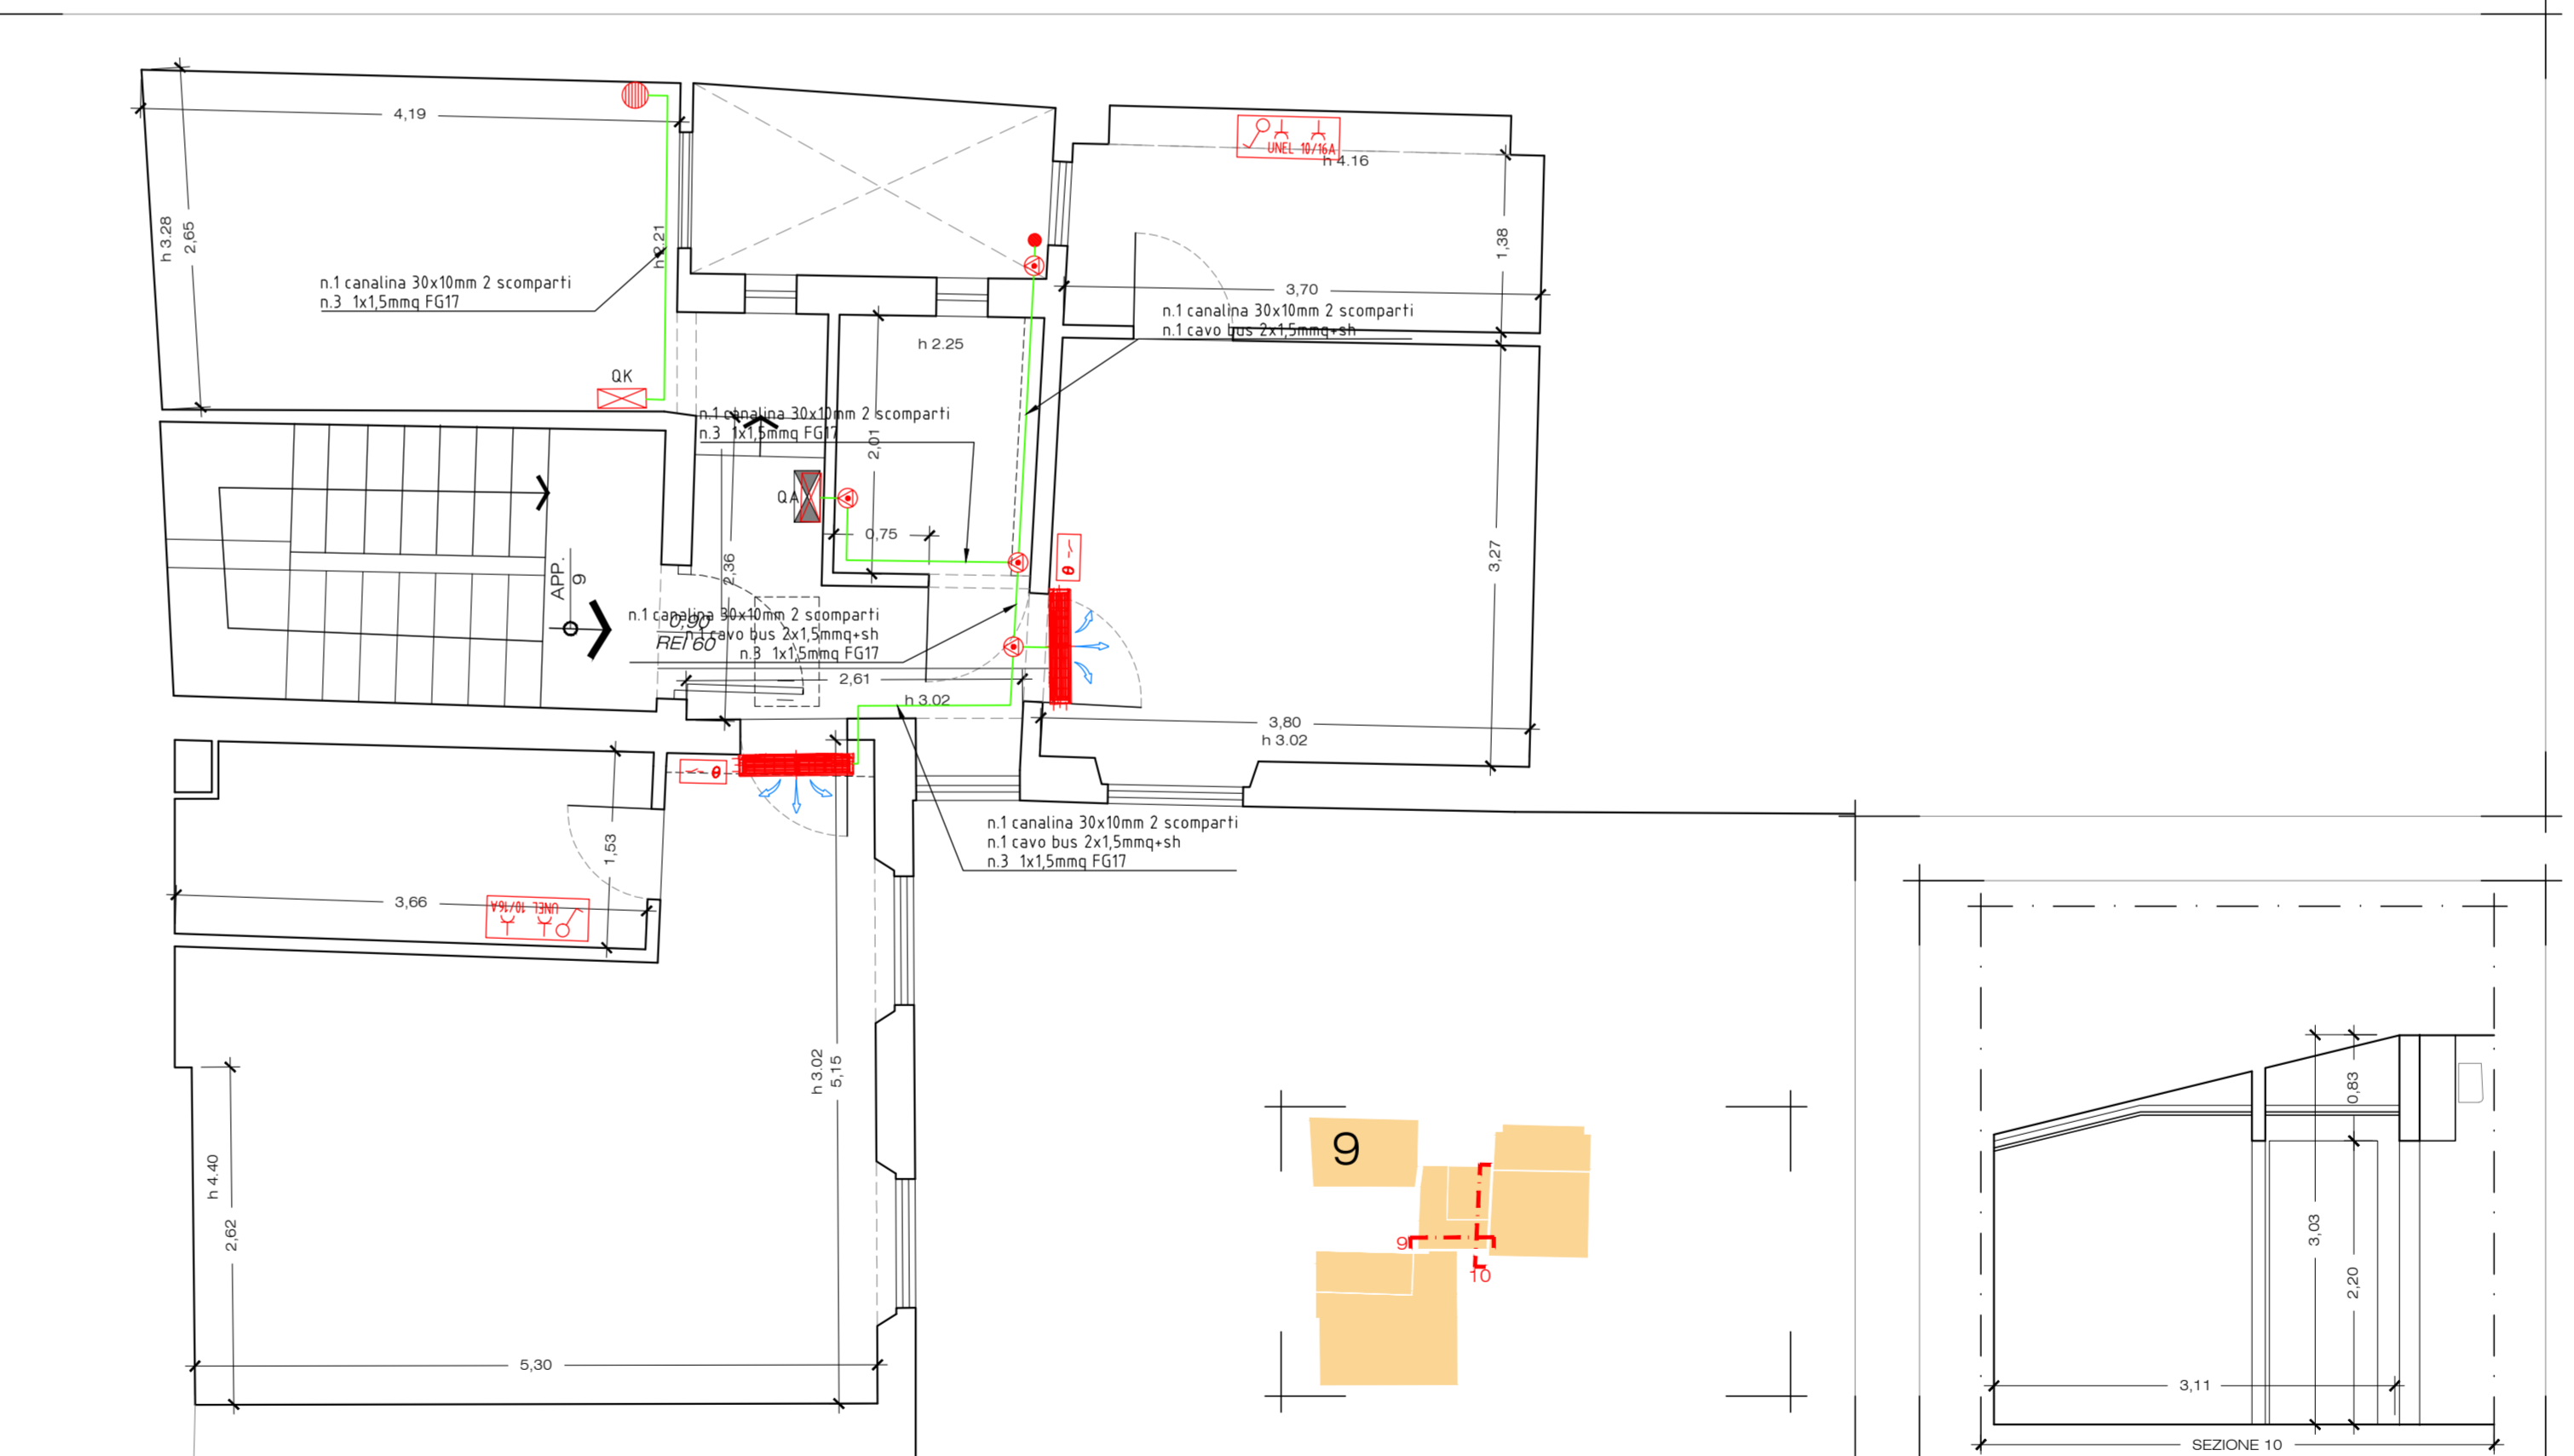

PLANIMETRIA PIANO TERZO

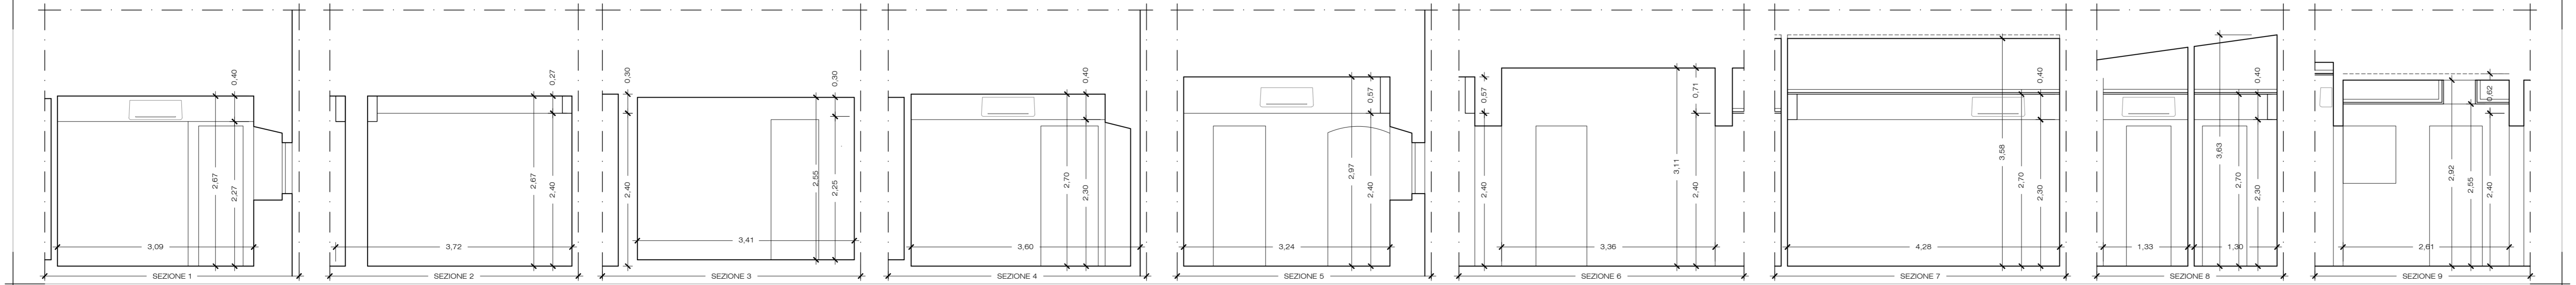

SEZIONI

LEGENDA

PUNTO DI CONSEGNA

CASSETTA DI CONNESSIONE/DERIVAZIONE DA PARETE

PROTEZIONE LINEA MONTANTE UNITA' ABITATIVA ESISTENTE

QUADRO DI DISTRIBUZIONE

PERCORSO MONTANTI BUS

MORSETTIERA ENEL

MOTORIZZAZIONE PORTONE AUTOMATICO

TERMOSTATO AMBIENTE

PANNELLO REMOTO COMANDO MACCHINE DI CLIMATIZZAZIONE

LETTORE BADGE PER APERTURA SERRATURA ELETTRICA

CAMPANA PER ALLARME ANTINCENDIO

ALIMENTAZIONE DI LINEA 24DC AUSILIARIA

CENTRALINA ANTINCENDIO

AVVISATORE AUSILIARIO DI INCENDIO CON FUNZIONE DI PULSANTE

PULSANTE DI EMERGENZA SOTTOVETRO CON LAMPADA SPIA

SEGNALATORE OTTICO PER ALLARME ANTINCENDIO

GRUPPO PRESE SPECCHIERA WC, COMPOSTO DA:
N.1 SCATOLA 504 DA PARETE A 4 POSTI, N.1 INTERRUTTORE LUCE,
N.1 PRESA 2X1016+T, N.1 PRESA UNEL

BOILER

CONDUTTRURA ELETTRICA IN CANALINA IN PVC

CONDUTTRURA ELETTRICA IN TUBO TAZ

CONDUTTRURA ELETTRICA IN CANALA IN ACCIAIO ZINCATO

Azienda regionale per il diritto allo studio universitario della Toscana

ADEGUAMENTO ALLA NORMATIVA DI PREVENZIONE INCENDI DELLA RESIDENZA UNIVERSITARIA DI VIA S. GALLO, 58 FIRENZE
(CUP C14H16001270002 - CIG 71194850E2)

PROGETTO ESECUTIVO

COMMITTENTE

Resp. Unico del Procedimento

Geom. Fabio Silvi

PROGETTAZIONE

STUDIO TECNICO ASSOCIATO ROBERTO ZOMPI E ISABELLA MANNINO, ARCHITETTI
via Galvani 10/basta 41-45, 00148 Roma - tel. 06 8923 7313 - www.sttaassociati.it

firmefirma

ZEROUNO ASSOCIATI
WORK IN PROGRESS

Resp. della progettazione

Arch. Isabella Mannino

Progettazione impianti

Per. Ind. Emanuele Mucci

Coordinamento Sicurezza

Arch. Roberto Zompi

Giovane professionista

Arch. Valentino D'Agostino

ELABORATO NUMERO

43

ARGOMENTO

IMPIANTO ELETTRICO FM

TITOLO

IMPIANTO FM
PLANIMETRIE E SEZIONI EDIFICIO 3

SCALA

1:50

CODIFICA

NUM	OGG	FASE	RAG	ARG	ELA	PROG	REV
43	DSU	ESE	ELE	INT	PL	005	00

REV. DATA

EMMISSIONE	REDAZIONE	CONTROLLATO	APPROVATO
00	07.12.2018	PER APPROVAZIONE	V. PISTILLO V. D'AGOSTINO I. MANNINO