



## **COMUNE DI SAN GIOVANNI VALDARNO**


---

*Provincia di Arezzo*

**INTERVENTO DI SOSTITUZIONE DI UN GENERATORE TERMICO ROTTO ALLA CENTRALE TERMICA DELL'ASILO NIDO DI VIA MILANO INTERNO N.33 - CON SOSTITUZIONE GENERATORE TERMICO CON UNO NUOVO AD ALTO RENDIMENTO IN CONFORMITA' AL D.P.R. 74/2013 ED ADEGUAMENTO IMPIANTISTICO SUL CIRCUITO ACS E RELATIVI SOTTOSERVIZI OLTRE AD EVENTUALE SERVIZIO DI VERIFICA DELLA COMBUSTIONE E TERZO RESPONSABILE AI SENSI DEL D.P.R. 74/2013.**

### **FASE 1**


Allegato C – Elaborati grafici stato attuale e di progetto

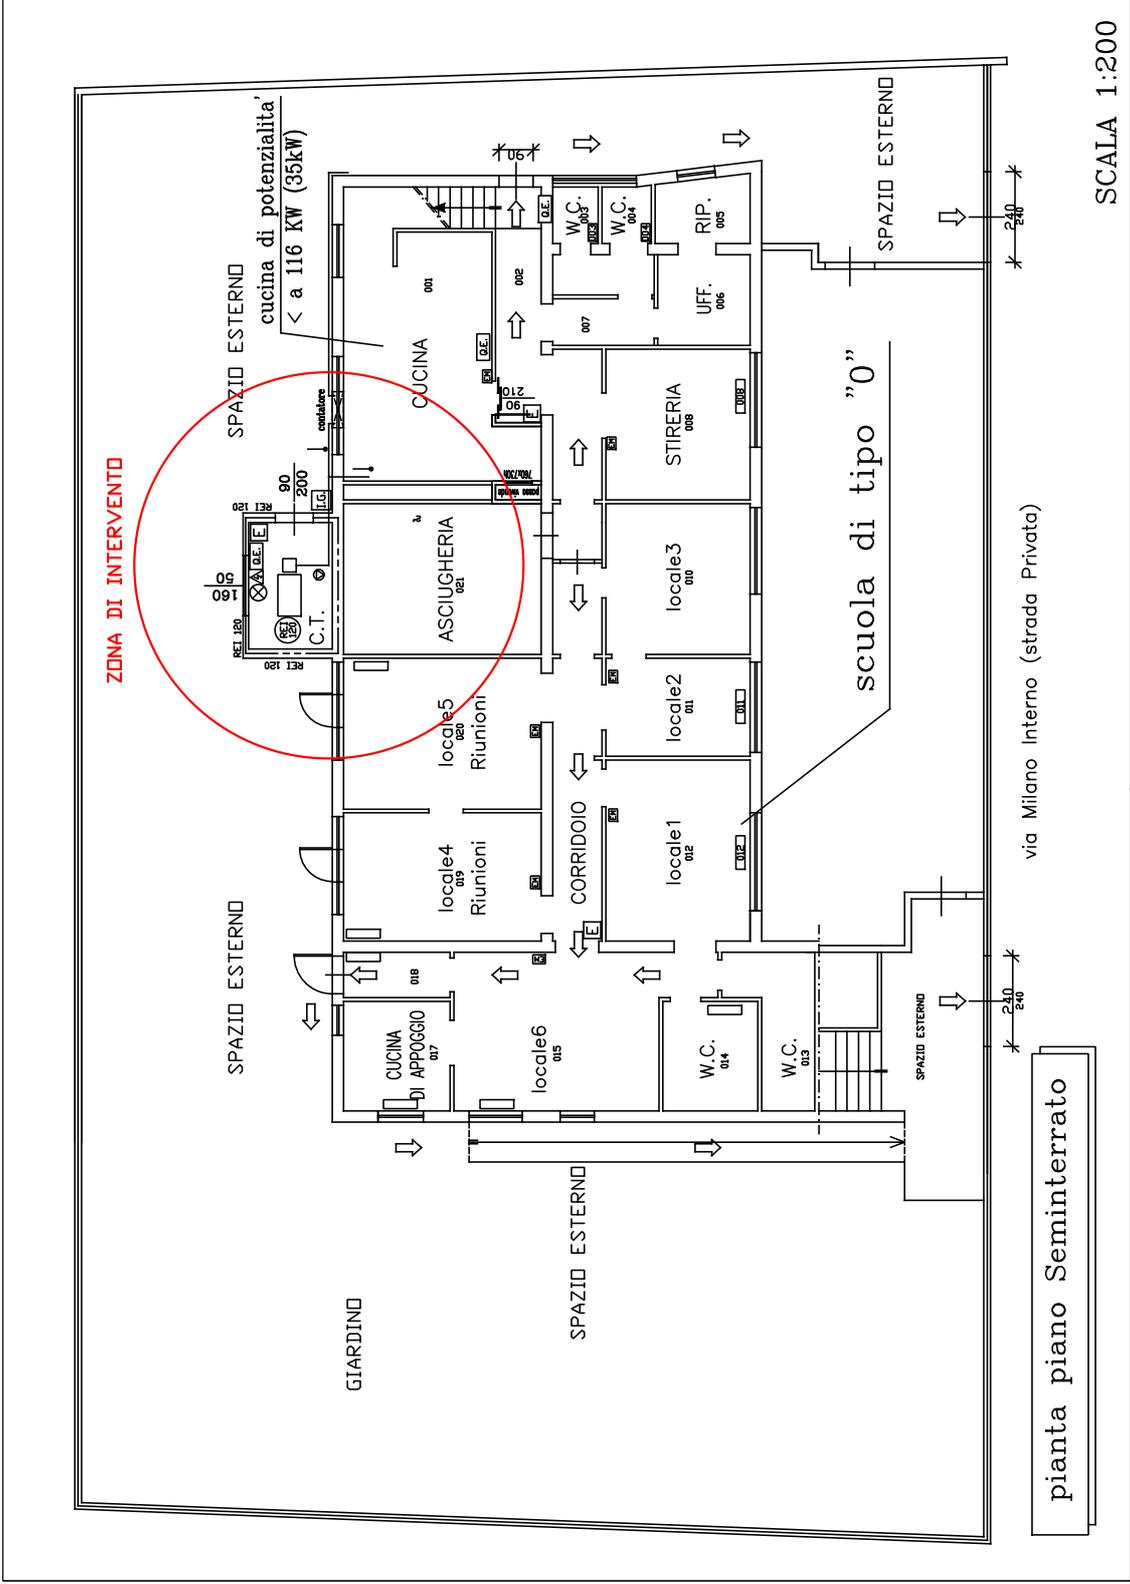

pianta piano Seminterrato

via Milano Interno (strada Privata)

SCALA 1:200

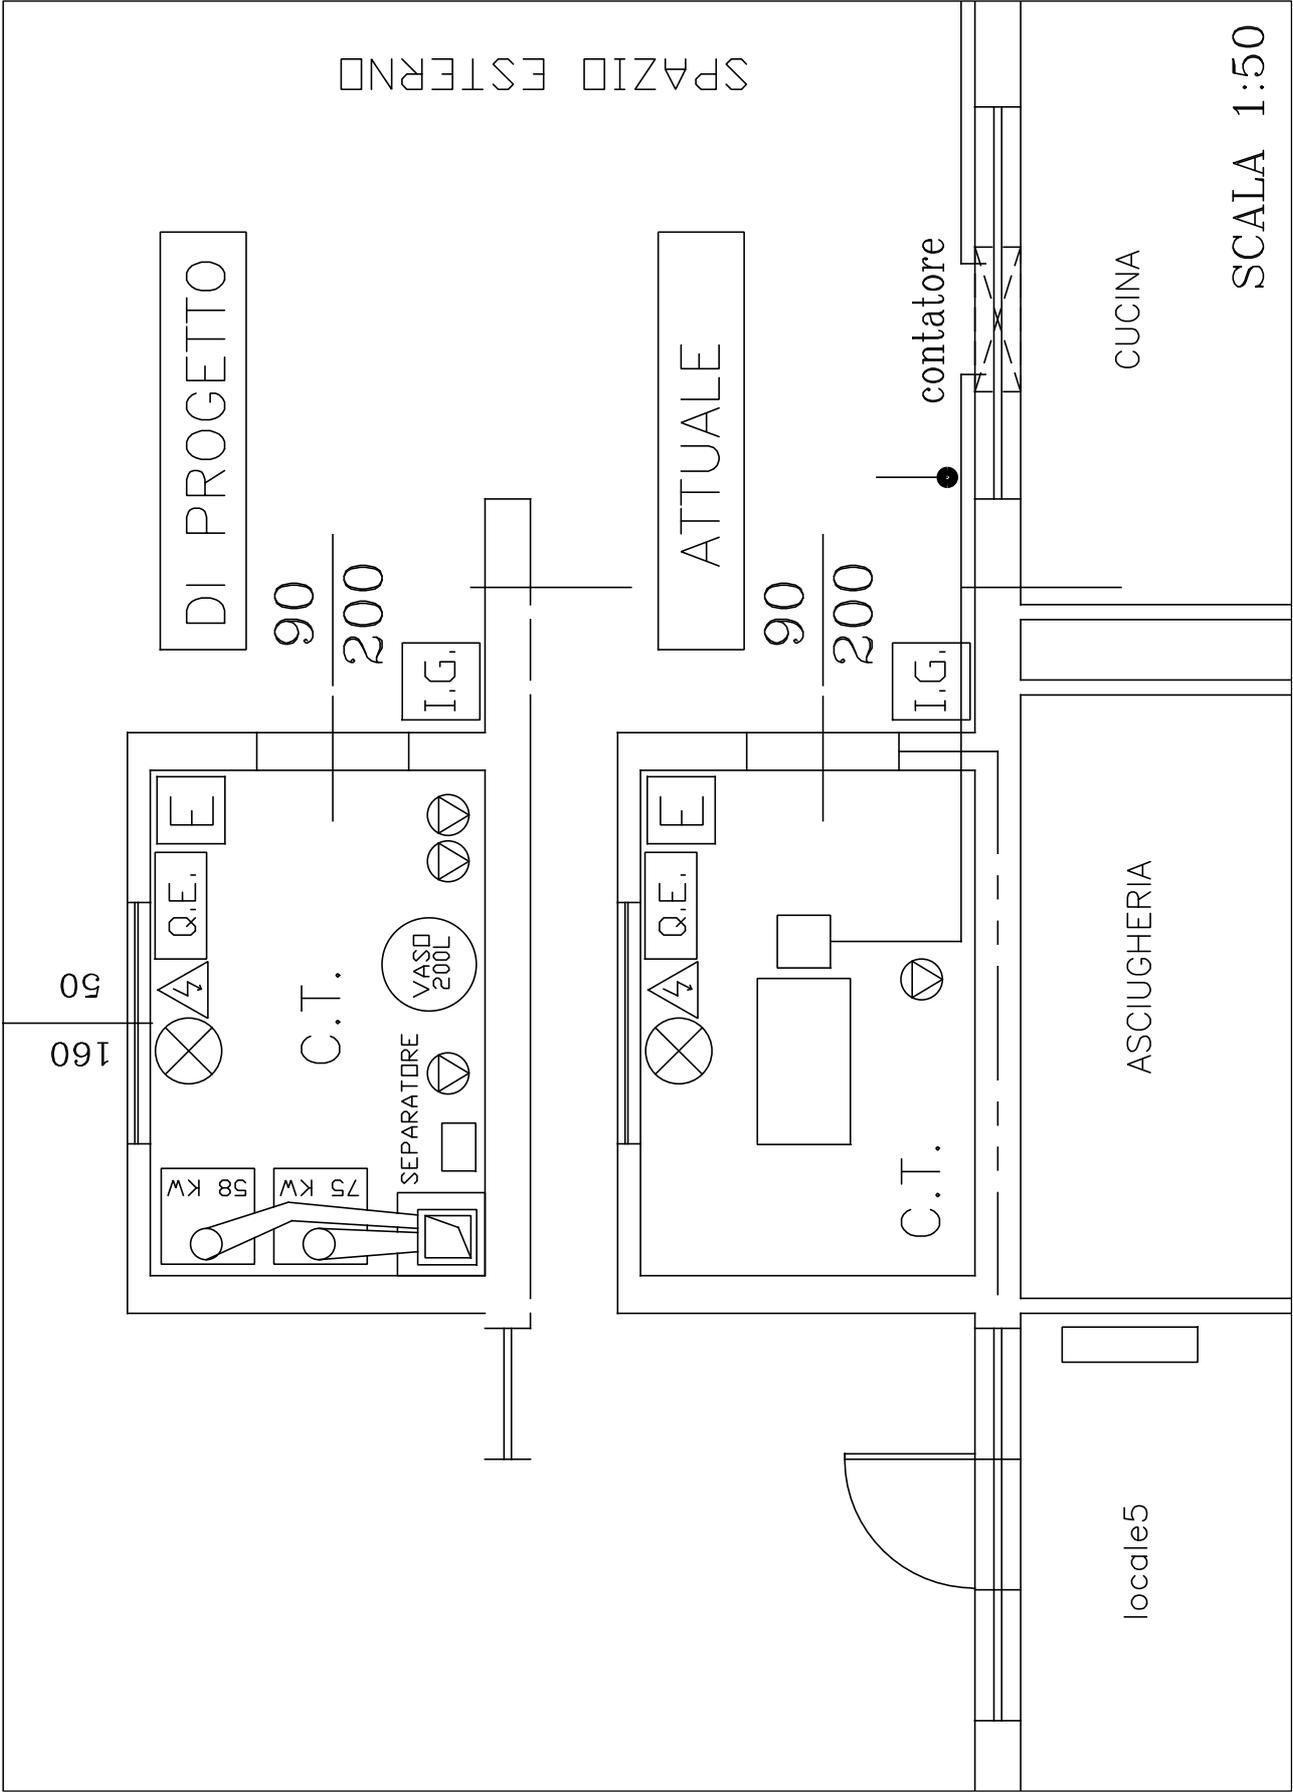


SPAZIO ESTERNO

DI PROGETTO

90  
200

I.G.

160  
50

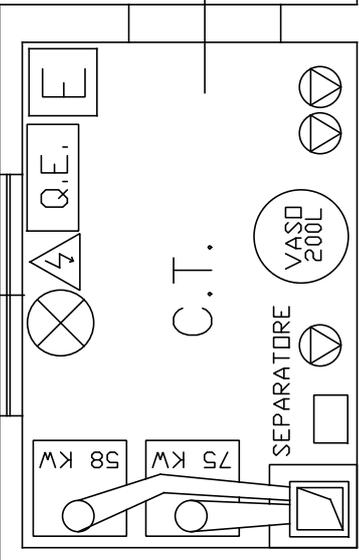

ATTUALE

90  
200

I.G.

contatore

CUCINA

ASCIUGHERIA

localetto

SCALA 1:50