



COMUNE DI PISTOIA

SERVIZIO LAVORI PUBBLICI, PATRIMONIO, VERDE E PROTEZIONE CIVILE
U.O. Edilizia Pubblica e Patrimonio

PROGETTO N. 14099/2019

MANUTENZIONE STRAORDINARIA
RIFACIMENTO SERVIZI IGIENICI SCUOLA PRIMARIA "COLLODI"
(C.U.P. C55B19000020004)



Responsabile del Procedimento:
Ing. Giovanna Bianco

Progettista:
Ing. Gabriele Passeri

Collaboratore in fase di Progettazione:
Geom. Francesco Mugnaioni

Allegato alla Determina Dirigenziale

PROGETTO
ESECUTIVO

(art.23 comma 8 DLgs.50/2016 e s.m.i.)

ELABORATO GRAFICO

TAVOLA N.4

(art.36 D.P.R. 5 ottobre 2010 n.207)


OGGETTO:
SCHEMA IMPIANTO
ELETTRICO

INTERVENTO N.1 Pianta Piano Terra Rialzato	Scala: 1:50
INTERVENTO N.2 Pianta Piano Primo Rialzato	1:50

SCHEMA IMPIANTO ELETTRICO


INTERVENTO 1 - Piano terra rialzato

PIANTA scala 1:50

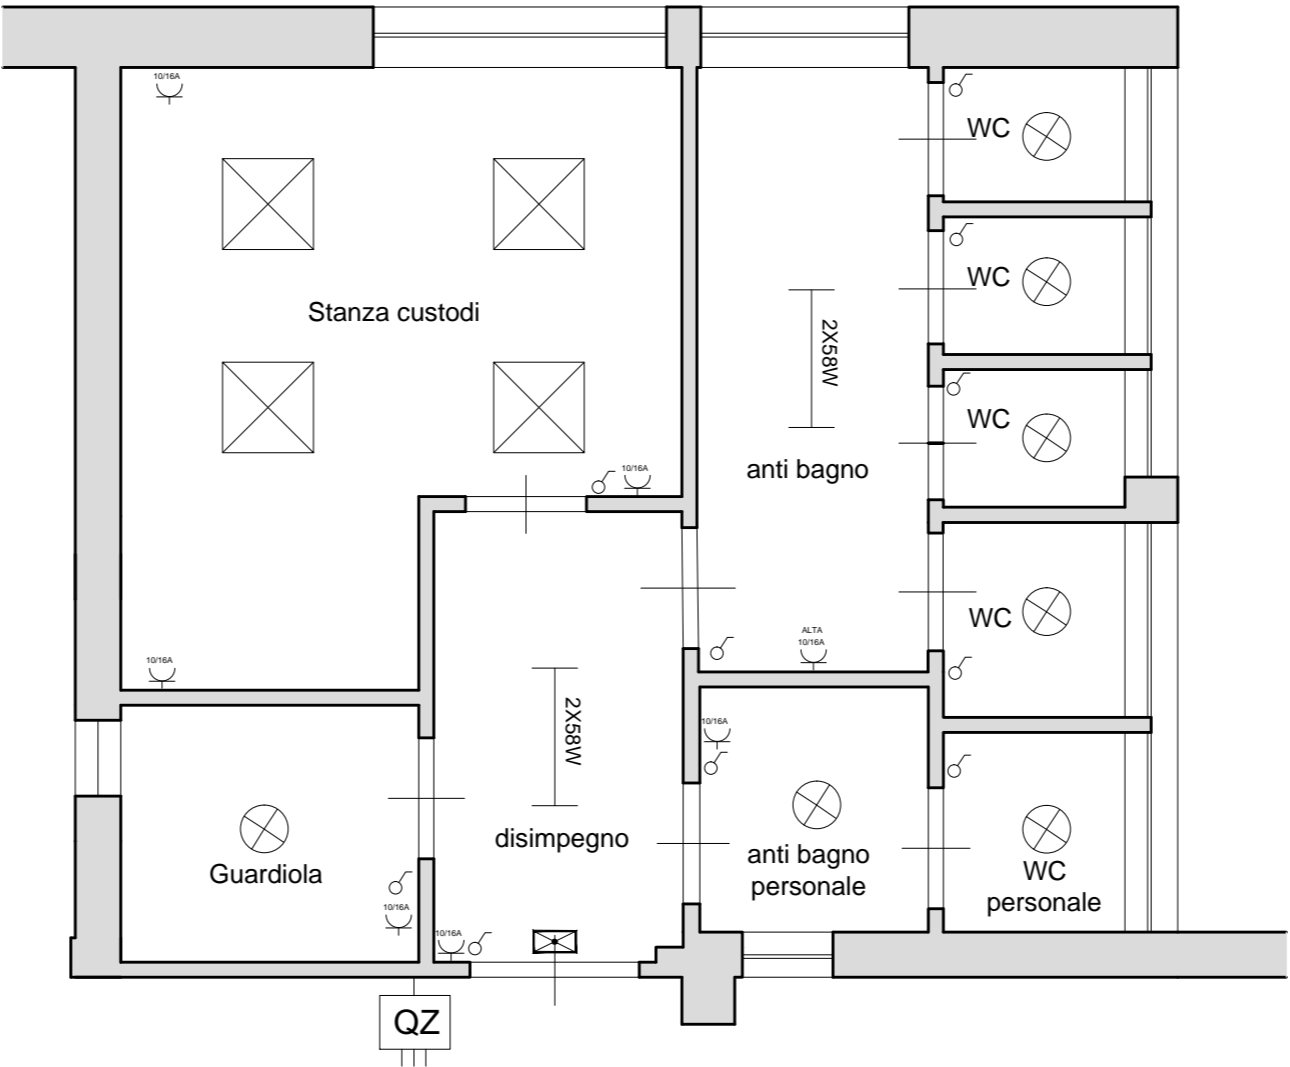

INTERVENTO 2 - Piano primo rialzato

PIANTA scala 1:50

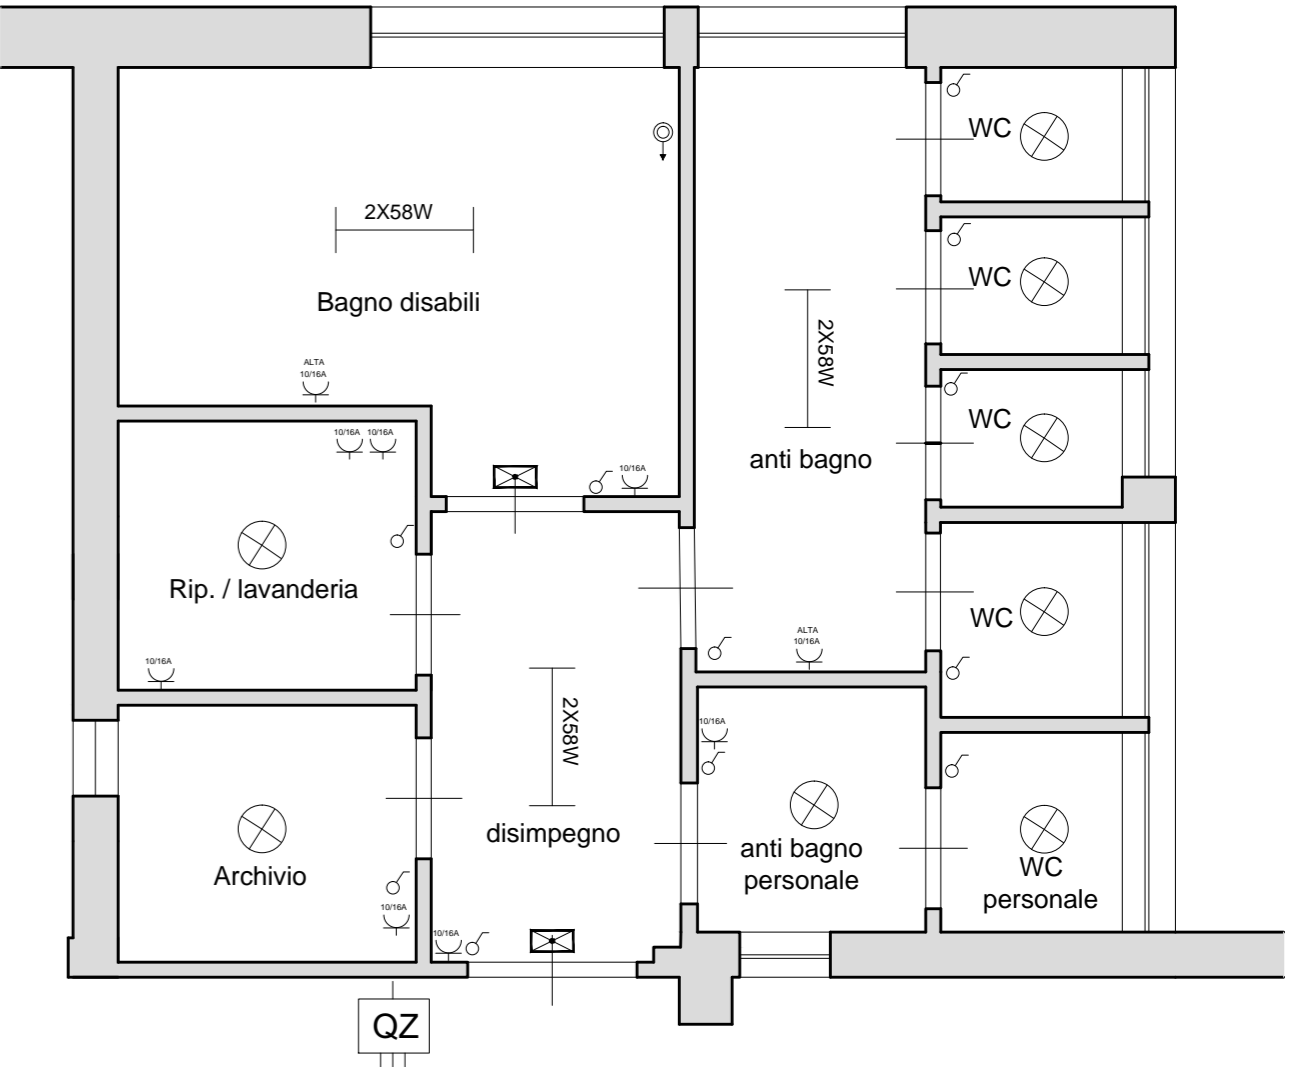

LEGENDA :

	Quadro elettrico di zona esistente		Lampada di emergenza
	Interruttore		Plafoniera stagna 2x58w
	Presa bipasso 10/16A		Plafoniera con lampada a basso consumo
	Presa bipasso 10/16A alta		Plafoniera da incasso 4x18w
	Pulsante a tirare per chiamata di emergenza		