

Unità Gestione e Coordinamento Interventi
di Manutenzione Immobili Gruppo 1


Unità Gestione e Coordinamento Interventi
di Manutenzione Immobili Gruppo 3

Impianti antincendio

- Facoltà di Farmacia
Facoltà di Ingegneria
Facoltà di Scienze matematiche fisiche e naturali
(CENTRO STORICO)
- Amministrazione Centrale (lungarno Pacinotti)
Facoltà di Medicina e chirurgia
Facoltà di Scienze matematiche fisiche e naturali
(area ex Marzotto, San Zeno e via del Brennero)
- Unità Gestione e Coordinamento Interventi
di Manutenzione Immobili Gruppo 2
- Facoltà di Agraria
Facoltà di Economia
Facoltà di Medicina veterinaria
Polo Piagge
- Edificio in concessione
- Unità Gestione e Coordinamento Interventi
di Manutenzione Immobili Gruppo 4
- Amministrazione Centrale (sedi distaccate)
Facoltà di Giurisprudenza
Facoltà di Lettere e filosofia
Facoltà di Lingue e letterature straniere
Facoltà di Scienze Politiche
Edificio EX Benedettine

N.	CODICE	CONTO	DESCRIZIONE	VALORE
IA1	10.001.00	10.001.00	10.001.00	10.001.00
IA2	10.002.00	10.002.00	10.002.00	10.002.00
IA3	10.003.00	10.003.00	10.003.00	10.003.00
IA4	10.004.00	10.004.00	10.004.00	10.004.00
IA5	10.005.00	10.005.00	10.005.00	10.005.00
IA6	10.006.00	10.006.00	10.006.00	10.006.00
IA7	10.007.00	10.007.00	10.007.00	10.007.00
IA8	10.008.00	10.008.00	10.008.00	10.008.00
IA9	10.009.00	10.009.00	10.009.00	10.009.00
IA10	10.010.00	10.010.00	10.010.00	10.010.00
IA11	10.011.00	10.011.00	10.011.00	10.011.00
IA12	10.012.00	10.012.00	10.012.00	10.012.00
IA13	10.013.00	10.013.00	10.013.00	10.013.00
IA14	10.014.00	10.014.00	10.014.00	10.014.00
IA15	10.015.00	10.015.00	10.015.00	10.015.00
IA16	10.016.00	10.016.00	10.016.00	10.016.00
IA17	10.017.00	10.017.00	10.017.00	10.017.00
IA18	10.018.00	10.018.00	10.018.00	10.018.00
IA19	10.019.00	10.019.00	10.019.00	10.019.00
IA20	10.020.00	10.020.00	10.020.00	10.020.00
IA21	10.021.00	10.021.00	10.021.00	10.021.00
IA22	10.022.00	10.022.00	10.022.00	10.022.00
IA23	10.023.00	10.023.00	10.023.00	10.023.00
IA24	10.024.00	10.024.00	10.024.00	10.024.00
IA25	10.025.00	10.025.00	10.025.00	10.025.00
IA26	10.026.00	10.026.00	10.026.00	10.026.00
IA27	10.027.00	10.027.00	10.027.00	10.027.00
IA28	10.028.00	10.028.00	10.028.00	10.028.00

Nota:
Non sono rappresentati nell'elenco in
questo schema gli impianti identificati
dei IA01 - IA03 - IA05 - IA06 - IA07 - IA09

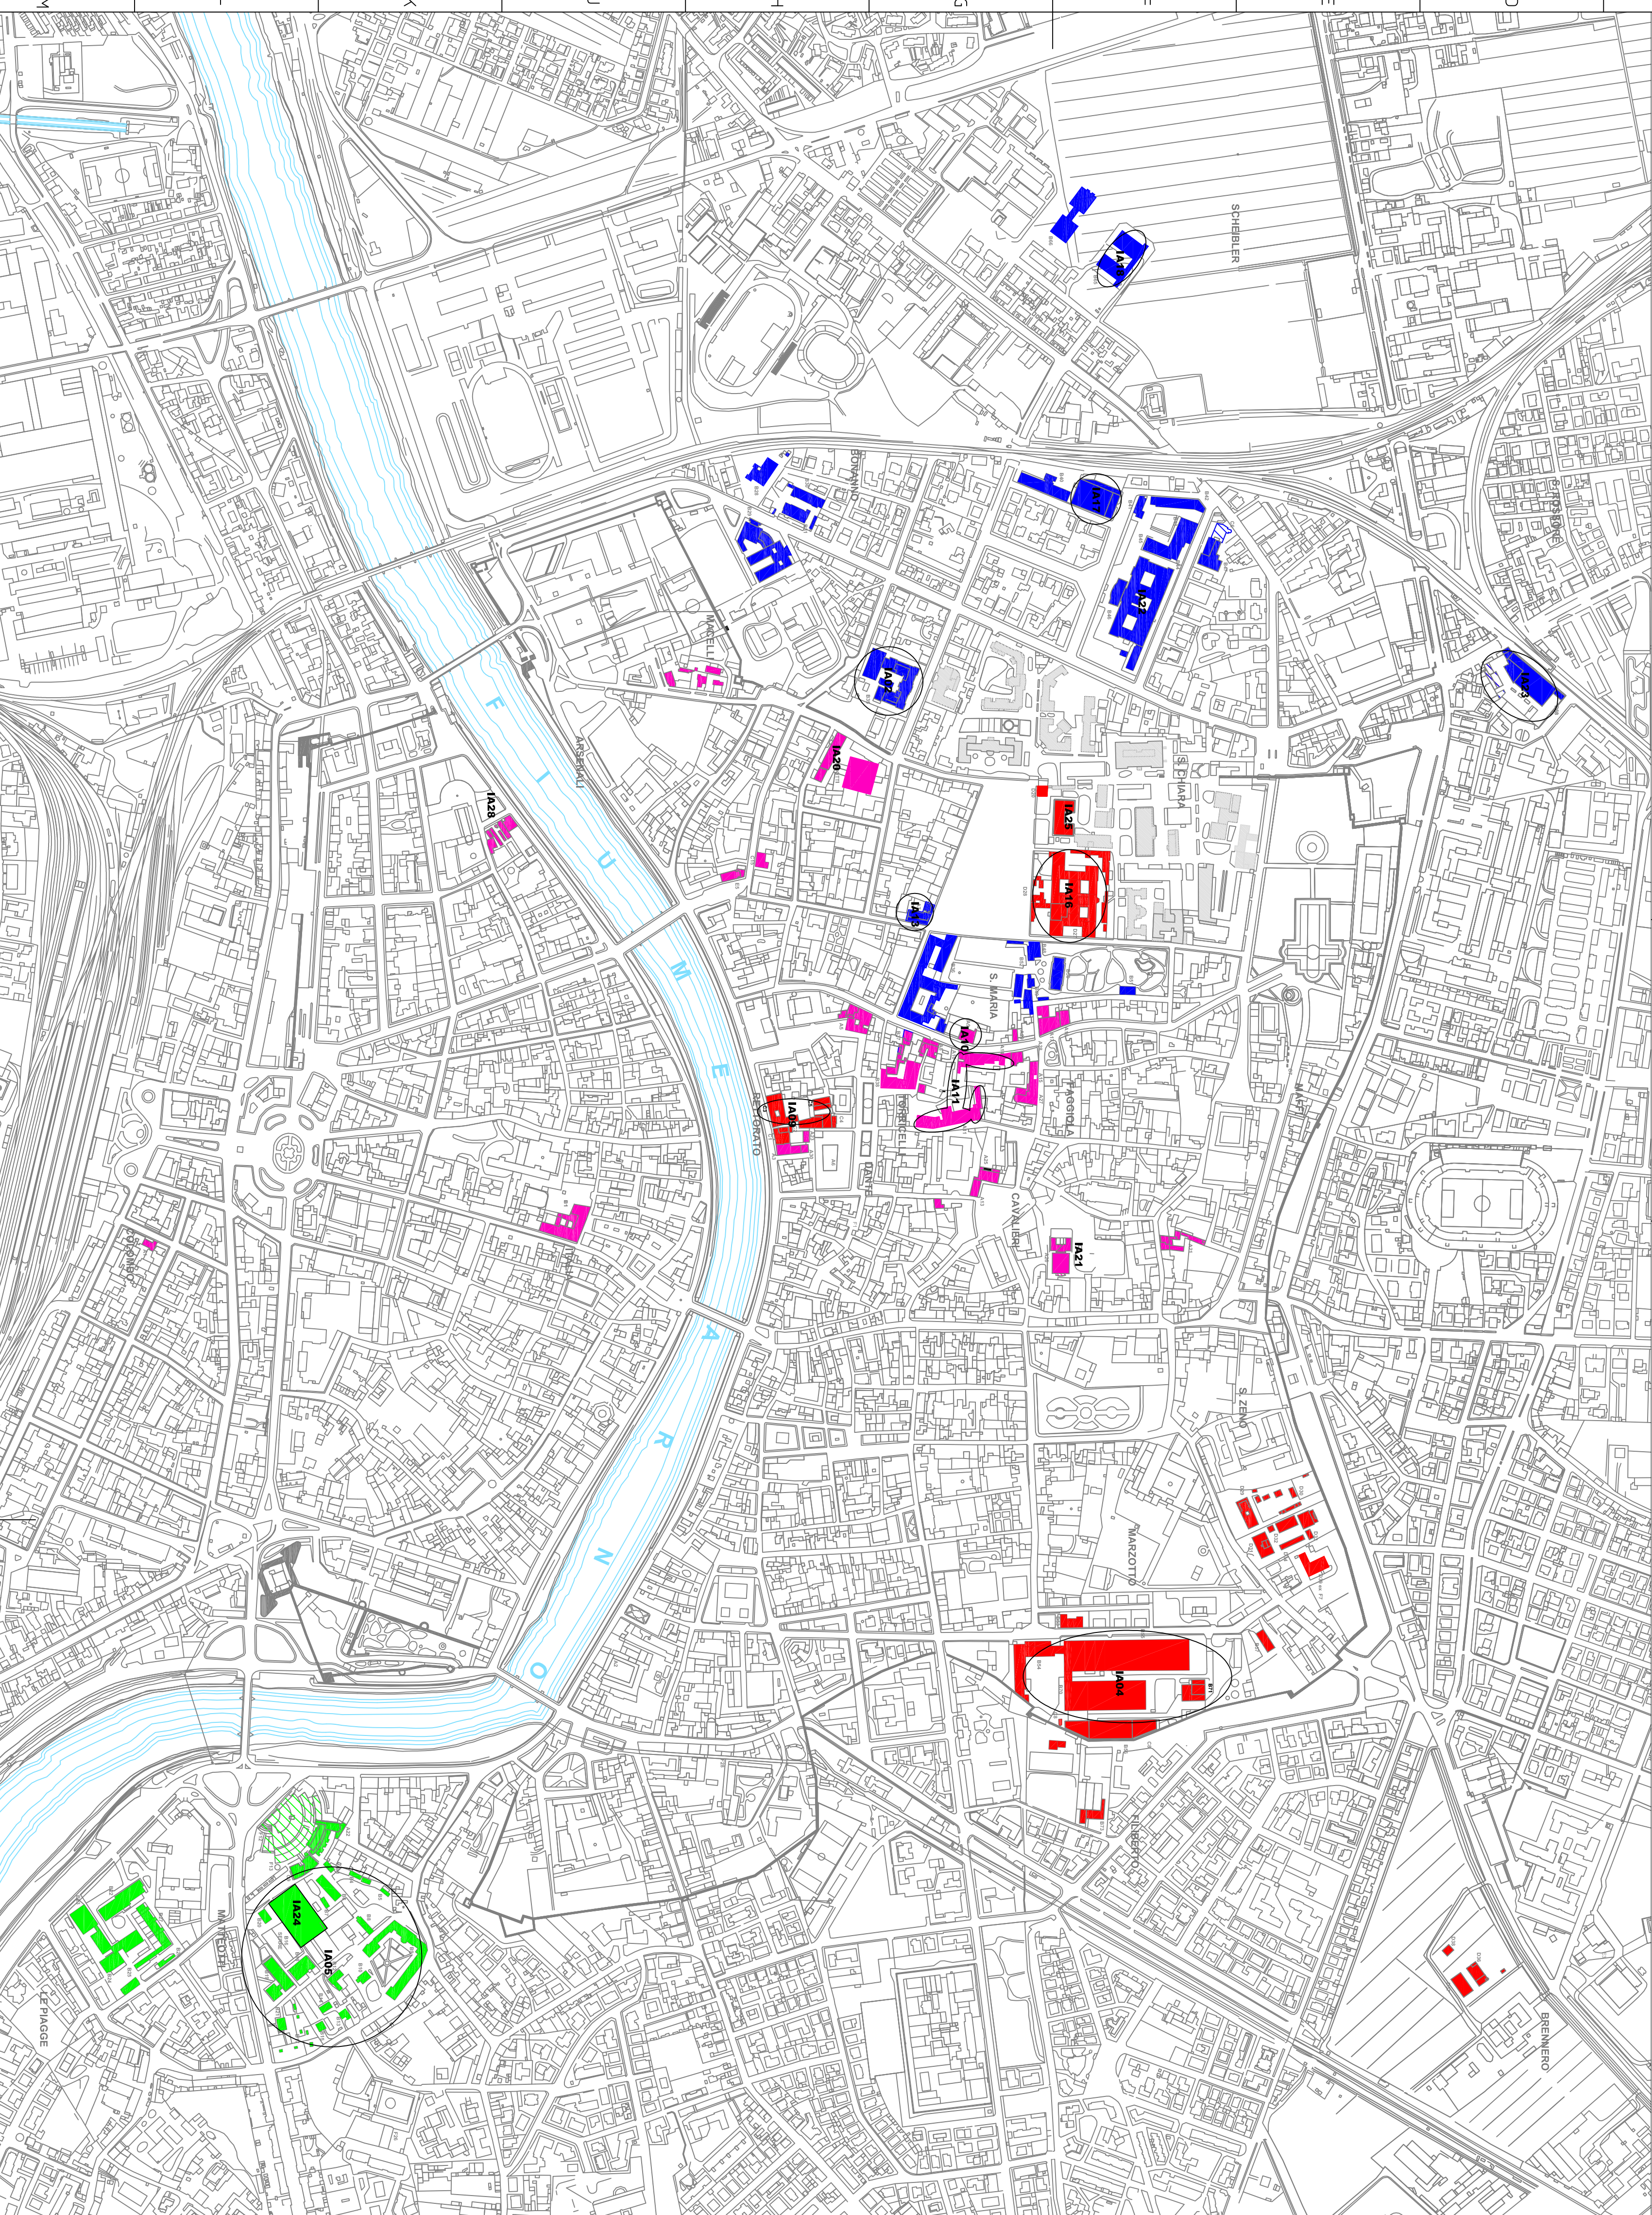

Struttura

ATENEOPISA

Opere

Opere di conduzione, verifica e manutenzione ordinaria e straordinaria di impianti idrici antincendio

Progetto

PROGETTO ESECUTIVO

Codice

IA_01

Elaborato:

con indicazione degli impianti antincendio

Il Rettore
Prof. Massimo Mario
Augusto

Il RUP
Per. Ind. Luca Pardini

Il Progettista
Per. Ind. M. Cozzolino

Per Presa Visione
Il Direttore Lavori:
L'Impresa

N. rev

01

Emmissione

11/01/2018

Data

11/01/2018

Firma

11/01/2018

Progettato da

M. Cozzolino

Controllato da

S. Burchi

Approvato da

S. SOW

Riferimento

AZZ/IT

Data

11/01/2018

Scala

1:2000