


Pianta Layout
Scala 1: 350



Stralcio Aerofotogrammetrico
Scala 1: 2000

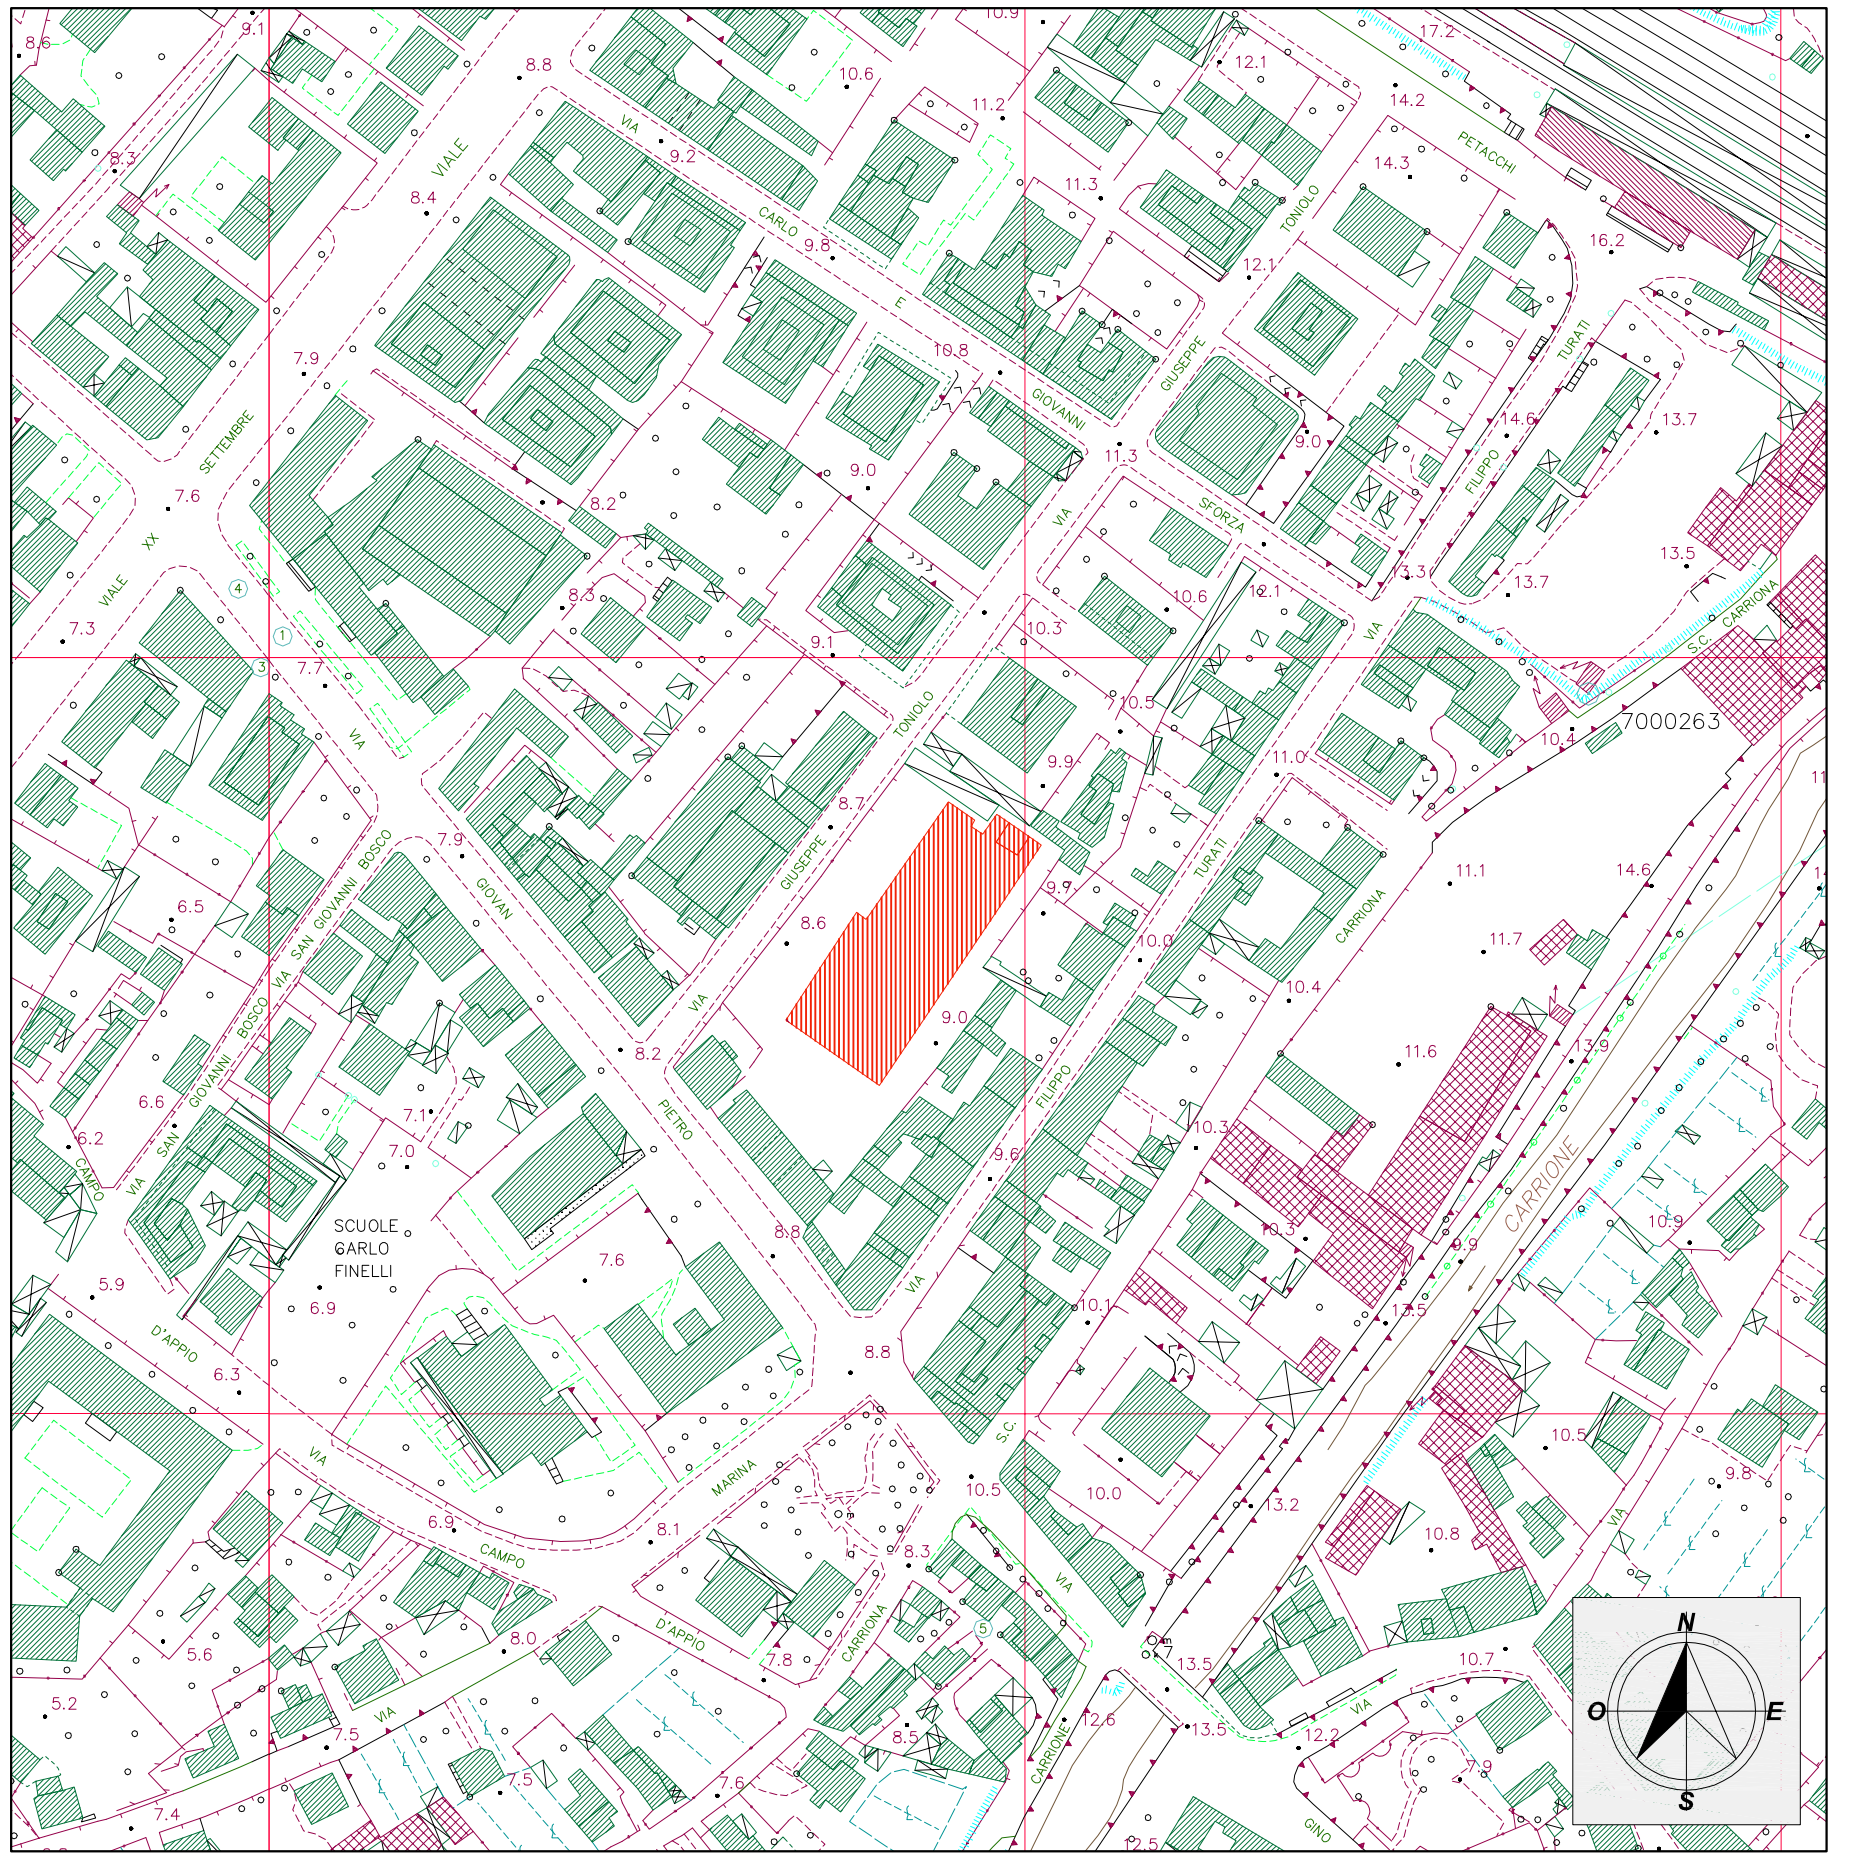

Estratto Catastale
Foglio 62 - Mappale 1033-826 Scala 1: 1000

LEGENDA SIMBOLI UTILIZZATI NEI GRAFICI (COME DA D.M. 30 NOVEMBRE 1983)			LEGENDA SIMBOLI UTILIZZATI NEI GRAFICI (COME DA D.M. 30 NOVEMBRE 1983)		
CATEGORIA	SIMBOLO FIGURATO	DEFINIZIONE	CATEGORIA	SIMBOLO FIGURATO	DEFINIZIONE
ELEMENTI COSTRUTTIVI E RELATIVE APERTURE		Porta resistente al fuoco	SISTEMI DI SEGNALEZIONE		Impianto di allarme
		Finestra resistente al fuoco			Spazio a distanza linea elettrica
DISTANZIAMENTI		Distanza di sicurezza esterna			Impianto automatico di rilevazione (fumo o calore)
		Distanza di sicurezza interna	IMPIANTI FISSI DI ESTINZIONE		Impianto automatico di rilevazione incendio
		Distanza di protezione			Ad attivazione automatica
SISTEMI DI VIE D'USCITA		Uscita verso l'alto			Ad attivazione manuale
		Uscita orizzontale	LEGENDA ALTRI SIMBOLI GRAFICI		
		Uscita verso il basso		COLONNA MONTANTE IMPIANTO IDRICO ANTINCENDIO	
ESTINTORI		Estintore portatile		QUADRO ELETTRICO GENERALE DI PIANO	
		Estintore carrellato		COMPARTIMENTAZIONE REI 120 - REI 60	
		Neoprene (spessore 20 mm)		TUBAZIONE ADDUZIONE GAS	
SISTEMI ANTINCENDIO IDRICI		Idrante a muro con tubazione flessibile a braccio UNI 45		LUCE DI EMERGENZA	
		Idrante sottosuolo	Le tubazioni della rete idrica antincendio, devono essere indipendenti da quelle dei servizi sanitari. Le tubazioni devono essere protette dal gelo, dagli urti e dal fuoco.		
		Idrante sopraelevato			
		Attacco per autospuma antigelo a sbalzo			
LEGENDA IMPIANTO DI RIVELAZIONE INCENDIO					
	CENTRALE RIVELAZIONE INCENDIO				
	RIVELATORE DI FUMO				
	RIVELATORE DI CALORE				
	RIVELATORE DI GAS				
	RIVELATORE LINEARE DI FUMO				
	PULSANTE MANUALE ALLARME INCENDIO				
	PANNELLO OTTICO ACUSTICO				
	SIRENA ALLARME ACUSTICO				
	ALLARME ACUSTICO (campanella)				

Provincia di MASSA CARRARA

COMUNE DI CARRARA

Lavoro:

Progetto definitivo relativo ai lavori di riqualificazione dell'ex Capannone C.A.T., sito a Carrara (MS) in via Giovan Pietro, località Avenza, sulla proprietà individuata catastalmente al Foglio 81, Mappale 314.
CUP: F81B17000260001 - CIG: Z07215E44A
Determinazione Dirigenziale n. 332 del 29-12-2017

Committente:

COMUNE DI CARRARA
Piazza 2 Giugno n. 1 - 54033 Carrara (MS)

Oggetto:

Ex Capannone C.A.T.
Progetto DEFINITIVO

[Adeguamento alla normativa di Prevenzione Incendi dell'autorimessa ubicata all'interno del capannone in oggetto, di cui all'Attività n. 75.1.A (Autorimesse pubbliche e private, con superficie compresa tra 300 m² a 1000 m²) del D.P.R. n. 151 del 1° Agosto 2011 e non comprendente altre l'Attività - RICHIESTA DI DEROGA AL C.T.R.]

Stralcio Aerofotogrammetrico
Estratto Catastale
Pianta Layout

scala 1: 2000
scala 1: 1000
scala 1: 350

Progettista:	Pier Luigi Pucci	Ingegnere	Albo degli Ingegneri di Massa Carrara n. 337A
Via Marina Vecchia, 175 - 54100 Massa (MS) Tel./Fax 0585-858224 E-mail: pierluigi.pucci@email.it			
Collaboratore:	Luciano Sella	Architetto	Albo degli Architetti di La Spezia n. 262
Data		Marzo 2018	Aggiornamento
Firma Progettista			
Firma Committente			

Timbro:

Tavola:

01 C.T.R.