



COMUNE DI GROSSETO


SETTORE LAVORI PUBBLICI  
Servizio edilizia istituzionale scolastica e beni vincolati  
**PROGETTO ESECUTIVO**

Descrizione:  
**PROGETTO IMPIANTO ELETTRICO  
DISTRIBUZIONE IMPIANTO ELETTRICO E  
IMPIANTO DI TERRA**


RIFERIMENTO:  
**PIANO PRIMO**

Elaborato: **EL\_TAV\_02**      Scala: **1:100**      Data: **ottobre 2018**

**ING. FILIPPO CALVANO**  
Via Bianda 16/a Grosseto  
tel 328929246  
email: filippo.calvano@gmail.com

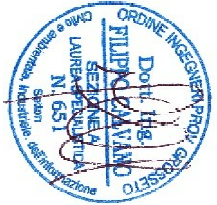

LEGENDA	
	Scatole di derivazione
	Pozzetto polino di terra
	Corda nuda di rame per collegamento a ferri di fondazione
	Quadro elettrico
	Collegamento equipotenziale di terra
	Linea possoni verticali
	Linea interrato
	Passerello 200x100 (bu) e 200x100 per impianti speciali (celesti)
	Linea sottoroccia

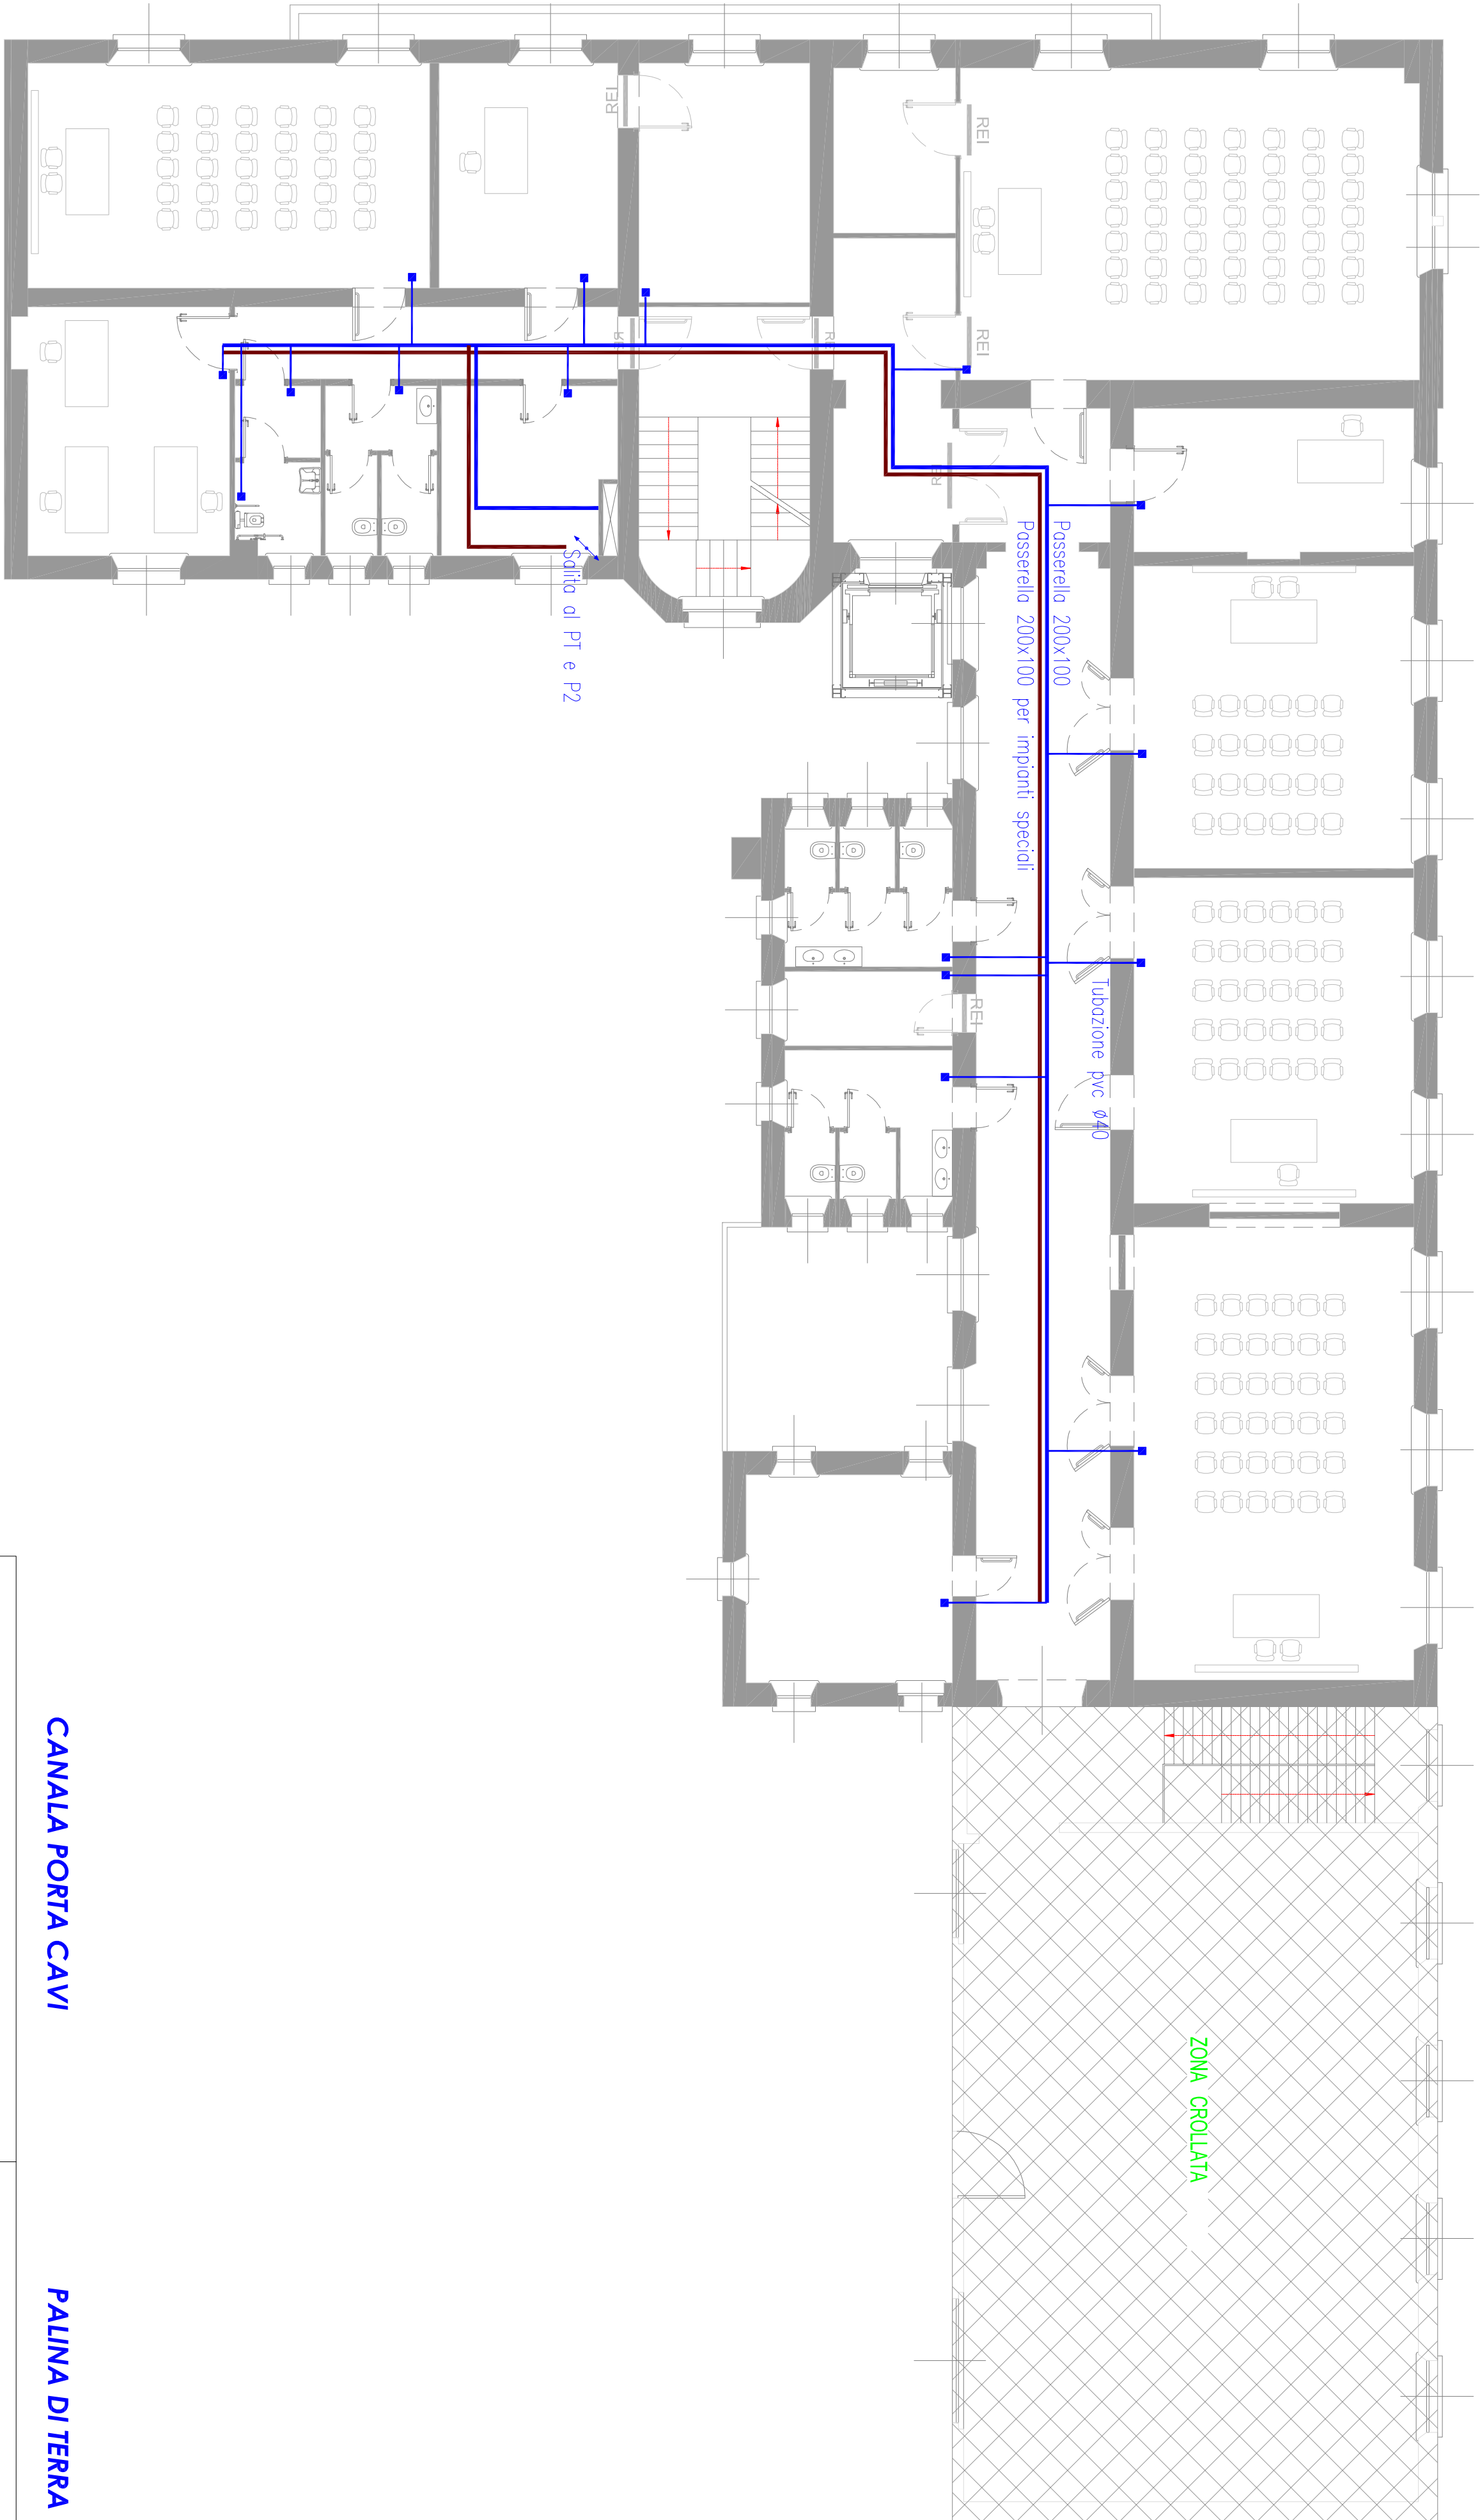

CANALA PORTA CAVI



PALINA DI TERRA

