



COMUNE DI GROSSETO

SETTORE LAVORI PUBBLICI
Servizio edilizia istituzionale scolastica e beni vincolati


PROGETTO ESECUTIVO

Descrizione:
**PROGETTO IMPIANTO ELETTRICO
DISTRIBUZIONE IMPIANTO ELETTRICO E
IMPIANTO DI TERRA**


RIFERIMENTO:
PIANO SECONDO

Elaborato: **EL_TAV_03** Scala: **1:100** Data: **ottobre 2018**

ING. FILIPPO CALVANO
Via Bianda 16/a Grosseto
tel 328929246
email: filippo.calvano@gmail.com

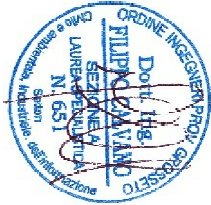

LEGENDA	
■	Scatole di derivazione
⊕	Pozzetto polino di terra
---	Corda nuda di rame per collegamento a ferri di fondazione
☐	Quadro elettrico
⬮	Collegamento equipotenziale di terra
↕	Linea possoni verticali
—	Linea interrata
—	Passerella 200x100 (bu) e 200x100 per impianti speciali (celesti)
m o m	Linea sottotraccia

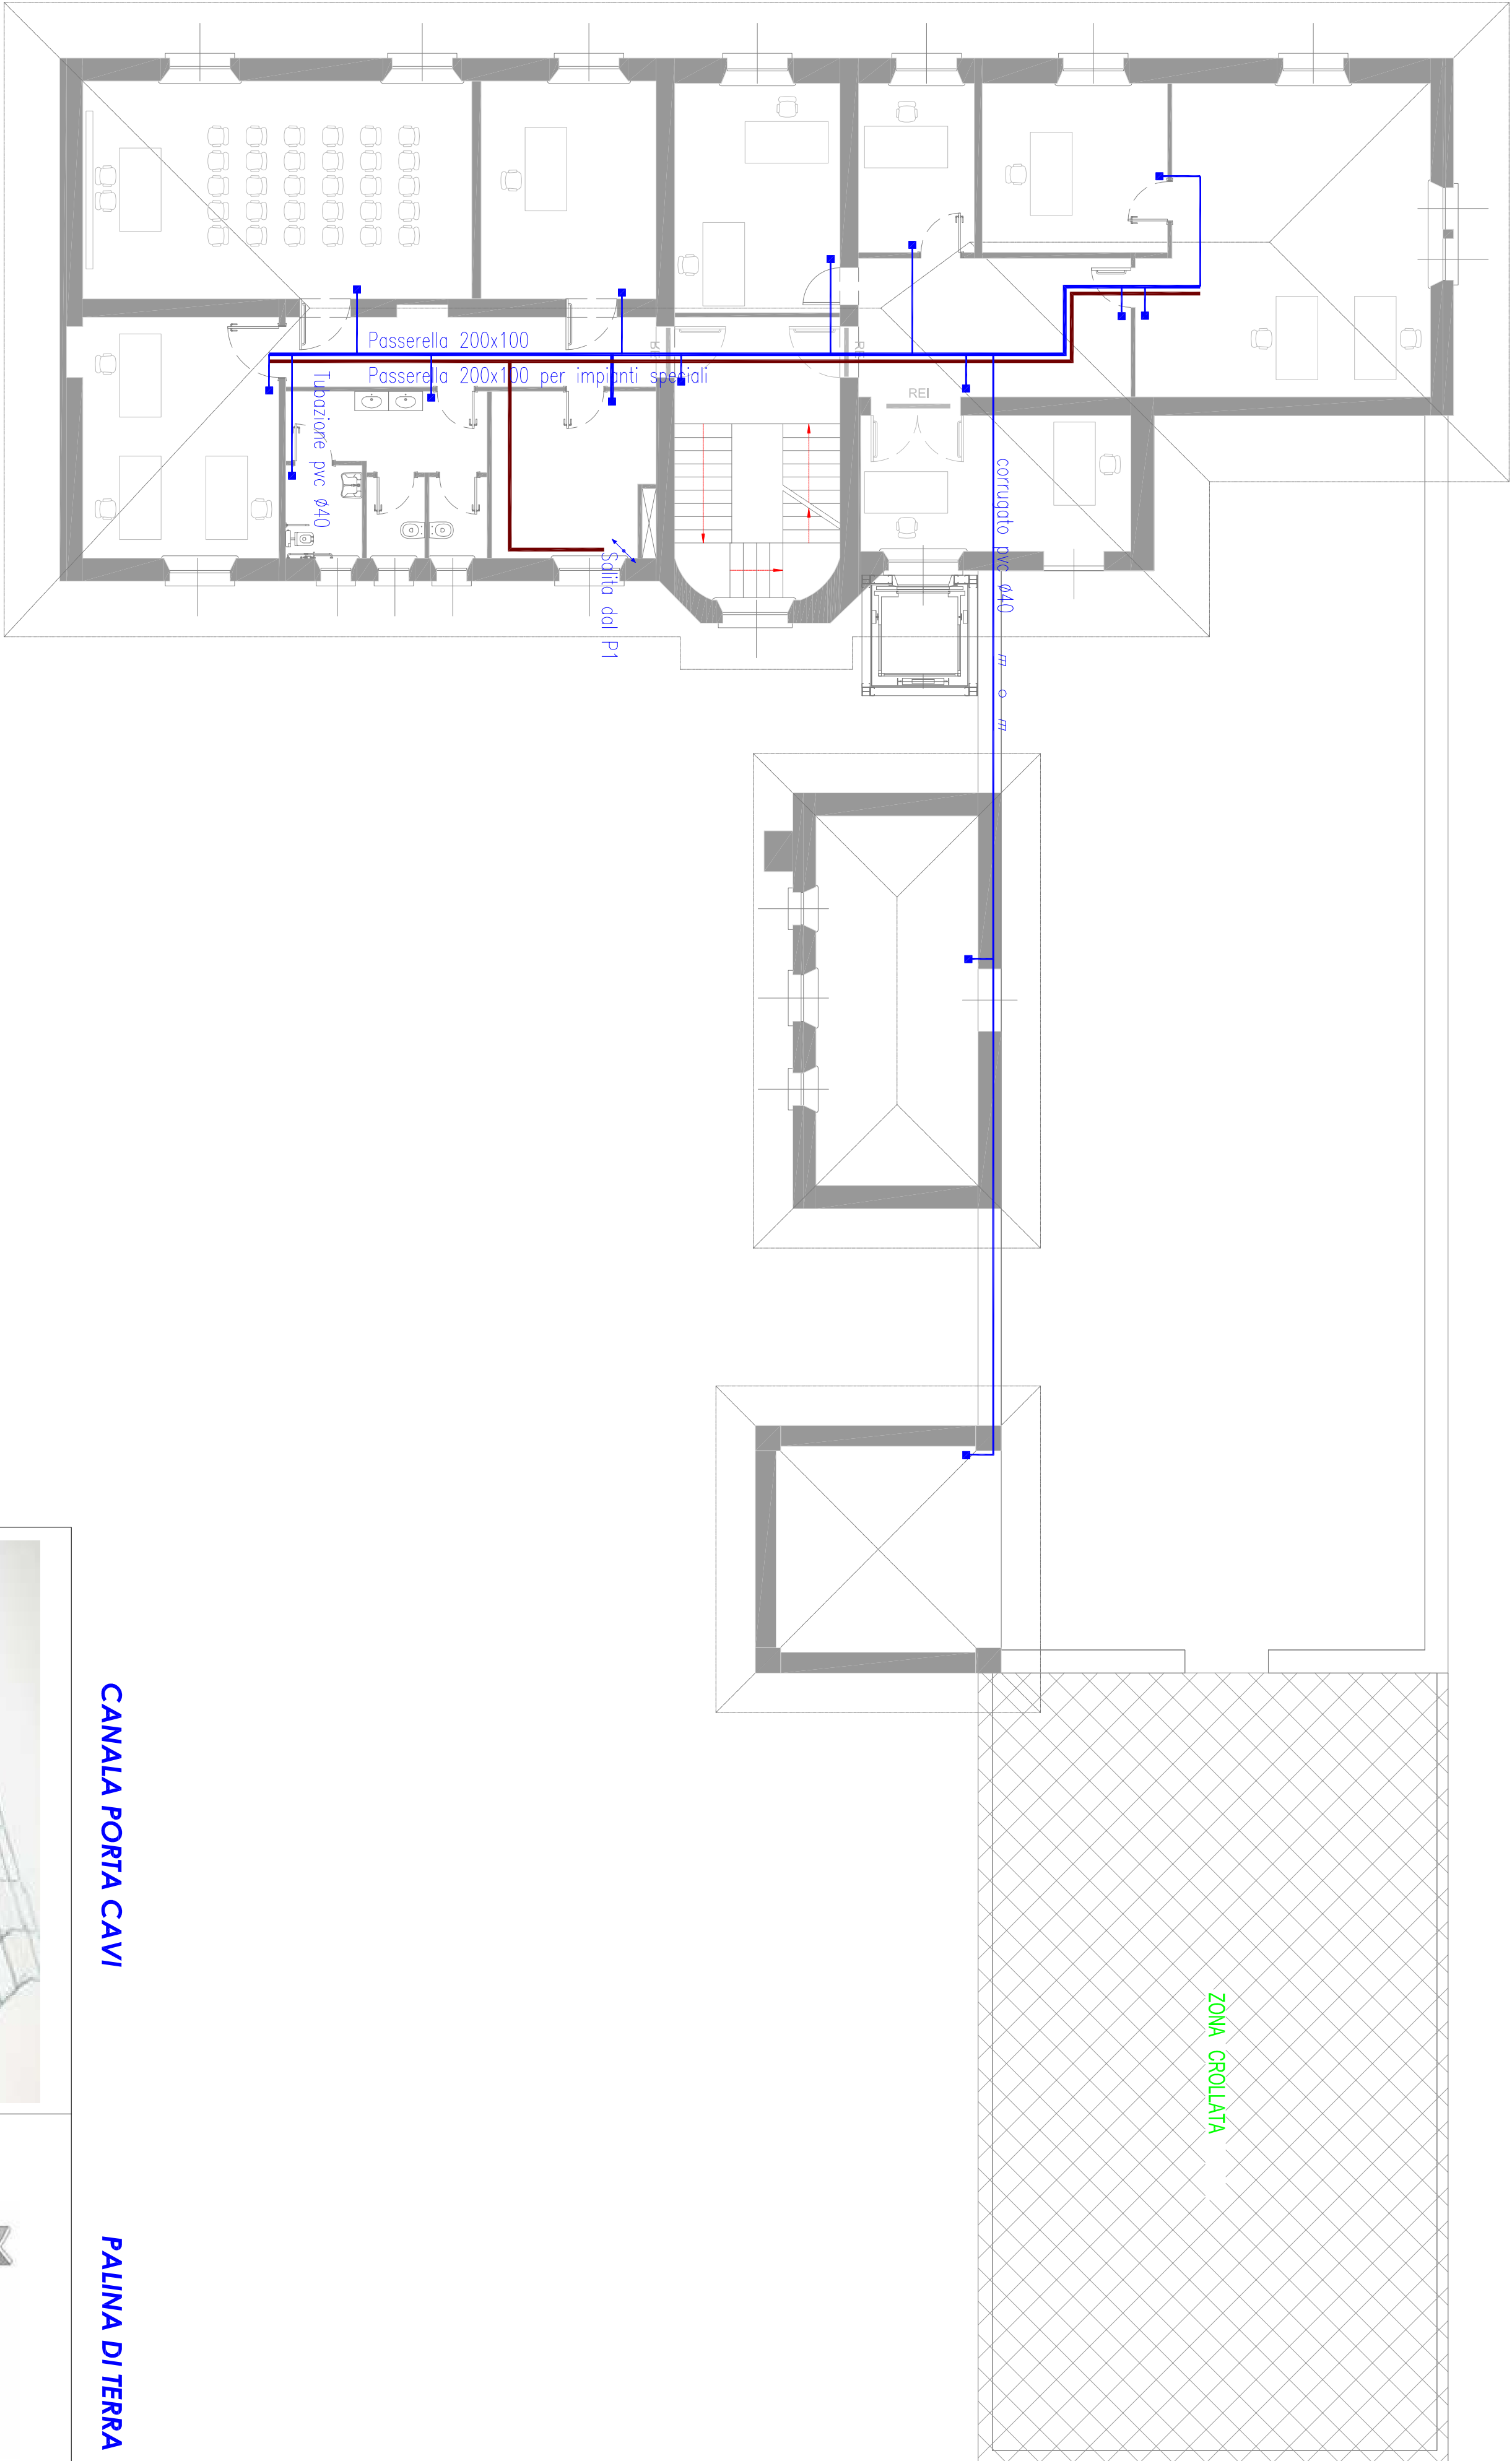

CANALA PORTA CAVI



PALINA DI TERRA

