



COMUNE DI GROSSETO

SETTORE LAVORI PUBBLICI
Servizio edilizia istituzionale scolastica e beni vincolati

PROGETTO ESECUTIVO

Descrizione:
**PROGETTO IMPIANTO ELETTRICO
FORZA MOTRICE E DATI**

RIFERIMENTO:
PIANO TERRA

Elaborato: **EL_TAV_07** Scala: **1:100** Data: **ottobre 2018**


ING. FILIPPO CALVANO
Via Bianda 16/a Grosseto
tel 328929246
email: filippo.calvano@gmail.com



LEGENDA	
	Punto preso 10A
	Punto preso 16A
	Presa RJ11/RJ45
	Punto di alimentazione boiler
	Blocco prese tipo 1
	Blocco prese tipo 2
	Blocco prese tipo 3
	Punto luce di emergenza
	Quadro elettrico
	Scatole di derivazione
	Collegamento equipotenziale di terra



INDICAZIONI ALTEZZE DI POSA

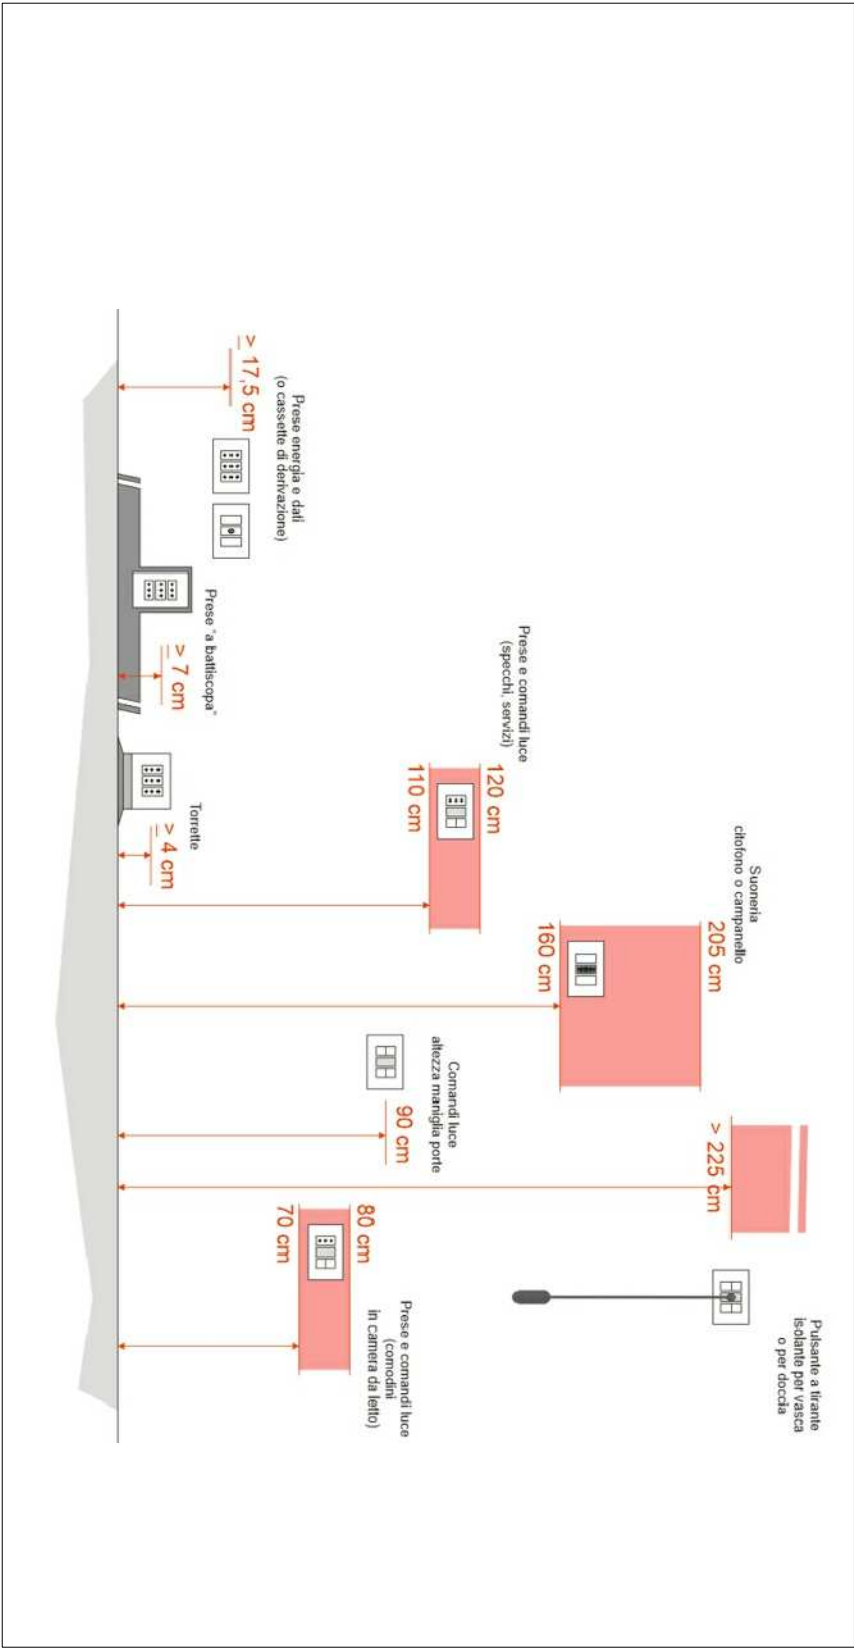

ACCESSORI PER DISTRIBUZIONE SOTTOTRACCIA

Apparecchiature e accessori per sviluppo impiantistico sotto traccia, utilizzando varie tipologie di scatole da incasso.

