


PIANTA

SCALA 1:50

LEGENDA

- quadro elettrico
- Ø80 tubo corrugato da interro
- Ø60 tubo corrugato da interro
- Ø32 tubo corrugato
- faretto a LED P65 da immersione

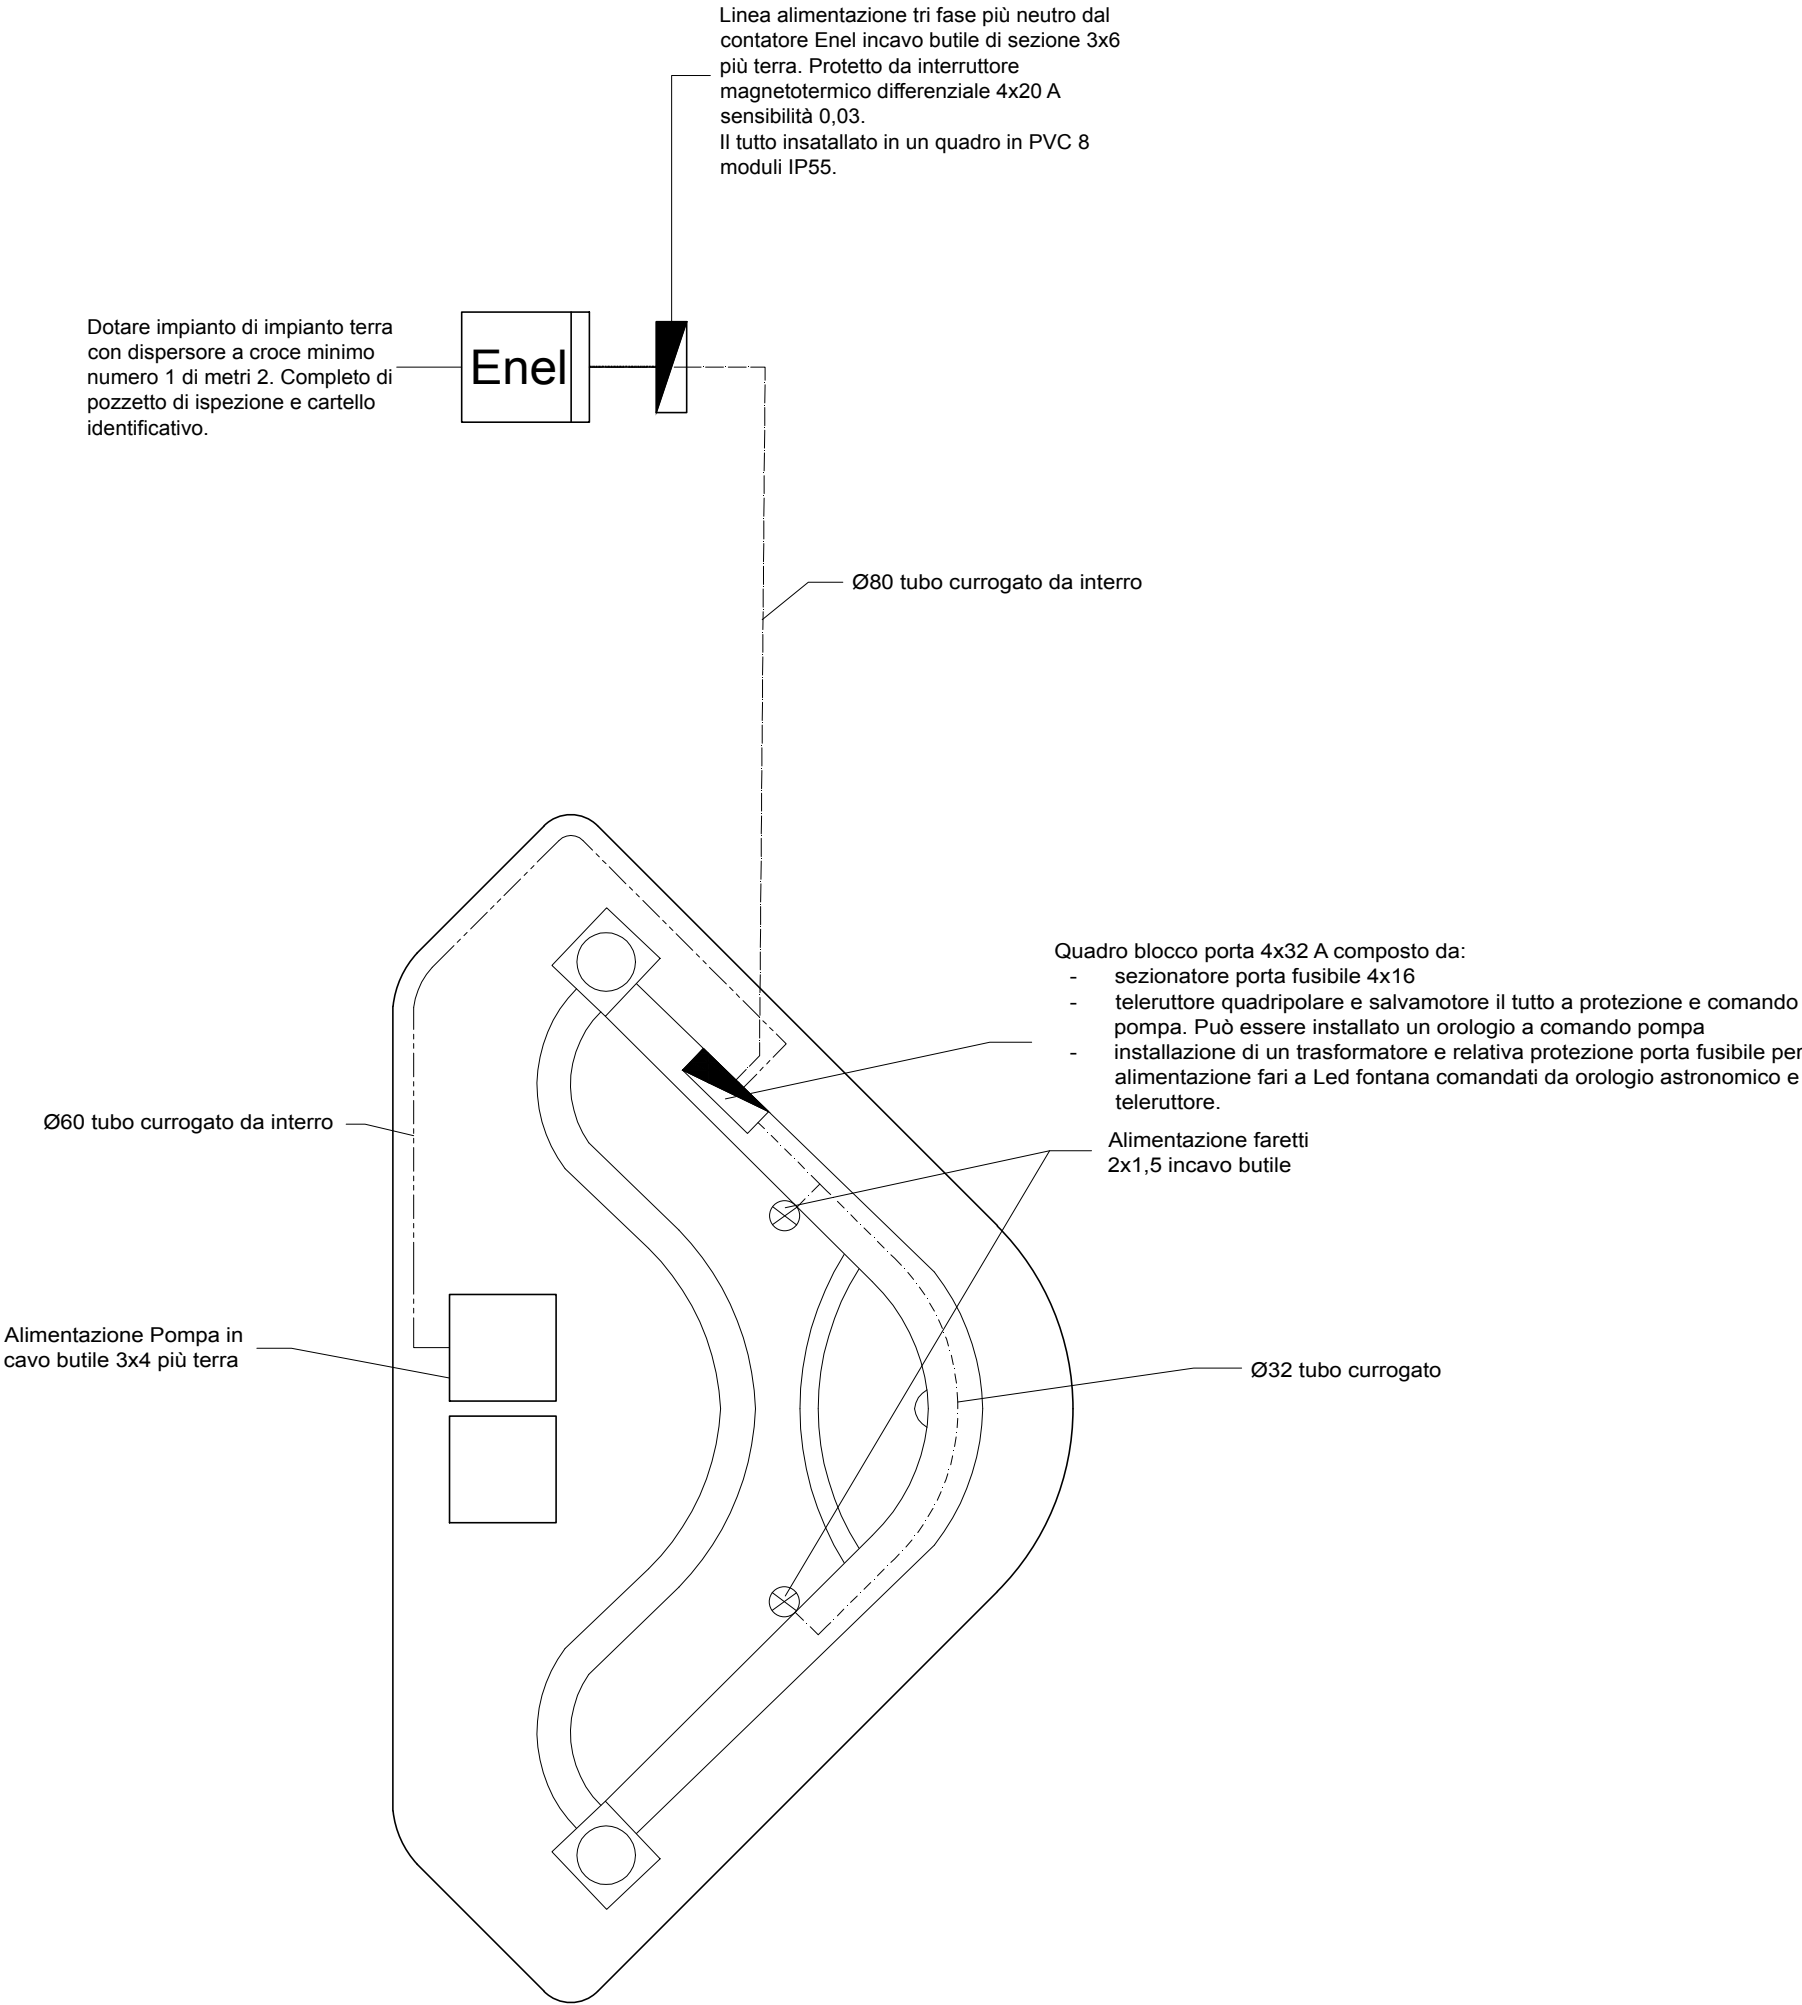

COMUNE DI REGGELLO

PROGETTO DI RESTAURO E RECUPERO FUNZIONALE DELLA FONTANA DELCROIX IN LOCALITA' SALTINO

PROGETTO ESECUTIVO



IL SINDACO

Comune di Reggello

PROF. ARCH. MASSIMO RICCI

Consulente Scientifico

DOTT. ARCH. LORENZO BANCHI

Progettista

TAV

IE-01

Impianto elettrico

Schema impianto elettrico - Scala 1:50

DATA