


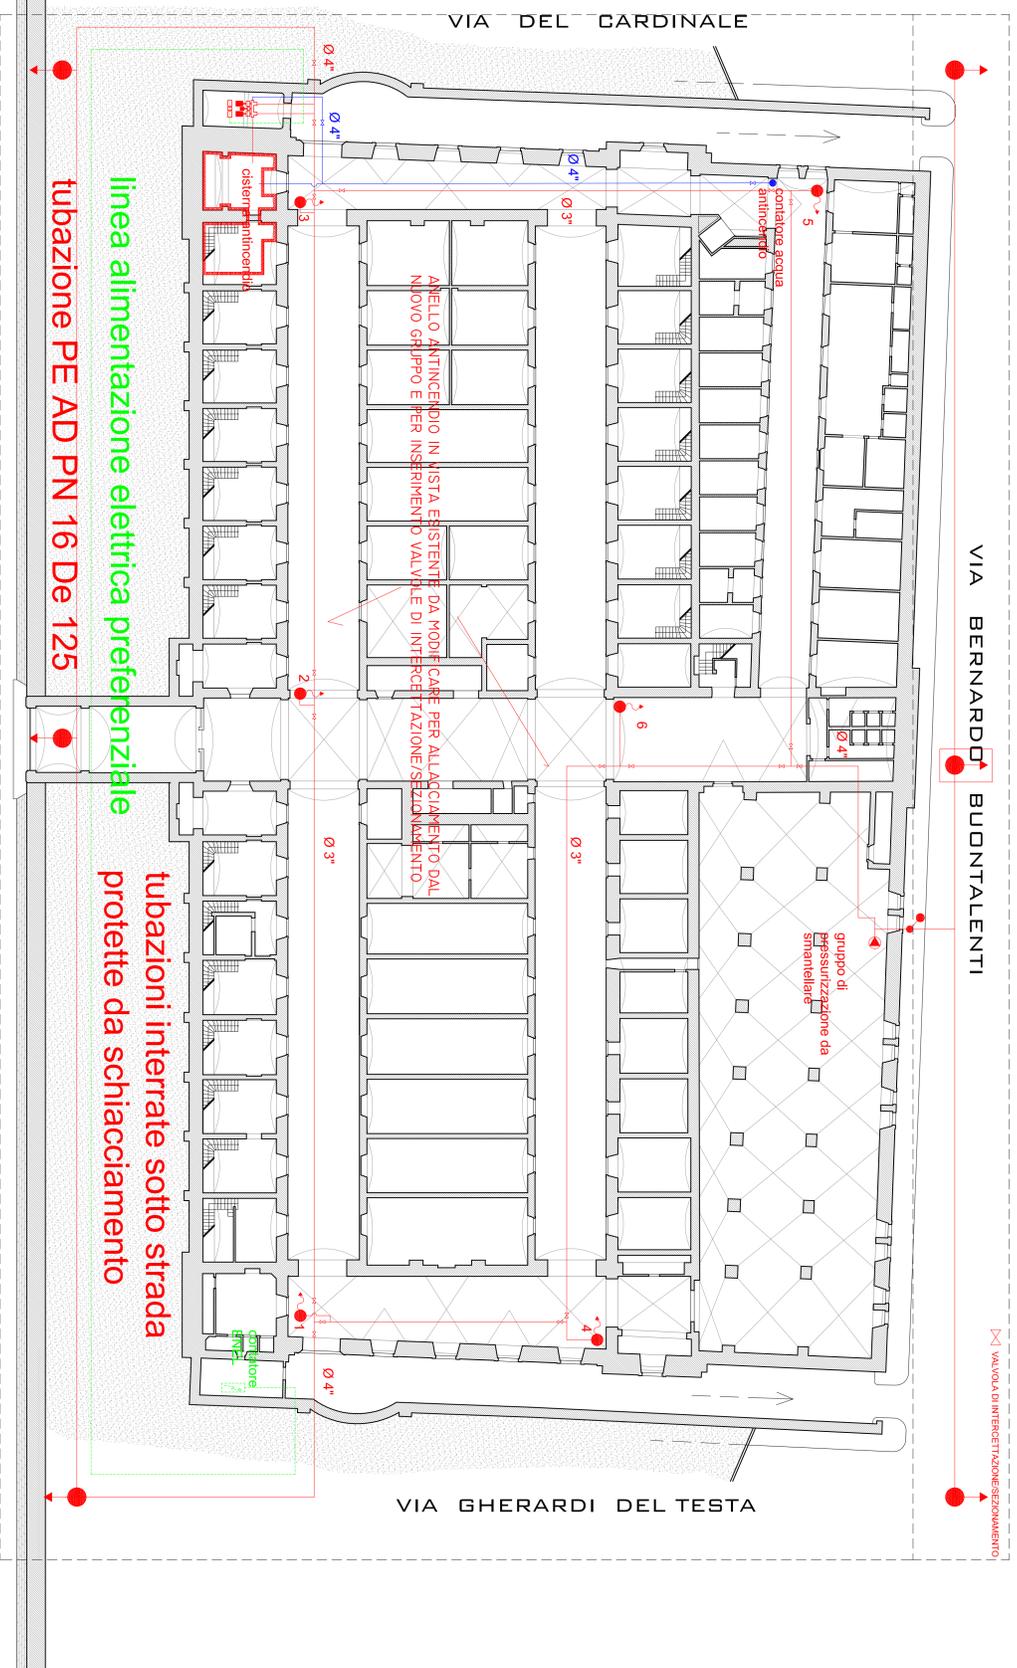

INTERVENTI LOTTO 10



INTERVENTI LOTTO 9


TIPOLOGIA IDRANTE SOPRASSUOLO



TIPOLOGIA IDRANTE SOPRASSUOLO



TIPOLOGIA IDRANTE SOPRASSUOLO

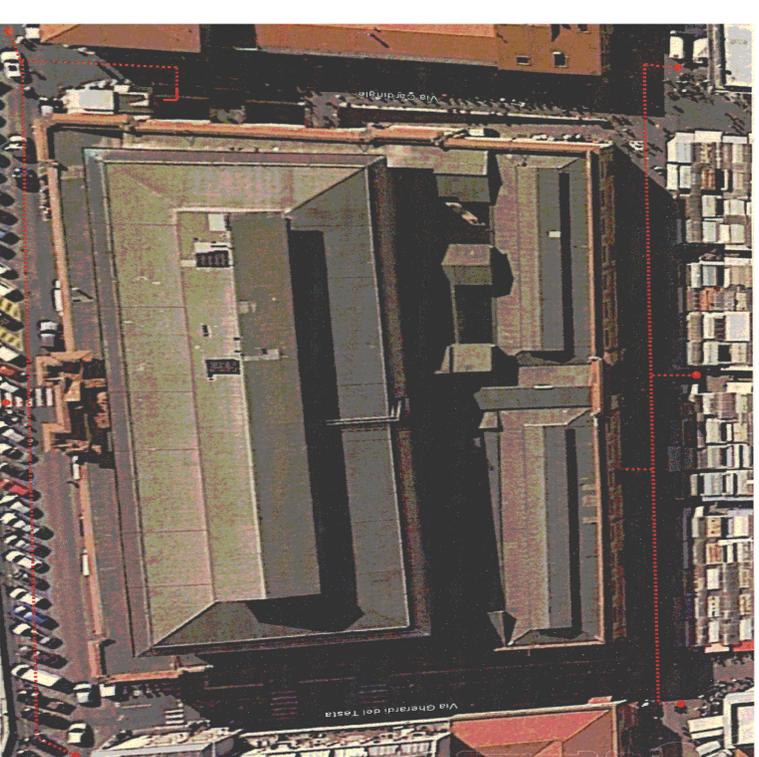

DESCRIZIONE SIMBOLI

- IDRANTE ESTERNO SOPRASSUOLO COMPLETO DI VALVOLA DI SEZIONAMENTO
- IDRANTE ESTERNO SOTTOSUOLO COMPLETO DI VALVOLA DI SEZIONAMENTO
- ATTACCO SINGOLO PER MOTOPOMPA
- ATTACCO MUL TIPOLO PER MOTOPOMPA
- USCITA IN ALTO
- USCITA IN BASSO
- USCITA ORIZZONTALE
- IDRANTE A MURO CON FLESSIBILE E LANCIA
- PORTA TAGLIA FUOCO A CHIUSURA AUTOMATICA DI FUTURA INSTALLAZIONE ESCLUSA DALL'APPALTO
- COLONNA IMPIANTO IDRICO ANTINCENDIO

NOTA: IL PERCORSO DELLE TUBAZIONI E L'ESATTA POSIZIONE E TIPOLOGIA (SOPRASSUOLO O SOTTOSUOLO) DEGLI IDRANTI E DEL CONTATORE ACQUA ANTINCENDIO SONO INDICATIVI E DOVRANNO ESSERE VERIFICATI IN CORSO D'OPERA IN FUNZIONE DI STRUTTURE ED IMPIANTI ESISTENTI E CONCORDATI CON I V.F.F.

COMUNE DI LIVORNO
 SETTORE EDILIZIA PUBBLICA E IMPIANTI
 UFFICIO IMPIANTI TERMICI

MERCATO CENTRALE
 VIA BUONTALENTI - LIVORNO

OGGETTO: ADEGUAMENTO IMPIANTO ALIMENTAZIONE IDRICA ANTINCENDIO E ALTRI INTERVENTI LOTTO 9

R.U.P.: ING. BARSSOTTI LUCA

PROGETTISTA: ING. TORALDO VINCENZO

ELABORATO: PIANTA PIANO INTERRATO

PROGETTO ESECUTIVO

TAV. | DICEMBRE 2017 | SCALA: 1/200

Contrassegno Elettronico

TIPO QR Code
IMPRONTA (SHA-256): 1330385e3b659250d9153dd24f7900ff3772205fa588ab6871aa02b901463dbb

Firme digitali presenti nel documento originale

Vincenzo Toraldo
LUCA BARSOTTI

Dati contenuti all'interno del Contrassegno Elettronico

Determinazione N.10666/2017

Data: 22/12/2017

Oggetto: MERCATO CENTRALE - LOTTO 9 PARTE 2 – ADEGUAMENTO ALLE NORME DI PREVENZIONE INCENDI PER L'OTTENIMENTO DEL CPI. APPROVAZIONE PROGETTO ESECUTIVO ED AUTORIZZAZIONE A CONTRARRE.

CUP: J49G17000320004 – CIG: 7311851A51



Ai sensi dell'articolo 23-ter, comma 5, del D.Lgs. 82/2005, le informazioni e gli elementi contenuti nel contrassegno generato elettronicamente sono idonei ai fini della verifica della corrispondenza al documento amministrativo informatico originale. Si precisa altresì che il documento amministrativo informatico originale da cui la copia analogica è tratta è stato prodotto dall'amministrazione ed è contenuto nel contrassegno.



URL: http://www.timbro-digitale.it/GetDocument/GDOCController?qrc=a1d29c3814100f83_p7m&auth=1

ID: a1d29c3814100f83