


VIA DEL CARDINALE

VIA BERNARDO BUONTALENTI

VIA GHERARDI DEL TESTA

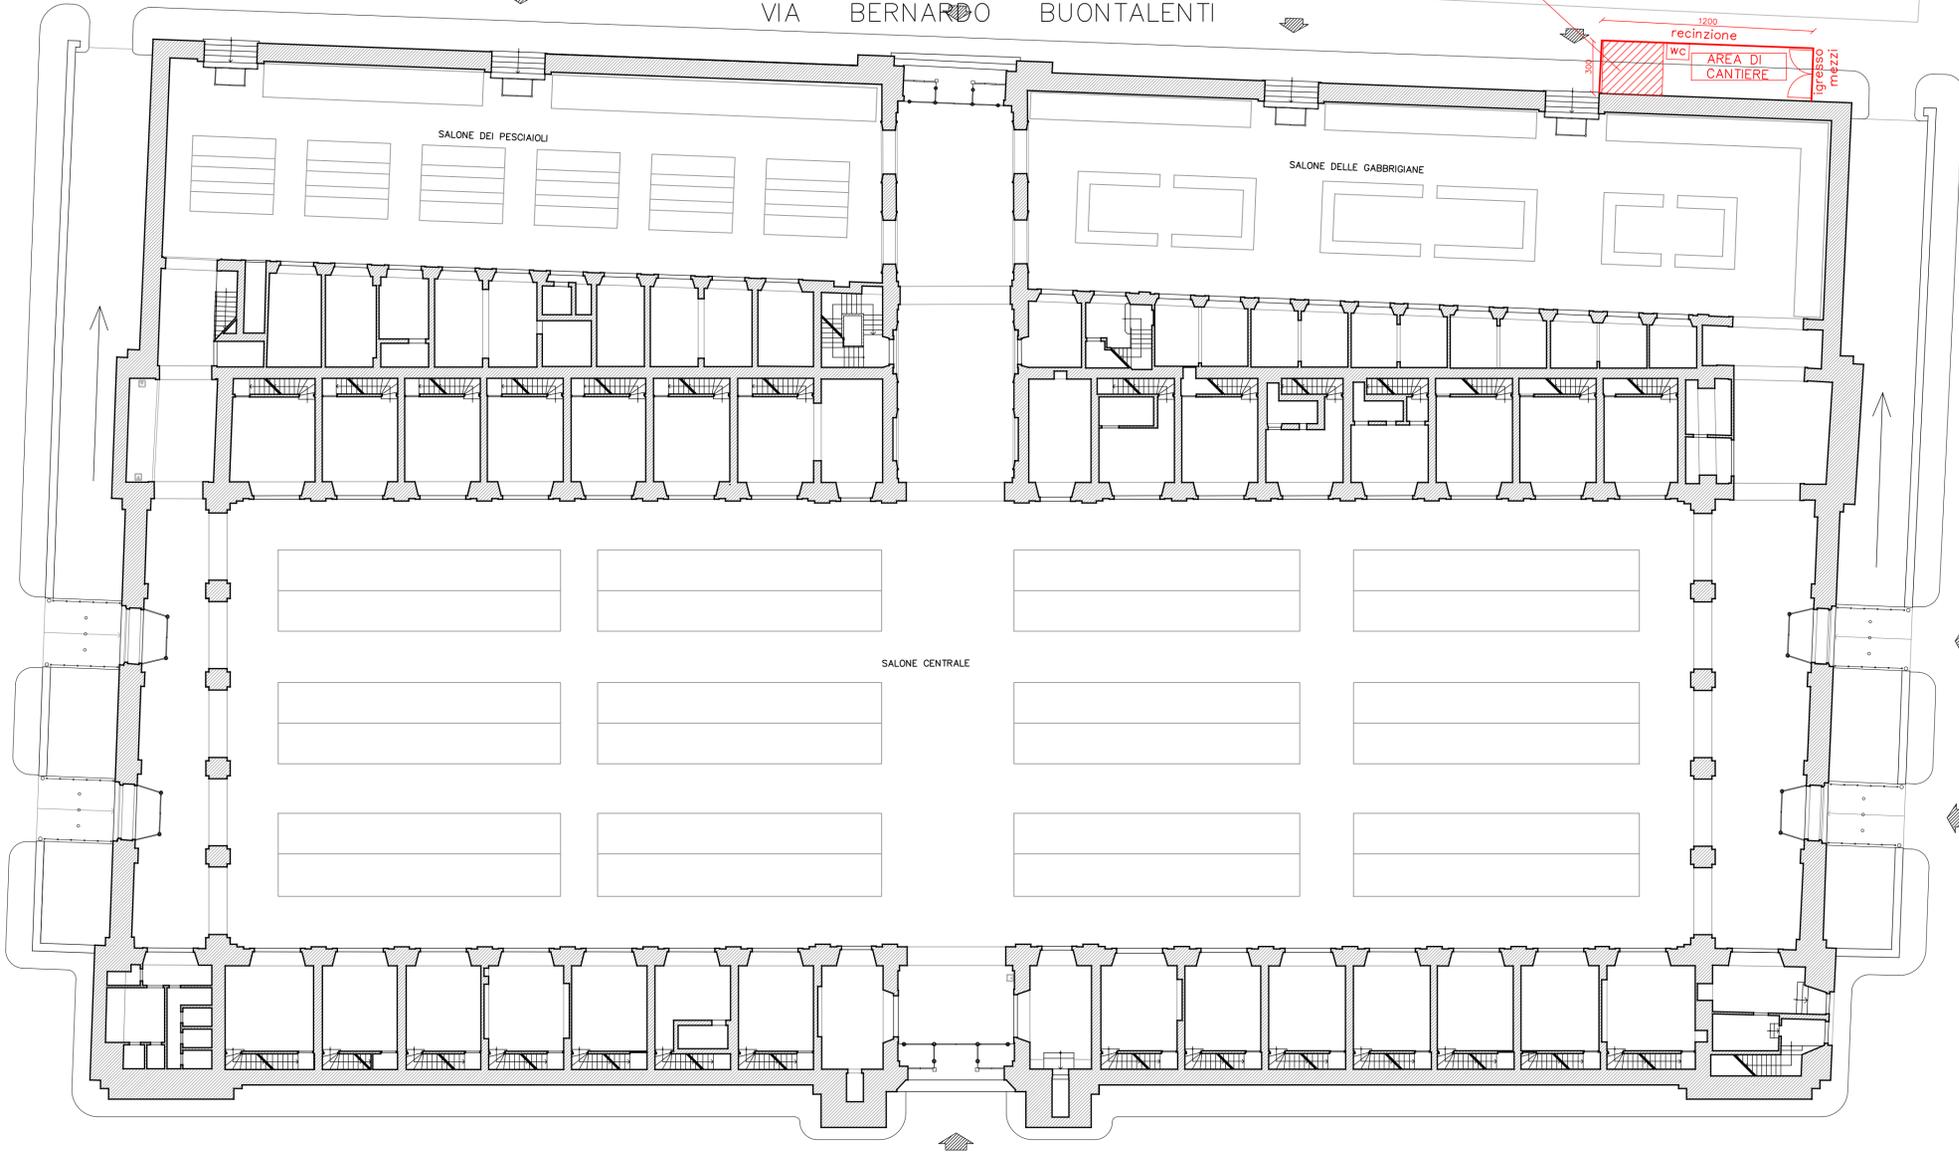

NOTA: per tutte le lavorazioni che interesseranno zone al di fuori dell'area di cantiere sia esterna che interna al fabbricato verrà predisposta, limitatamente al tempo necessario dei lavori stessi, una idonea recinzione di cantiere con relativa segnaletica



	<p>Comune di Livorno Settore Edilizia Pubblica e Impianti ufficio impianti termici</p>
	<p>Mercato Centrale Via Buontalenti - Livorno</p>
<p>OGGETTO: ADEGUAMENTO IMPIANTO ALIMENTAZIONE IDRICA ANTINCENDIO E ALTRI INTERVENTI LOTTO 10</p>	
<p>R.U.P.: Ing. BARSOTTI LUCA</p>	
<p>PROGETTISTA: ING. TORALDO VINCENZO</p>	
<p>ELABORATO: PIANTA PIANO TERRA</p>	
<p>psc - Area di cantiere</p>	
<p>tav. A</p>	<p>DICEMBRE 2017</p>
<p>Scala: 1/200</p>	

Contrassegno Elettronico

TIPO QR Code

IMPRONTA (SHA-256): 56b03e5abc93ca85e083c36ff49a2a6c2ea2368d882f0350b66e267a6ef595b5

Firme digitali presenti nel documento originale

Vincenzo Toraldo
LUCA BARSOTTI

Dati contenuti all'interno del Contrassegno Elettronico

Determinazione N.10732/2017

Data: 27/12/2017

Oggetto: MERCATO CENTRALE - LOTTO 10 PARTE 2 – INTERVENTI DI ADEGUAMENTO IMPIANTI ALLE NORME DI PREVENZIONE INCENDI E DI MESSA IN SICUREZZA DELLA COPERTURA IN LASTRE DI MATERIALE CONTENENTE AMIANTO, PER L'OTTENIMENTO DEL CPI. APPROVAZIONE PROGETTI ESECUTIVI. CUP: J49G17000330004

CIG OPERE IDRAULICHE: 73118888DA

CIG OPERE ELETTRICHE: 7311910B01

CIG OPERE EDILI: 7311953E7C



Ai sensi dell'articolo 23-ter, comma 5, del D.Lgs. 82/2005, le informazioni e gli elementi contenuti nel contrassegno generato elettronicamente sono idonei ai fini della verifica della corrispondenza al documento amministrativo informatico originale. Si precisa altresì che il documento amministrativo informatico originale da cui la copia analogica è tratta è stato prodotto dall'amministrazione ed è contenuto nel contrassegno.



URL: http://www.timbro-digitale.it/GetDocument/GDOCController?qrc=a90af07d3e446766_p7m&auth=1

ID: a90af07d3e446766