


IMPIANTO DI RILEVAZIONE INCENDI	
	QUADRO ELETTRICO
	CENTRALE DI RILEVAZIONE INCENDI
	RIVELATORE OTTICO DI FUMO
	RIVELATORE LINEARE DI FUMO
	PULSANTE ALLARME ANTINCENDIO
	BADENIA
	PANNELLO OTTICO ACUSTICO "ALLARME INCENDIO"
	PANNELLO OTTICO ACUSTICO "EVACUARE IL LOCALE"
	MAGNETE DI RITENUTA PORTA E RELATIVO PULSANTE DI SGANCIO
	LINEA DI DISTRIBUZIONE
	CASSETTA DI DERIVAZIONE
	SISTEMA DI SOVRAPPRESSIONE FILTRO A PROVA DI FUMO COLLEGATO ALLA C.I.
	DISPOSITIVO AUTOMATICO DI APERTURA PORTA A BATTENTE PER FILTRO A PROVA DI FUMO (VENTILAZIONE NATURALE >= 1 MQ) COLLEGATO ALLA C.I.
	PULSANTE DI APERTURA PORTA A BATTENTE FILTRO A PROVA DI FUMO
	SOTTOCENTRALE ANTINCENDIO DI NUOVA INSTALLAZIONE COLLEGATA CON I LOOP DI PROGETTO E RELATIVO NUMERO IDENTIFICATIVO
	CONDUTTURE ASCENDENTE
	CONDUTTURE DISCENDENTE
	AREA DI INTERVENTO

LE SEGUENTI LETTERE ACCANTO AD UN DISPOSITIVO IDENTIFICANO (*):	
E	DISPOSITIVO ESISTENTE E MANTENUTO IN OPERA
S	DISPOSITIVO SOSTITUITO CON UNO DI NUOVA FORNITURA
R	DISPOSITIVO RIMOSSO E NON SOSTITUITO
NOTA BENE - L'ASSENZA DI UNA DELLE SUDEDETTE LETTERE IDENTIFICA UN DISPOSITIVO DI NUOVA FORNITURA	

LOOP DI PROGETTO	
	LOOP 101 - PIANO INTERRATO: SALE ESPOSITIVE E LOCALI LATO VIA GIOLITTI
	LOOP 102 - PIANO INTERRATO E PIANO SEMINTERRATO: DEPOSITO COMUNICANTE SU DUE LIVELLI
	LOOP 103 - PIANO INTERRATO: SALONE 3B E SALA ESPOSITIVA (FOYER)
	LOOP 104 - PIANO INTERRATO: SALA CONFERENZE
	LOOP 105 - PIANO INTERRATO: DEPOSITI PETROGRAFIA, SBARCO MOSTRE, CORRIDOIO E LOCALI LATO SOTTOCENTRALE DI CONDIZIONAMENTO
	LOOP S01 - PIANO SEMINTERRATO: DEPOSITI MINERALOGIA E LABORATORIO AD USO STUDIO
	LOOP T01 - PIANO TERRA E PIANO PRIMO (SOPPALCHI): SALE ESPOSITIVE

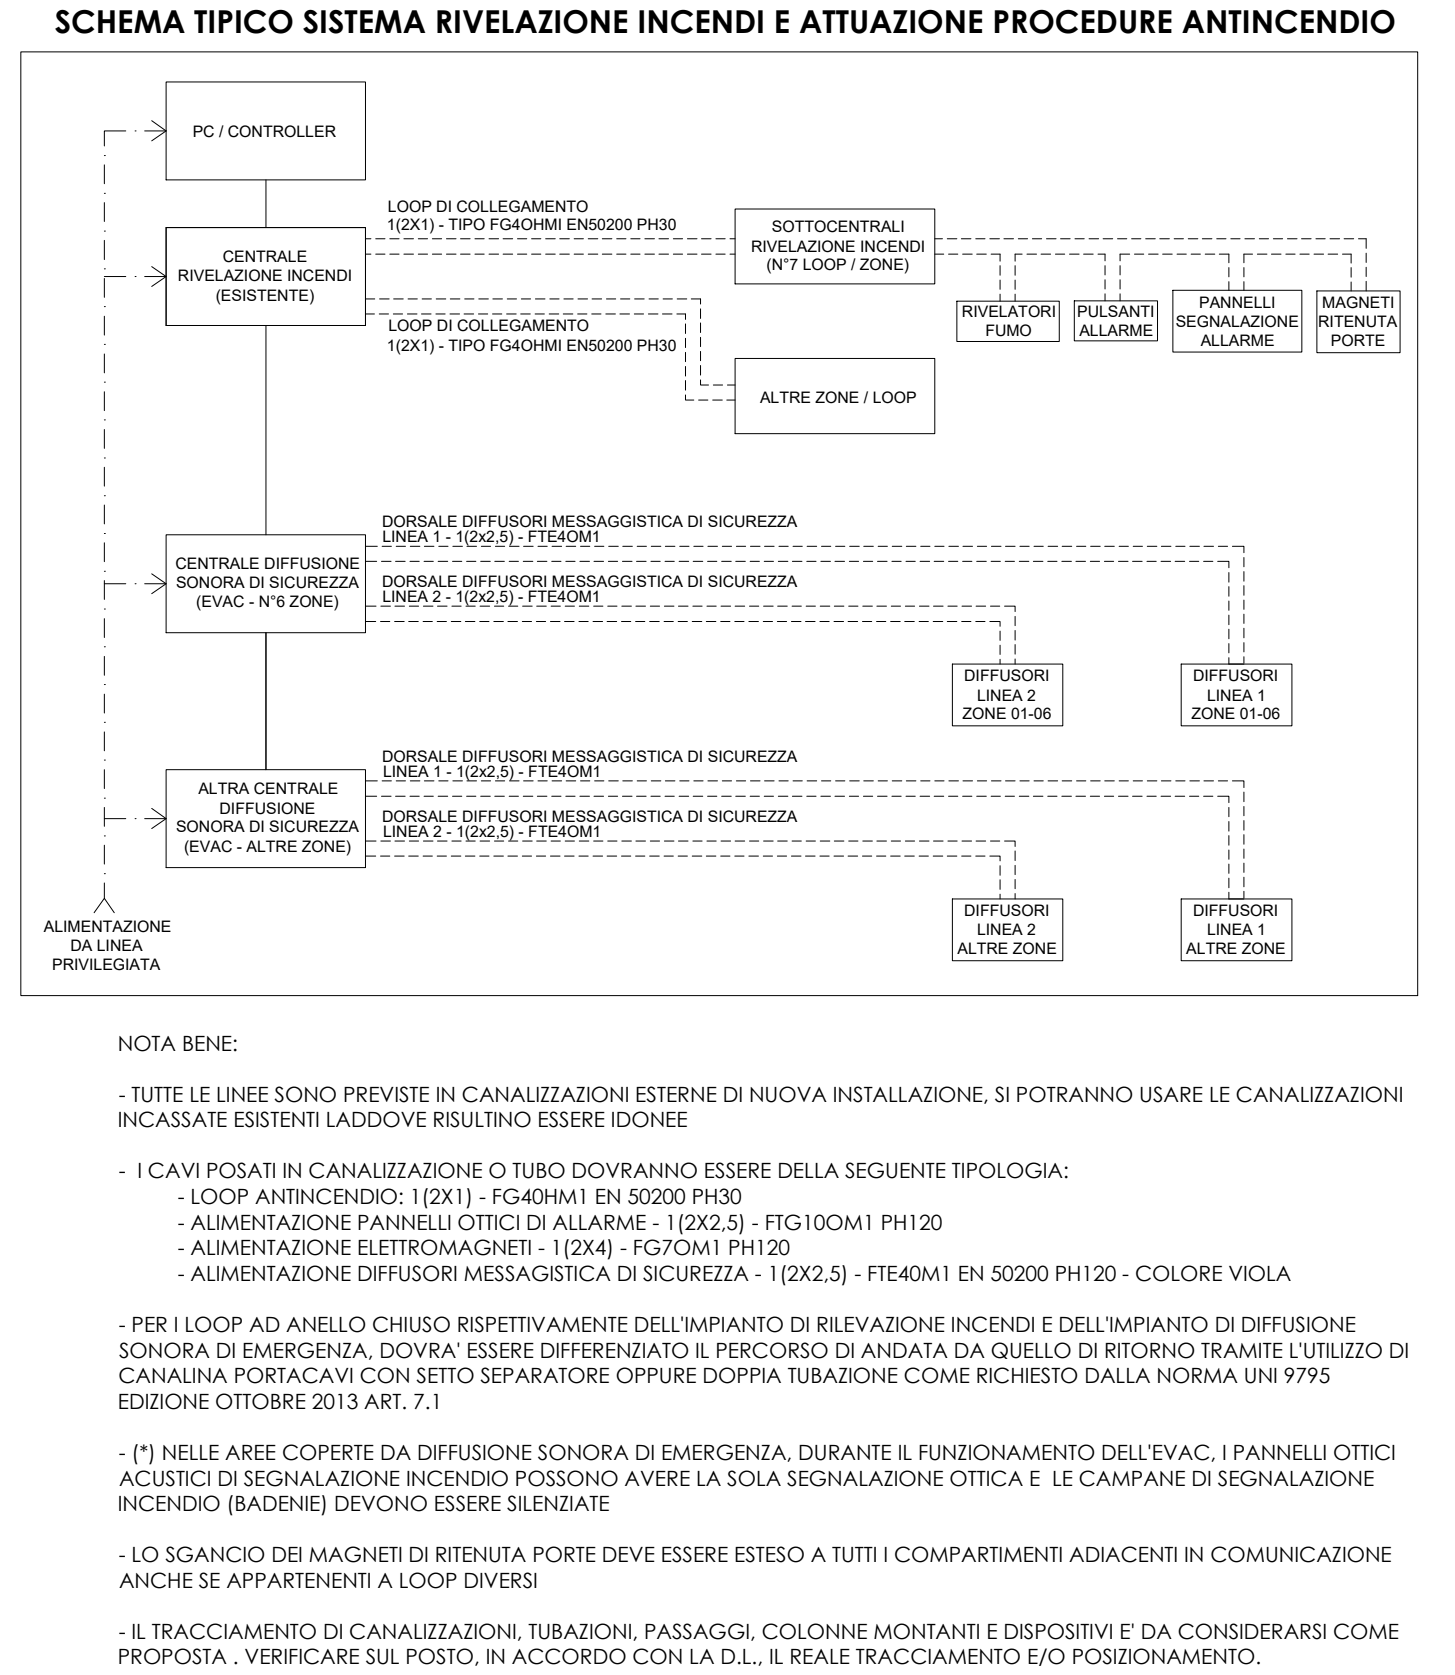

S.C.R. PIEMONTE S.p.A.
Società di Committenza Regione Piemonte
corso Marconi 10 - 10122 Torino
tel +39 011 6548311 - fax +39 011 6694665

Servizi tecnici di progettazione esecutiva e coordinamento della sicurezza in fase di progettazione, direzione lavori, misurazione e contabilità, assistenza al collaudo, coordinamento della sicurezza in fase di esecuzione relativamente alla "fase B" degli interventi necessari per il rilascio del certificato di agibilità dei locali nella manica di via Giolitti e del cosiddetto "XIV Lotto".

PROGETTO ESECUTIVO

Responsabile unico del procedimento:
Dott. Ing. Mauro Bartolomeo Fegatelli

R.T.P.:
Studiogonnet S.r.l. [capogruppo]
via Vassalli Eandi 32, 10138 Torino
Arch. Loredana Dianigilo
via Pietro Bagetti 31, 10153 Torino
Arch. Matteo Zamban [girovane professionista]
via Raimondo Montecuccoli 6, 10121 Torino

PROGETTO IMPIANTO DI RILEVAZIONE FUMI PIANO PRIMO (SOPPALCHI)

Data Ottobre 2017	Tavola MISAL_ESE_E_RIV_04
Scala 1:100	File di riferimento

Revisione	Data	Descrizione	Emissione	Verifica	Approvazione
-----------	------	-------------	-----------	----------	--------------