


sotto Via San Massimo

sotto Via Accademia Albertina

sotto Via Gialli

# IMPIANTO IDRICO ANTINCENDIO

	QUADRO ELETTRICO
	IDRANTE ESISTENTE
	IDRANTE ESISTENTE DA SOSTITUIRE
	NASPO ESISTENTE
	LINEA DI DISTRIBUZIONE IDRANTI E NASPI ESISTENTE NASCOSTA
	LINEA DI DISTRIBUZIONE IDRANTI E NASPI ESISTENTE VISIBILE
	ALLACCIAMENTO DALLA CENTRALE IDRANTI
	CONDUTTURE ASCENDENTE
	CONDUTTURE DISCENDENTE
	LINEA DI DISTRIBUZIONE WATERMIST ESISTENTE VISIBILE
	ALLACCIAMENTO DALLA CENTRALE WATERMIST
	STACCO PER NUOVO IMPIANTO WATERMIST
	MURATURA REI

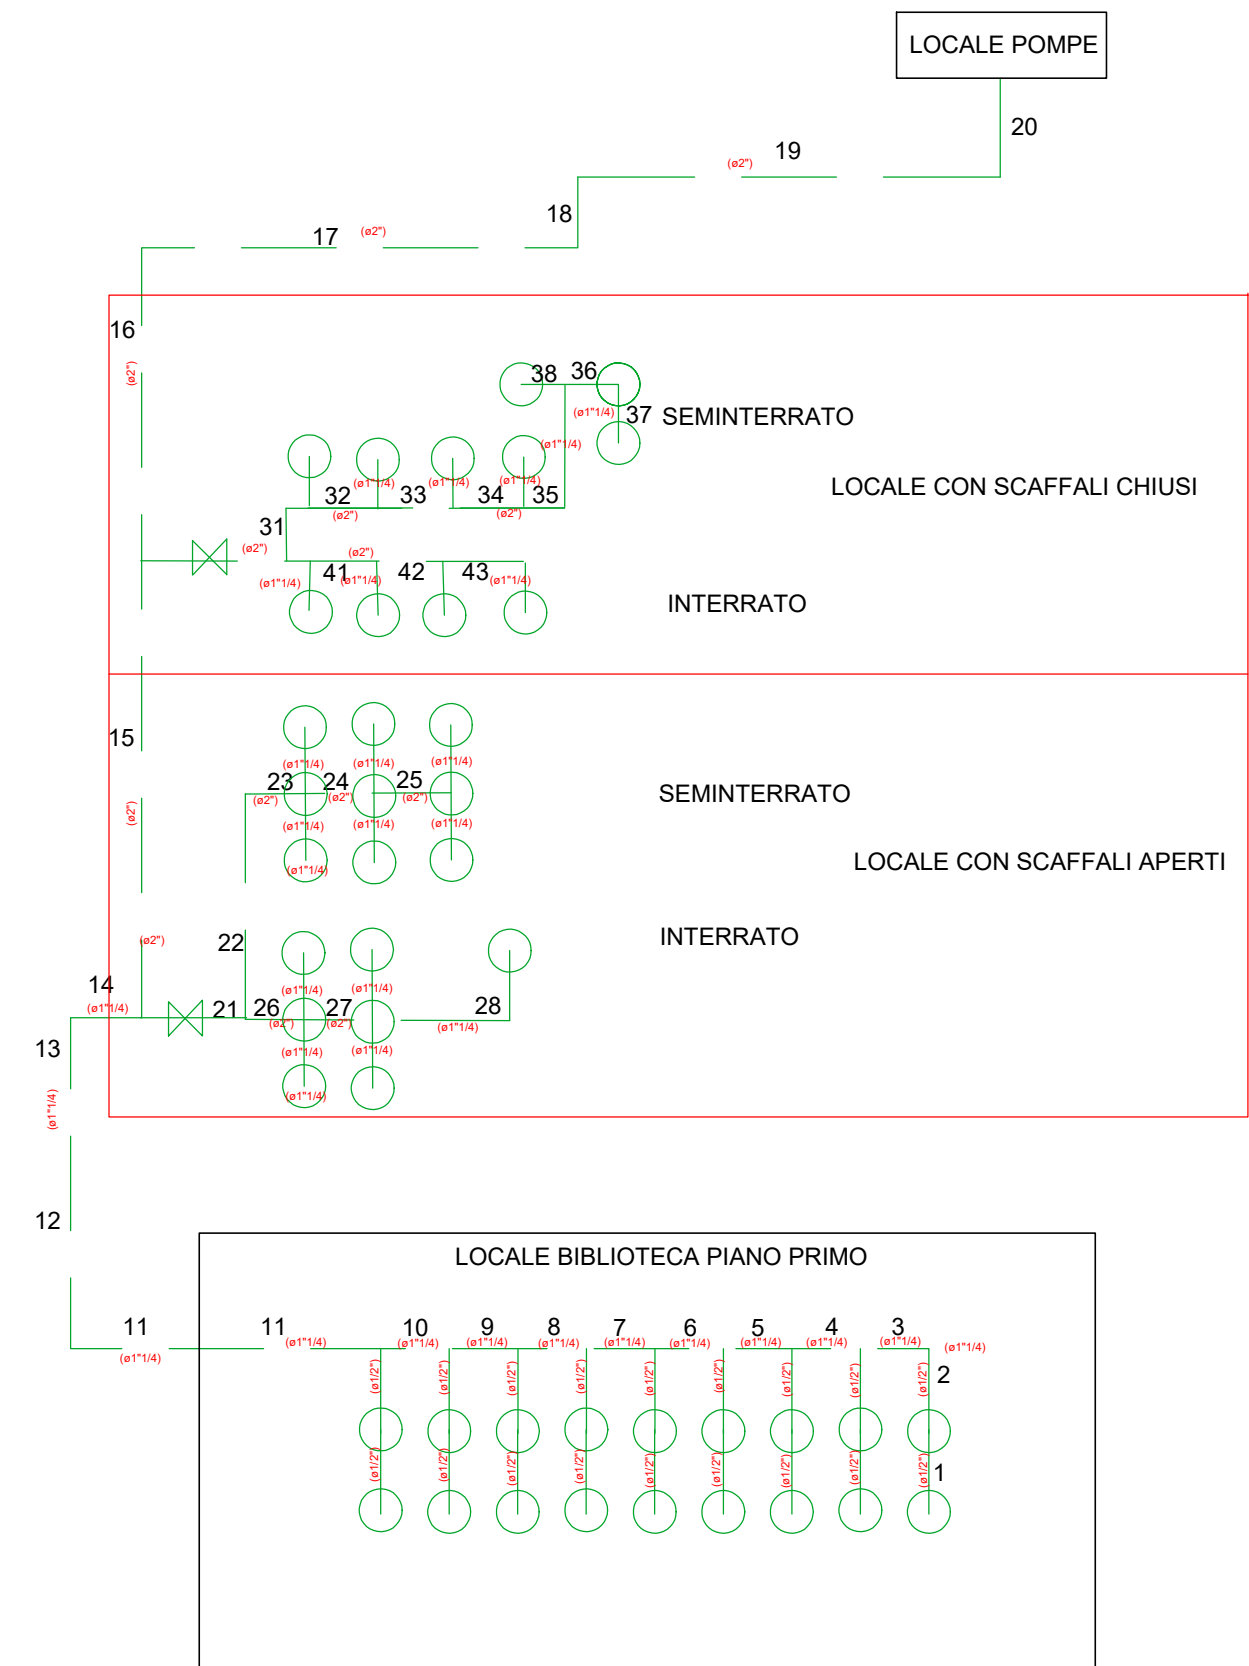

## DATI TECNICI DELL'IMPIANTO

	Classificazione del rischio: <b>OH3 con altezza di impianto fino a 2,6 mt</b>
	<b>HHS con altezza di impianto superiore</b>
	Posizione dell'impianto: <b>UMIDO</b>
	Posizione dell'impianto: <b>SOFFITTO</b>
	Area della zona protetta: <b>192</b>
	Area operativa: <b>216 (OH3) mq</b> <b>260 (HHS) mq</b>
	Portata richiesta dall'impianto ETEA MIST: <b>617</b> litri/min.
	Note: <b>ALIMENTAZIONE DA ETEA PUMP</b>
	Densità di scarica: <b>16,7</b> l/min/mq bar
	area protetta mq 146 su due piani, protegge armadi chiusi
	area protetta mq 192 su due piani, Ugelli previsti 8 per ogni piano

S.C.R. PIEMONTE S.p.A.  
Società di Capitalizzazione Regionale Piemonte  
corso Marconi 10 - 10125 Torino  
tel. +39 011 5543511 - fax +39 011 694645

CUP  
F14E15002120008  
CIG  
6949594690

Servizi tecnici di progettazione esecutiva e coordinamento della sicurezza in fase di progettazione, direzione lavori, misurazione e contabilizzazione, assistenza al collaudo, coordinamento della sicurezza in fase di esecuzione relativamente alla "fase B" degli interventi necessari per il rilascio del certificato di agibilità del locale nella manica di via Giolitti e del cosiddetto "Niv Loro".

## PROGETTO ESECUTIVO

<b>Responsabile unico del procedimento:</b>  Dott. Ing. Maurizio Bartolomeo Fegatelli	<b>R.I.P.:</b>  Studiogonnet S.r.l. [capogruppo] via Vassalli Eandi 32, 10138 Torino  Arch. Loredana Dorigo via Pietro Boglietti 33, 10133 Torino  Arch. Matteo Zamboni [giurista professionista] via Raimondo Montecuccoli 6, 10121 Torino				
<b>PROGETTO IMPIANTO IDRICO ANTINCENDIO</b> <b>PIANO INTERRATO</b>					
Data Chiusura 2017 Scala 1:100	Tavola MIST, OH3, HHS, OH1 File di riferimento				
Revisione	Data	Descrizione	Emissione	Verifica	Approvazione