



**COMUNE DI
CIVITELLA PAGANICO**
(PROVINCIA DI GROSSETO)

**RISTRUTTURAZIONE ED ADEGUAMENTO DEGLI
SPOGLIATOI, DEI LOCALI ANNESSI E DEL CAMPO DI
GIOCO DELL'IMPIANTO SPORTIVO "G. TONINI"
DI CIVITELLA MARITTIMA**

STATO ATTUALE
scala 1:100

Tav.

E04



**IMPIANTO ELETTRICO
PRESE E DATI**

PIANO TERRA

MUCCI&ASSOCIATI
Studio Tecnico

Progettista: Fabrizio Corridori

Via Porto Loretano n. 5 58100 - Grosseto
<http://info@mucciassociati.it> tel. 0564/411028

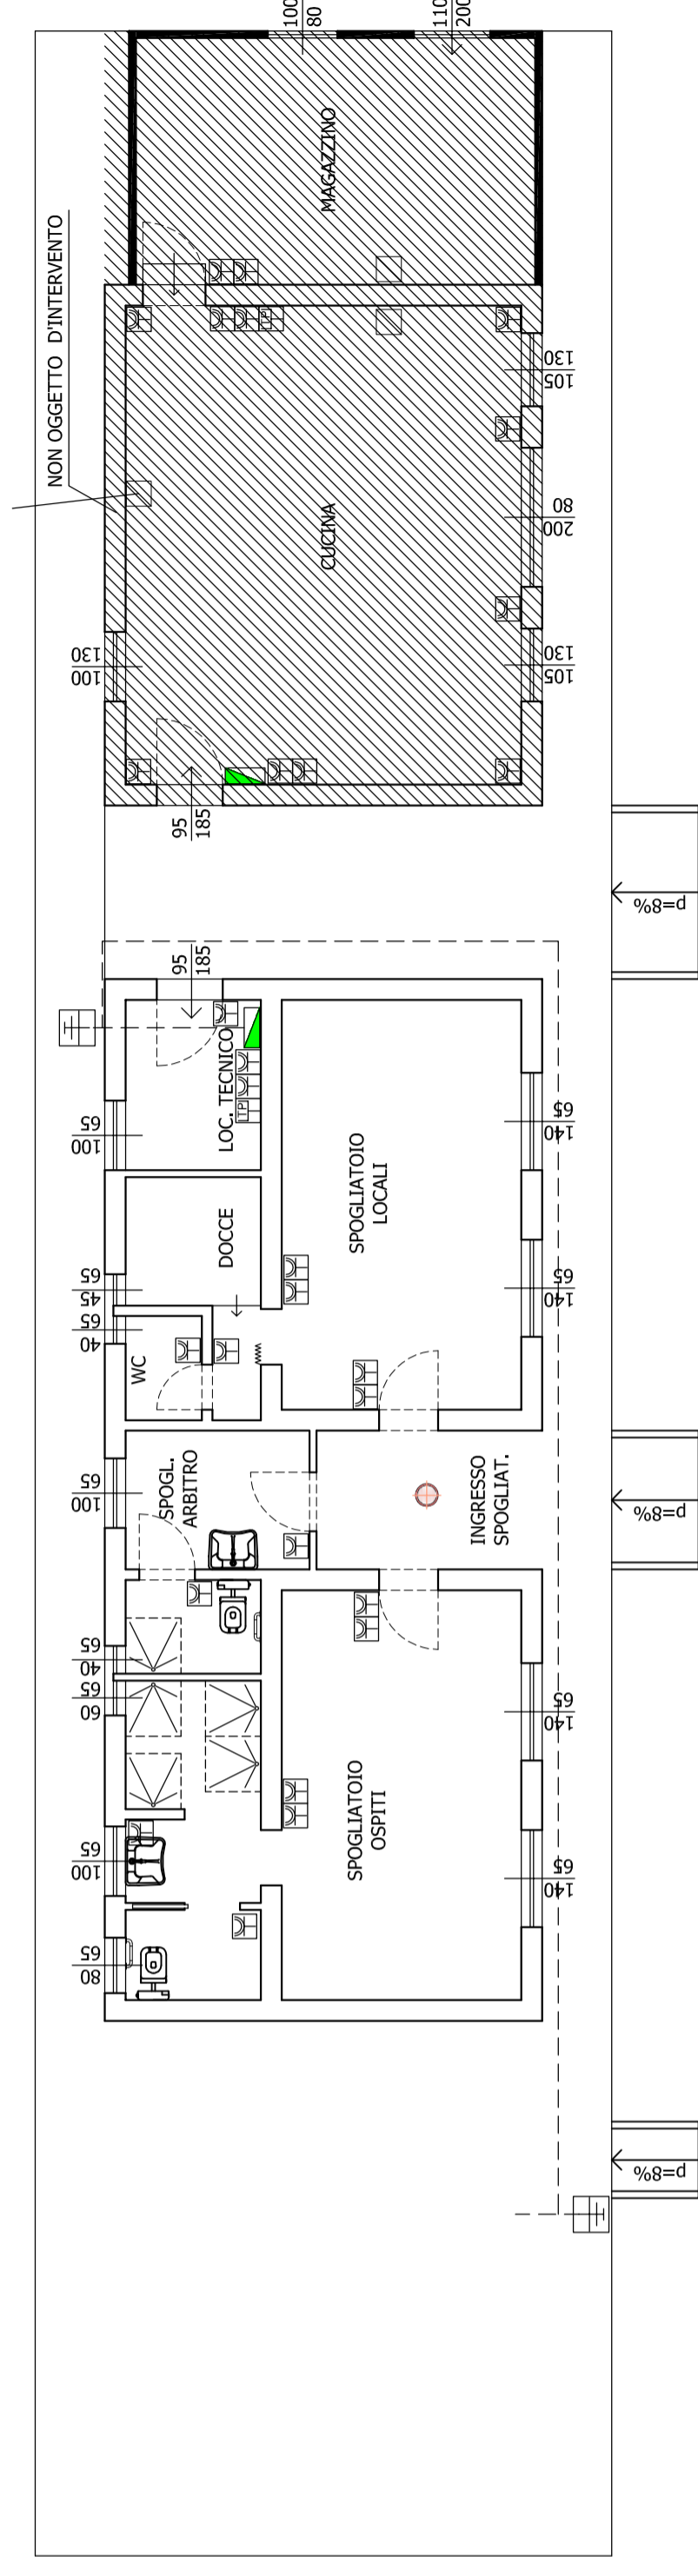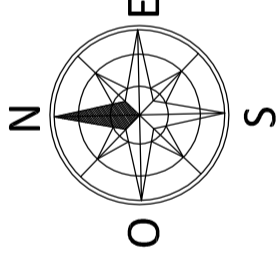

LEGENDA SIMBOLI

	Punto di comando
	Presse 2P+T 16A
	Presse Dati o Telefonica
	Lampada autoalimentata SE
	Allaccio utenza fissa o prese
	Faro a LED da incasso o plafone
	Faro a LED a parete
	Dispensore intenzionale a croce
	Quadro elettrico
	Plafoniera LED