



# COMUNE DI CIVITELLA PAGANICO

(PROVINCIA DI GROSSETO)

RISTRUTTURAZIONE ED ADEGUAMENTO DEGLI  
SPOGLIATOI, DEI LOCALI ANNESSI E DEL CAMPO DI  
GIOCO DELL'IMPIANTO SPORTIVO "G. TONINI"  
DI CIVITELLA MARITTIMA

Tav.

STATO ATTUALE  
scala 1:100

E03



IMPIANTO ELETTRICO  
ILLUMINAZIONE

PIANO TERRA

**MUCCI&ASSOCIATI**  
Studio Tecnico

Via Porto Loretano n. 5 58100 - Grosseto  
<http://info@mucciasociati.it> tel. 0564/411028

Progettista: Fabrizio Corridori

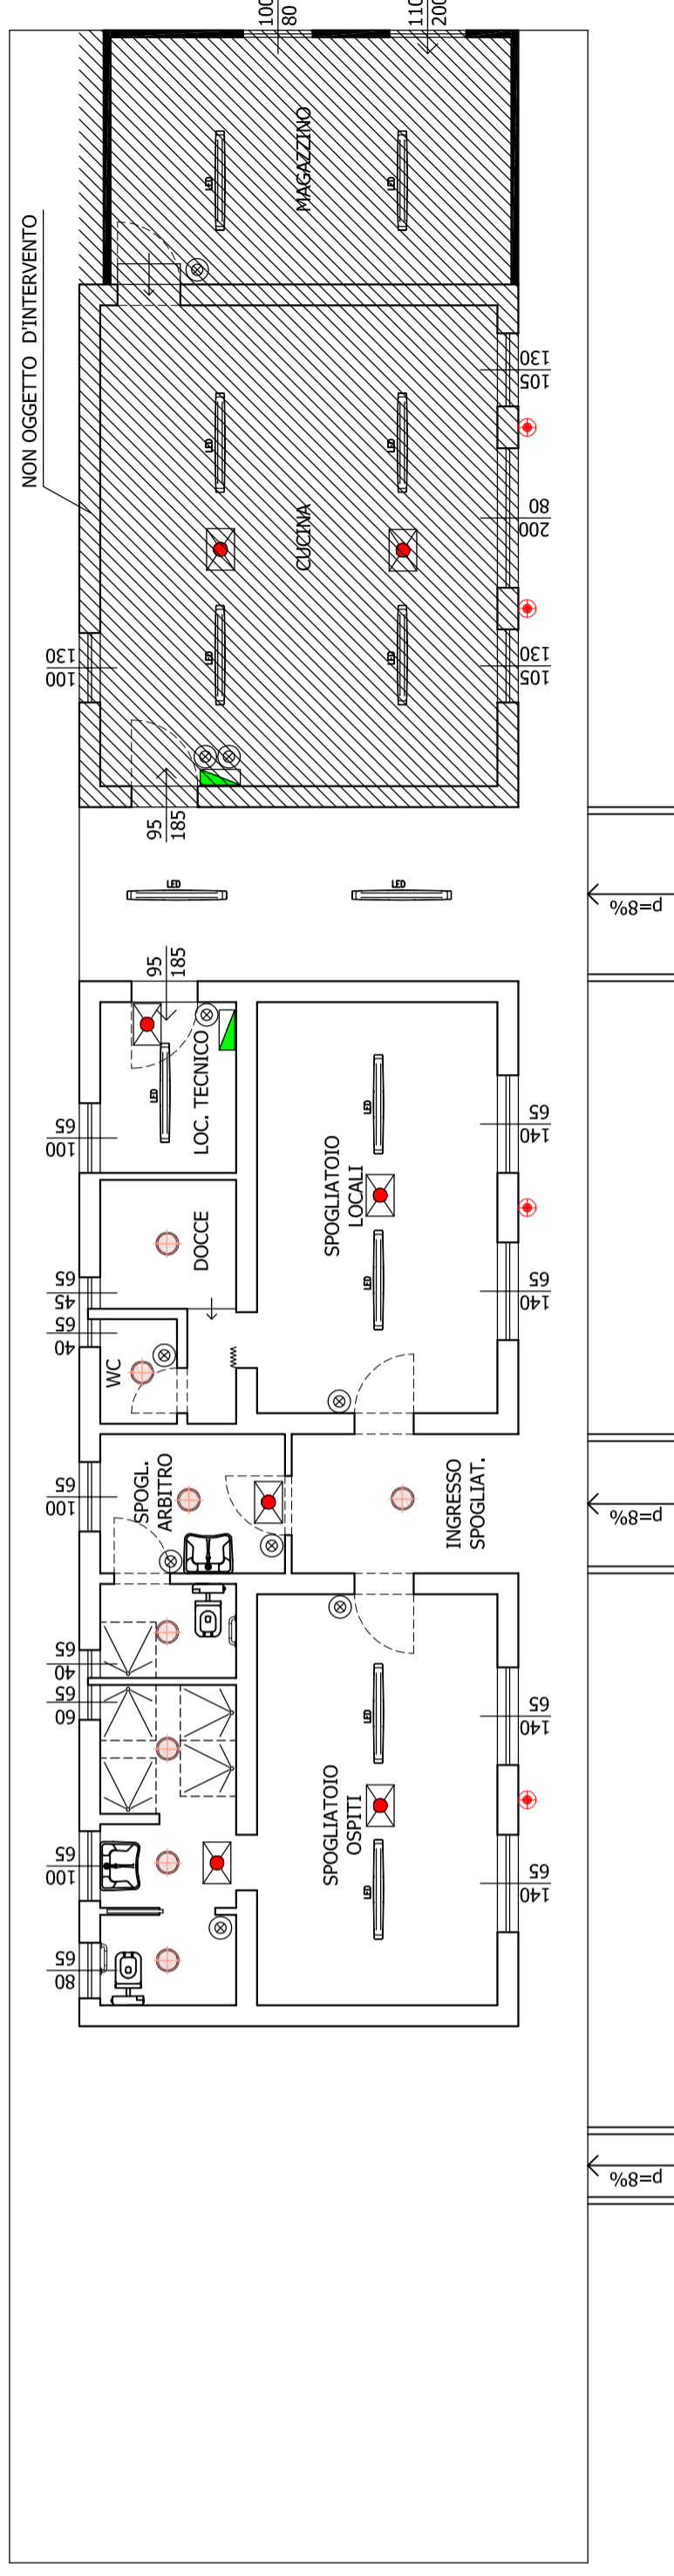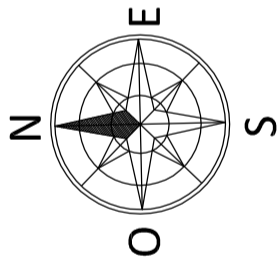

## LEGENDA SIMBOLI

	Punto di comando
	Pres a 2P+T 16A
	Pres a Dati o Telefonica
	Lampada autoalimentata SE
	Allaccio utenza fissa o prese
	Faro a LED da incasso o plafone
	Faro a LED a parete
	Dispersore intenzionale a croce
	Quadro elettrico
	Plafoniera LED